


PLANTA BAJA  
ESC 1/50

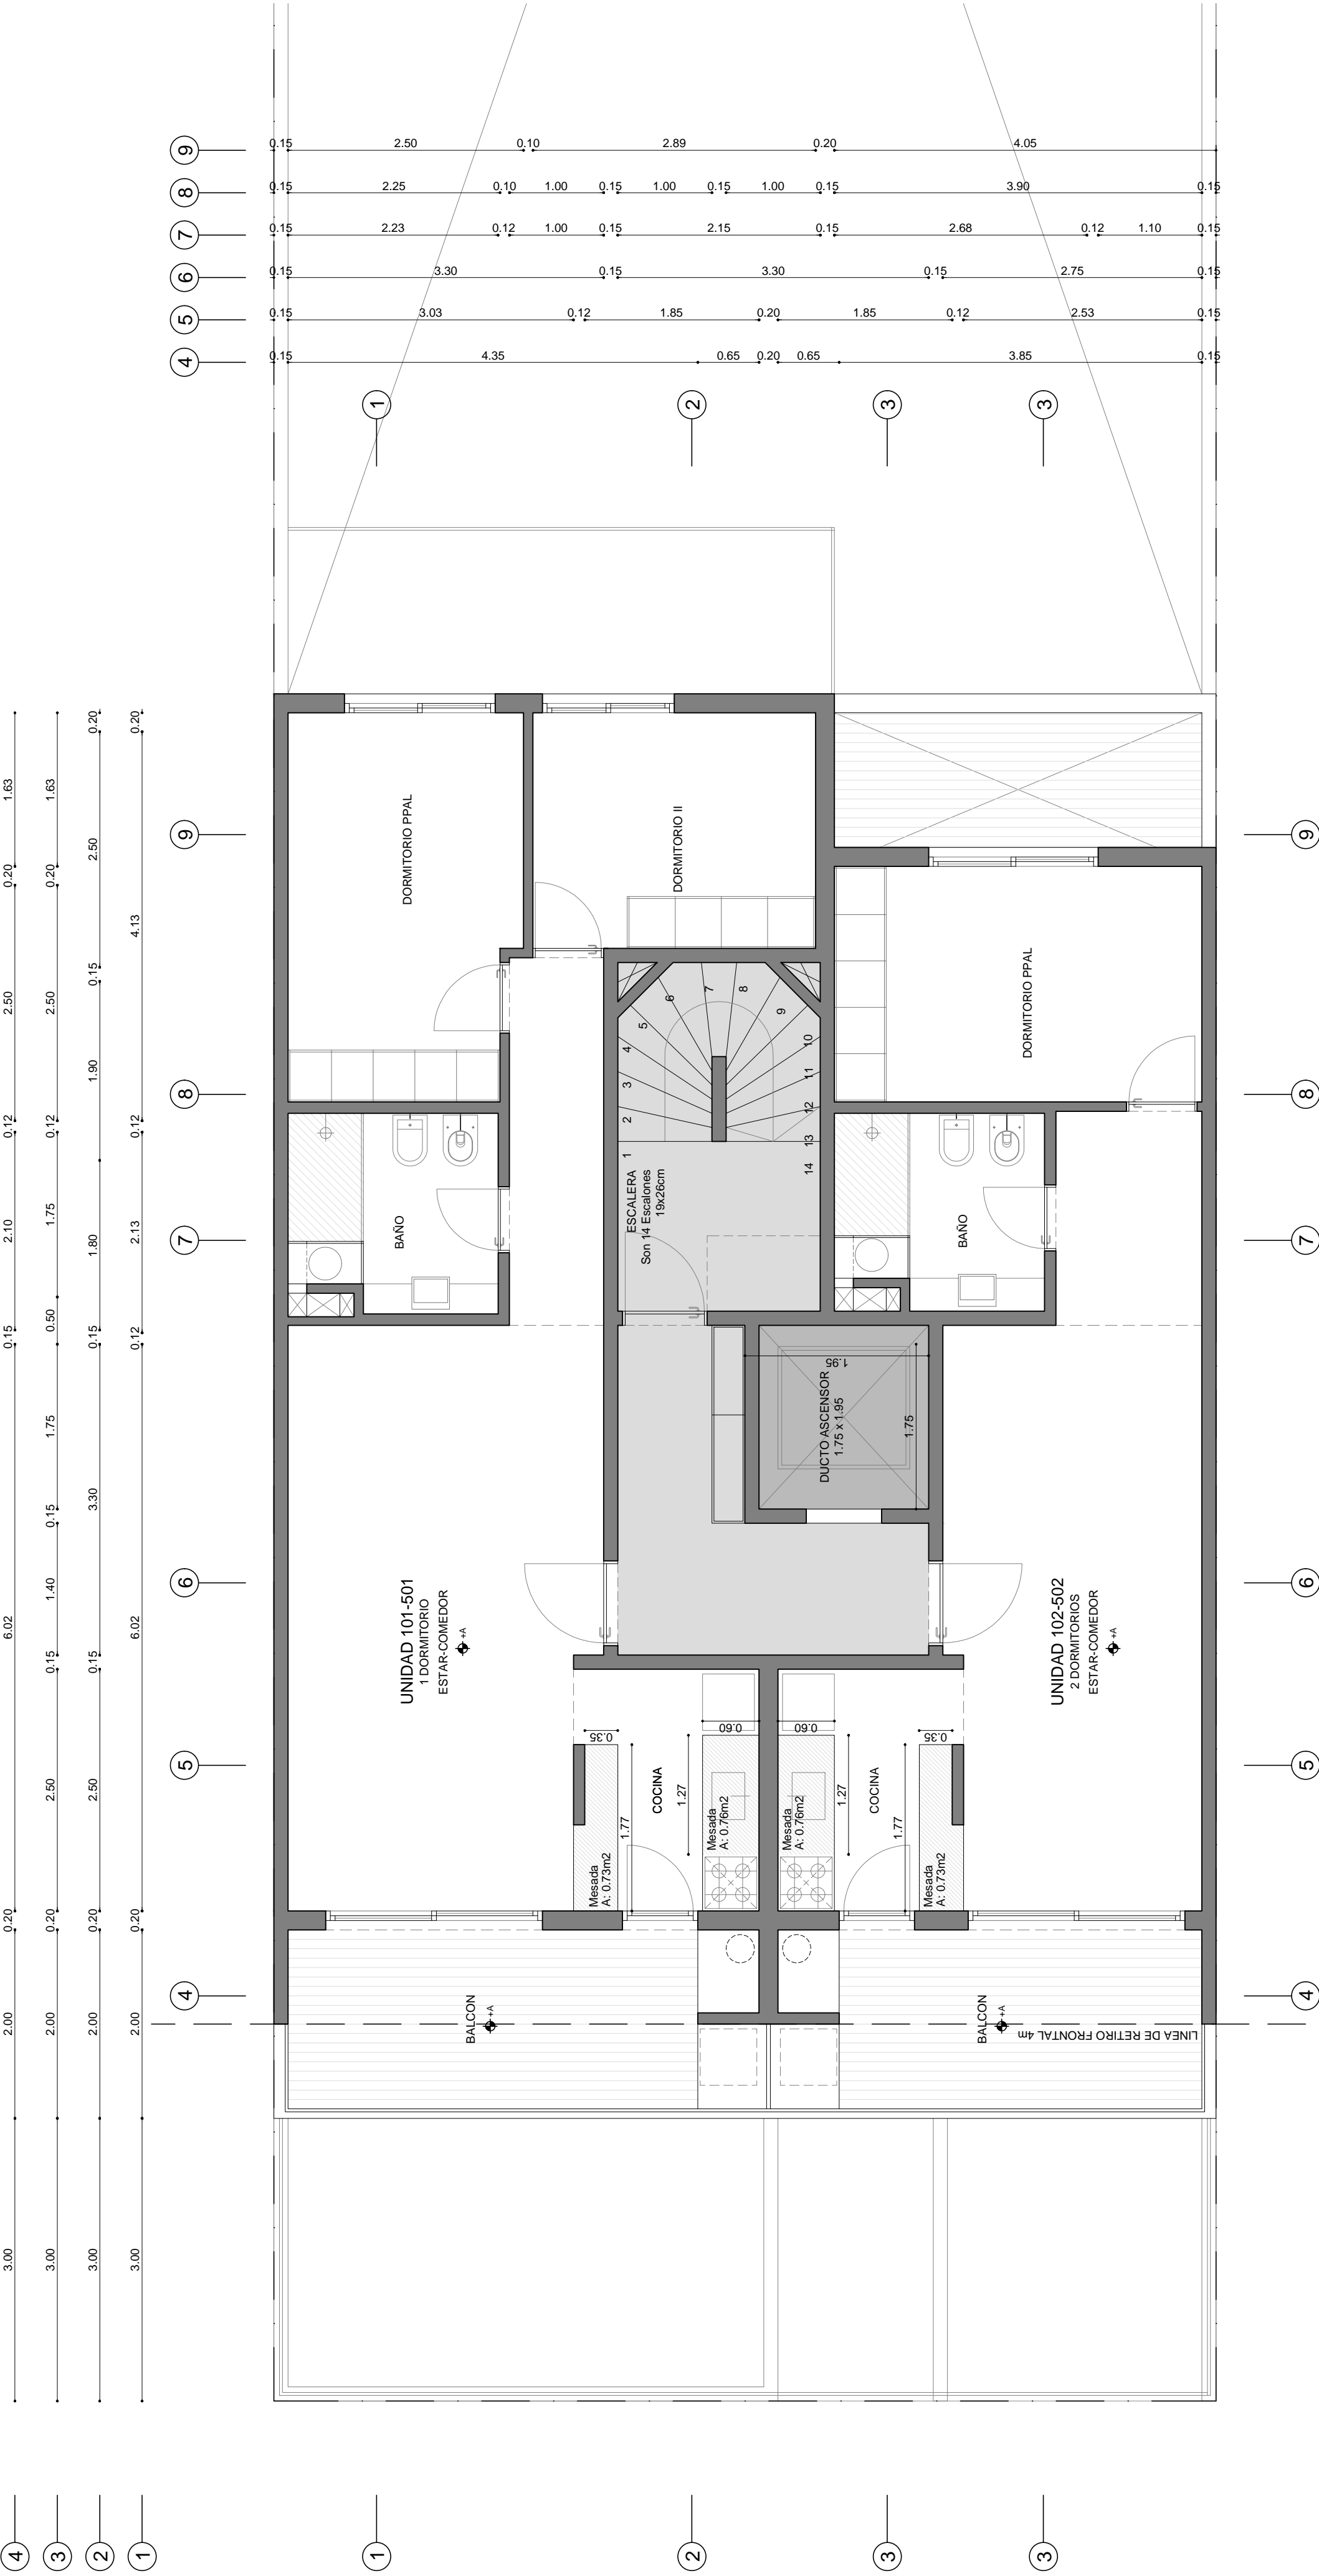

PLANTA TIPO  
ESC 1/50

ANV			
OBRA:		VIVIENDA COLECTIVA	
UBICACION:		JUAN RAMON GOMEZ 3030	PADRON: 87831
PROPIETARIO:		ADRIENEL SA	CONCEPTO:
TECNICO:		ARQ. PABLO SICA	OBRA NUEVA
INSTALADOR:		ING. ALEJANDRO CURCIO	REGIMEN:
NIVEL:		PLANTAS	PROPIEDAD HORIZONTAL
FECHA:		JUNIO 2019	ESCALA: 1:50