


INSTALACIÓN ELÉCTRICA - TIPOLOGÍA_2D

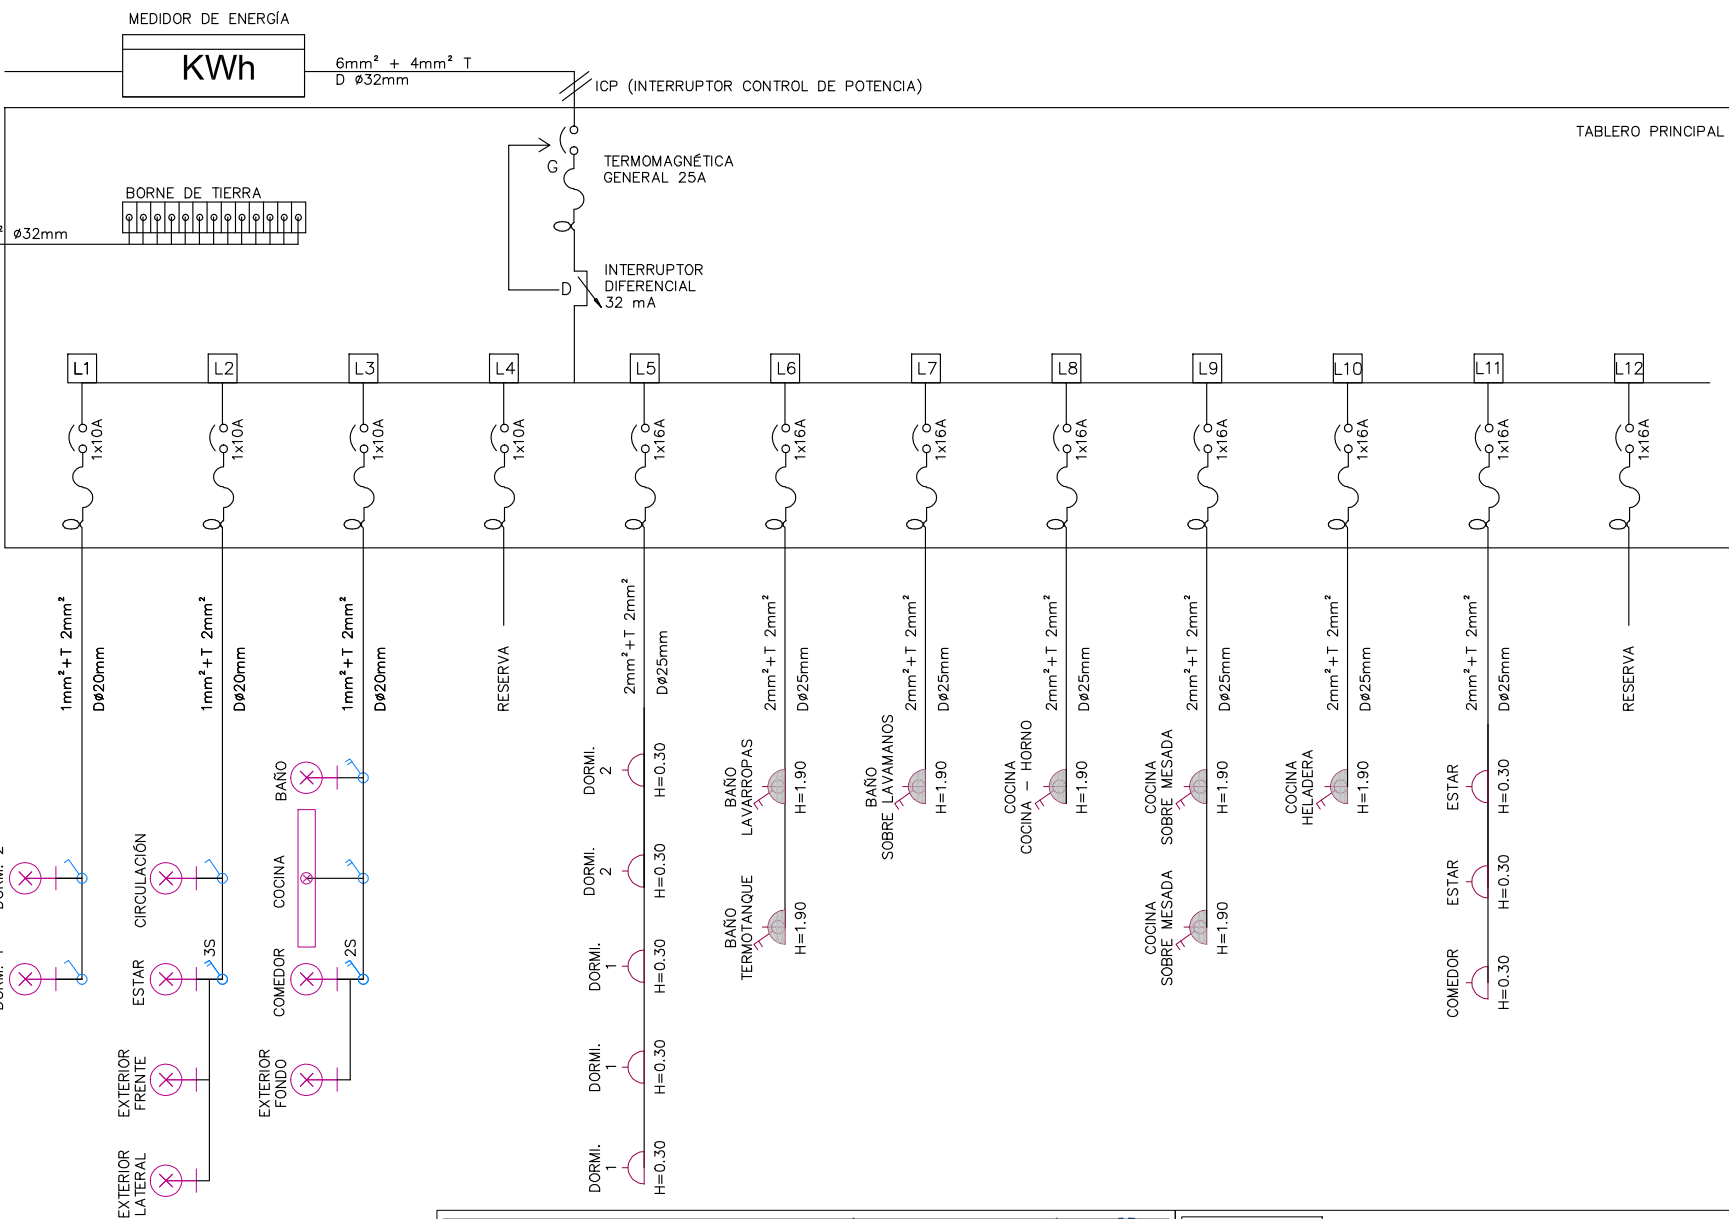

Ministerio
de Vivienda
y Ordenamiento Territorial

"Que los más infelices sean los más privilegiados" Gral. José Gervasio Artigas

JUNTOS
Plan de Integración
Socio-Habitacional



LÁMINA

EL-03

CONTENIDO

INST.ELÉCTRICA- UNIFILAR
TIPOLOGÍA 2D - 51m²

ESCALA

1/50

FECHA

JUNIO_2022