





PROYECTO URBANO

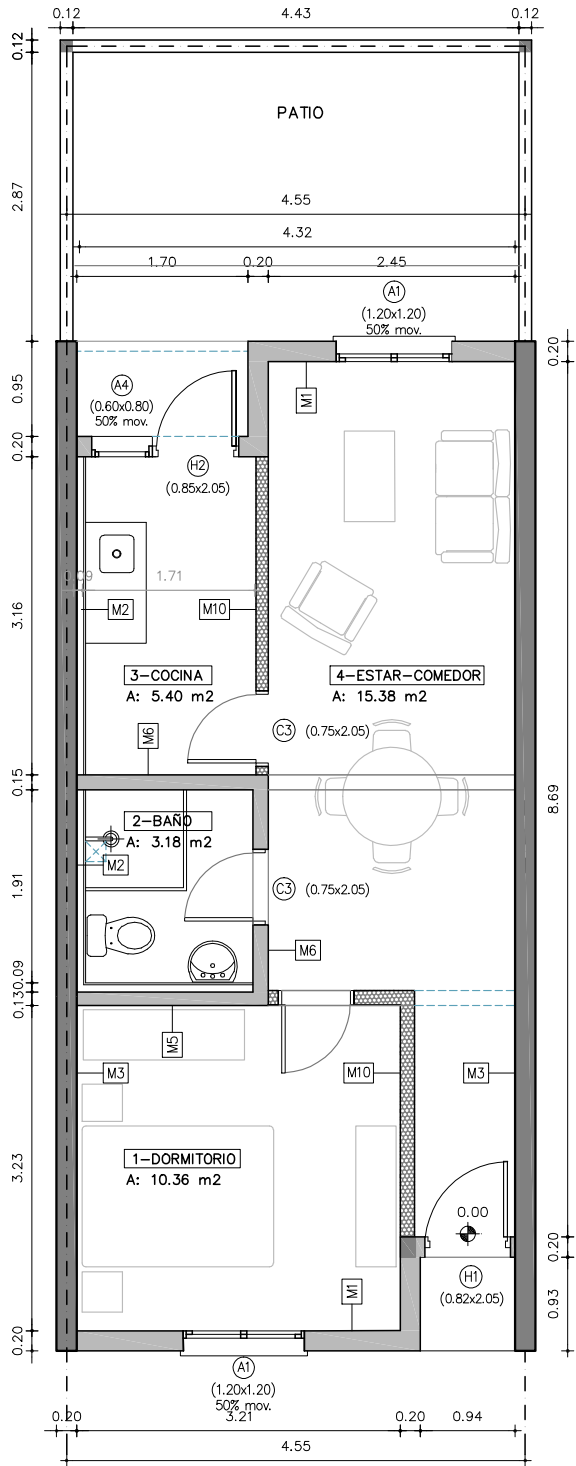

PLANTA BAJA

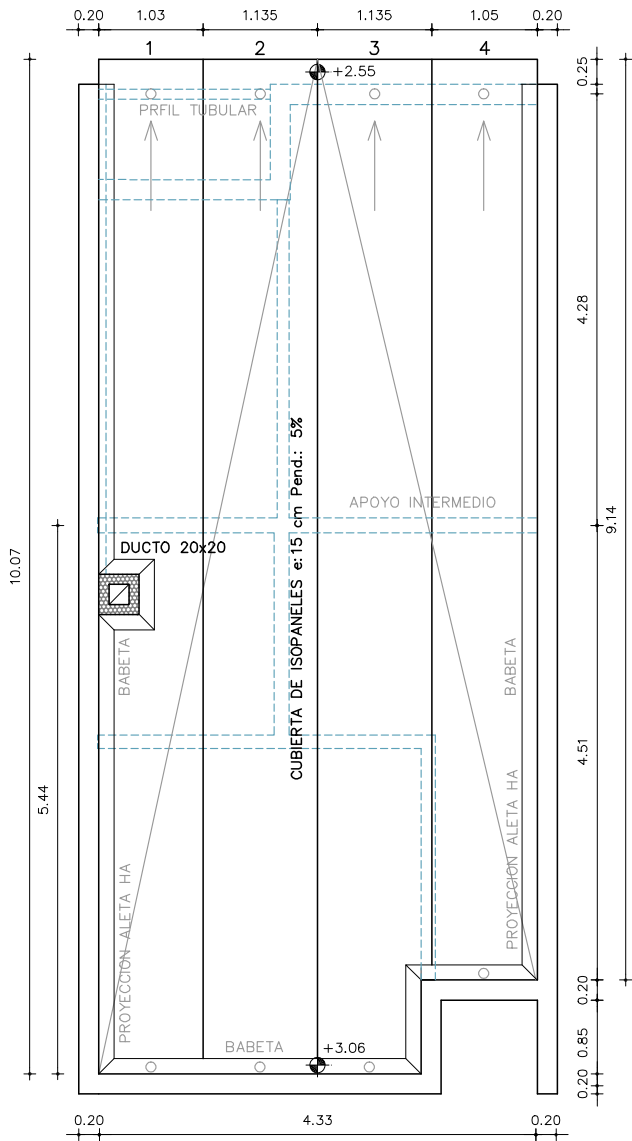

PLANTA TECHOS

NOTA: TIPOLOGIA 1 PLANTA 1D INTERNA C/PATIO, SUP.: 43 M2



PROVINCIA ORIENTAL

 
MONTEVIDEO

ALBAÑILERIA 1D u. 18 a la u. 24

PLANTAS - FACHADA

Unidad de Proyectos

A01



VIGUETAS Y BOVEDILLAS

juntos
Integración
Socio-Habitacional

PROC

MON

ALB

PLA

Unid

FOI



PROYECTO URBANO



REFERENCIAS:		
	C.I.	CAMARA DE INSPECCION C/SIFÓN 60 X 60 cm / PROFUNDIDAD MENOR O IGUAL A 1 m
	C.I.	CAMARA DE INSPECCION 60 X 60 cm / PROFUNDIDAD MENOR A 1 m
	C.S.A.	CAMARA SIFONADA ABIERTA PVC
	P.P.T.	PILETA DE PATIO TAPADA MAMPOSTERIA / PARA PISO
	B.D.A.	BOCA DE DESAGUE ABIERTA MAMPOSTERIA / PARA PISO
	B.D.T.	BOCA DE PATIO TAPADA MAMPOSTERIA / PARA PISO
	R.P.	RECEPTÁCULO DE DUCHA PVC / 10 X 10
	I.G.	INTERCEPTOR DE GRASA PVC / I.G. INDIVIDUAL BAJO MARCO Y TAPA 40 X 40
	R.A.	REJILLA DE ASPIRACION PVC 50-110
	R.E.	REJILLA DE EVACUACIÓN PVC 50
	V.F.	VENTILACION FINAL PVC 50-110
	LL.C.	LLAVE DE CORTE SEGÓN MEMORIA
	CS.	CANILLA DE SERVICIO SEGÓN MEMORIA
	M.A.	MEDIDOR DE AGUA OSE
	A.C.	ABASTECIMIENTO AGUA CALIENTE - TERMOFUSIÓN
	A.F.	ABASTECIMIENTO AGUA FRIA - TERMOFUSIÓN
	Cal.	CALENTADOR DE AGUA TERMOTANQUE



Ministerio
de Vivienda
y Ordenamiento Territorial



JUNTOS
Integración
Socio-Habitacional



ENTRE TODOS
SISTEMA PÚBLICO
DE VIVIENDA

“Que los más infelices sean los más privilegiados” Gral. José Gervasio Artigas

NOMBRE DE OBRA

PROVINCIA ORIENTAL

UBICACIÓN

MONTEVIDEO

PLANO

ALBAÑILERIA 1D u. 18 a la u. 24

GRÁFICO

PLANTAS

PRODUCCIÓN

Unidad de Proyectos

ESCALA



1:75



LAMINA

FECHA

Oct./24

S01

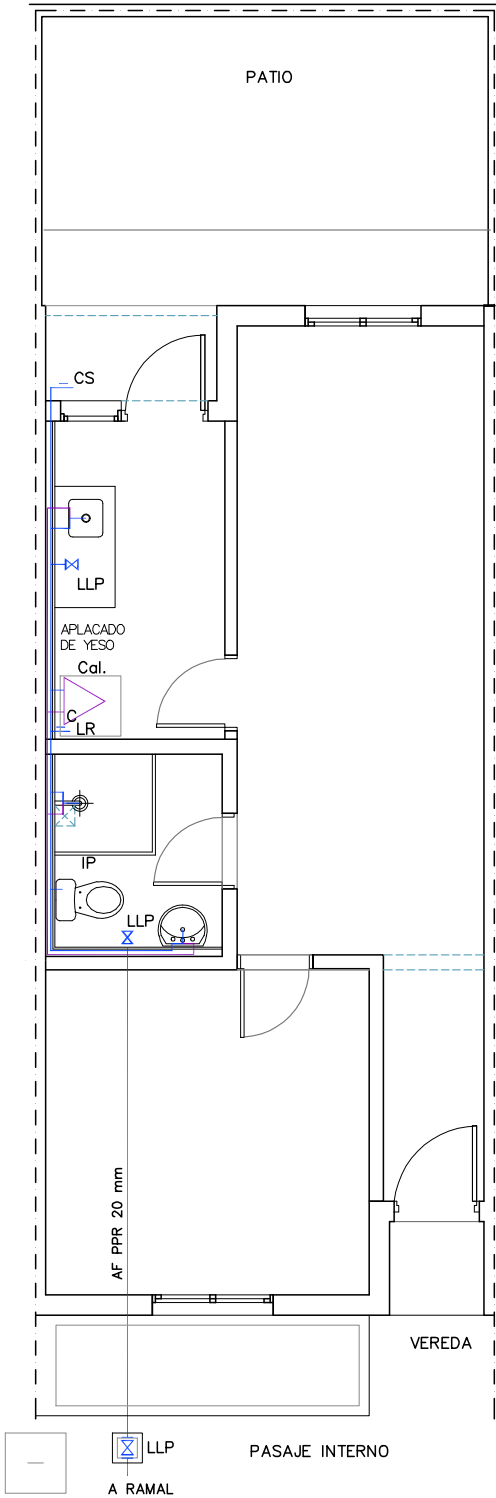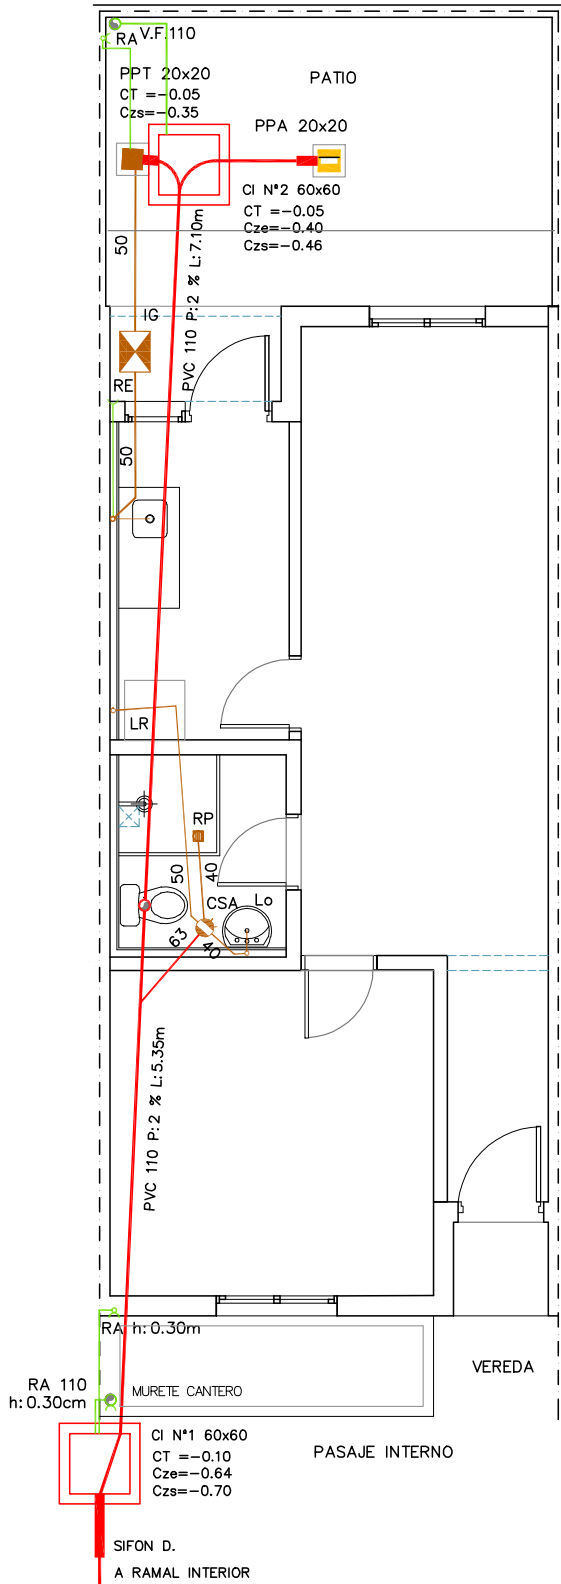

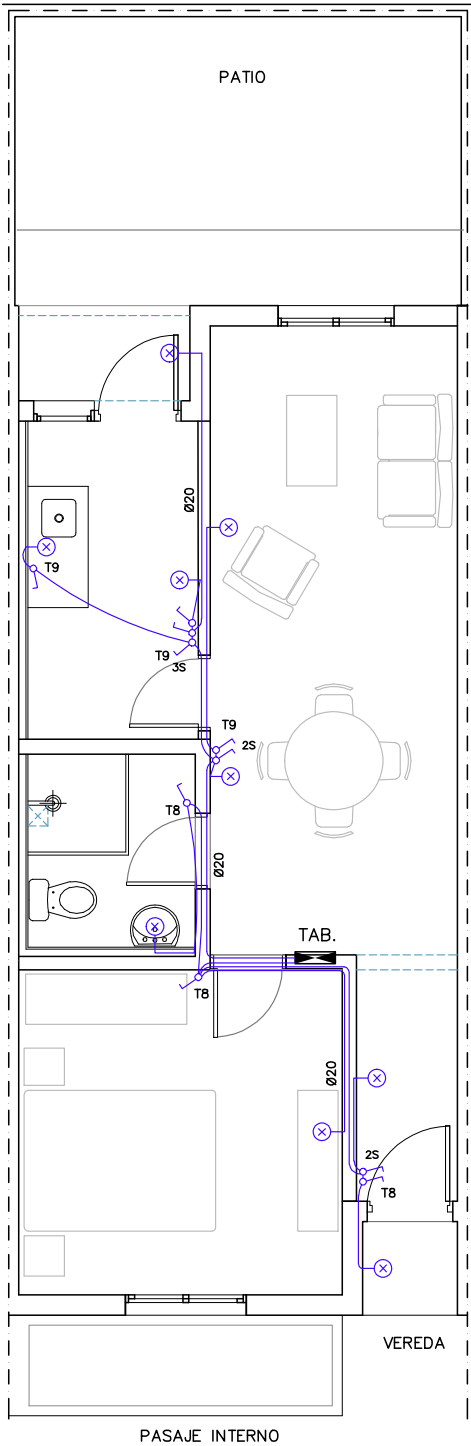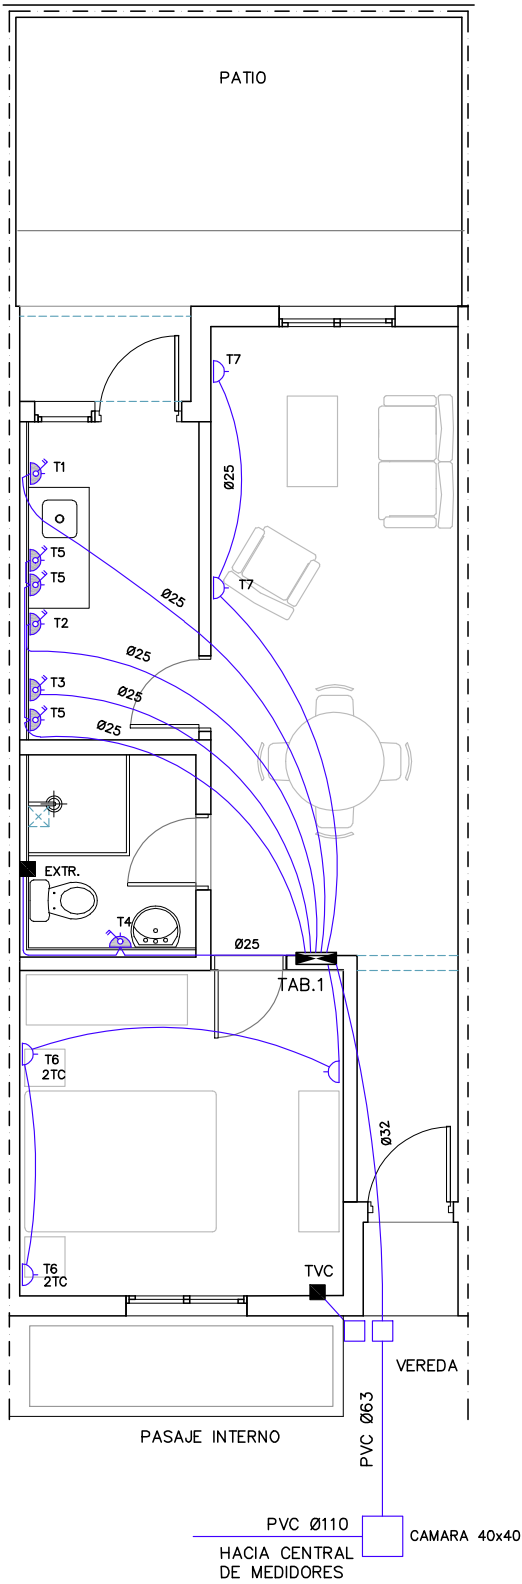

PROYECTO URBANO



REFERENCIAS:

	TABLERO INST. ELECTRICA
	CAJA DE BRAZO
	CAJA DE CENTRO
	DESCARGA A TIERRA
	TOMACORRIENTE 3 EN LINEA
	TOMACORRIENTE CON LLAVE
	TOMACORRIENTE SCHUKO C/LLAVE BIPOLAR
	INTERRUPTOR UNIPOLAR
	INTERRUPTOR UNIPOLAR 2 o 3 Secciones
	CAJA BRAZO PREVISIÓN EXTRACTOR h: 2.30m

PROVINCIA ORIENTAL


UBICACIÓN
MONTEVIDEO




PLANO
ALBAÑILERIA 1D u. 18 a la u. 24

GRÁFICO
PLANTAS
PRODUCCIÓN
Unidad de Proyectos

ESCALA
1:75
FECHA
Oct./24

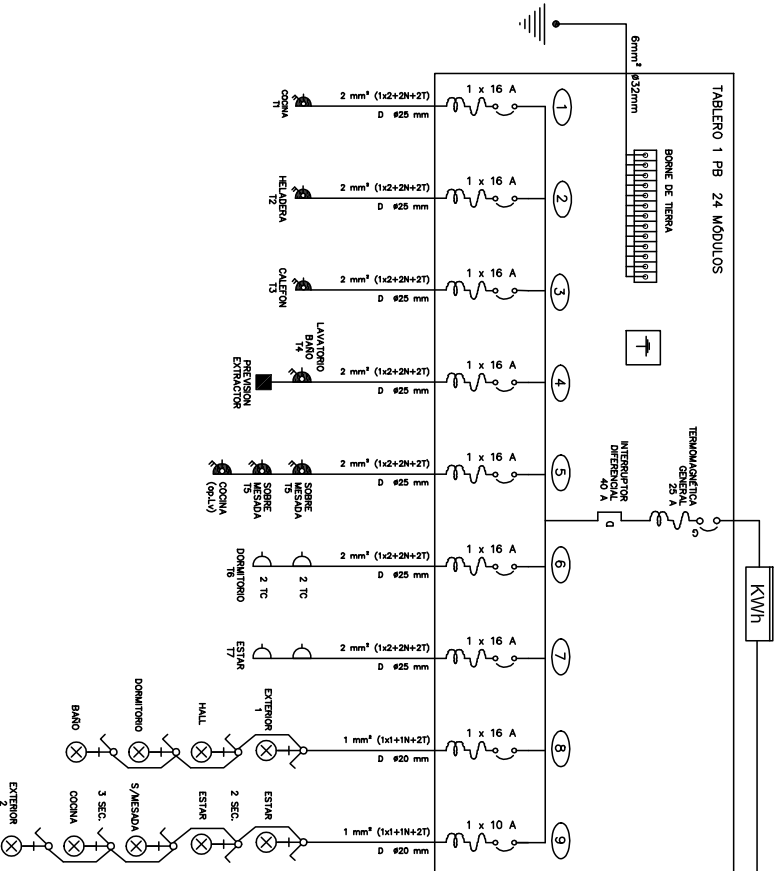LAMINA
EL01



 Ministerio de Vivienda y Ordenamiento Territorial		 JUNTOS Integración Socio-Habitacional		 SISTEMA NACIONAL de Vivienda Pública	
Que los más inteligentes sean los más privilegiados" Gral. José Gervasio Artigas.					
PROVINCIA ORIENTAL					
MONTEVIDEO					
PLANO					
ALBAÑILERIA 1D u. 18 a la u. 24					
GRÁFICO		ESCALA		FECHA	
UNIFILAR		1:75		Oct/24	
PRODUCCIÓN		LÁMINA			
Unidad de Proyectos		EL02			