




PROYECTO URBANO

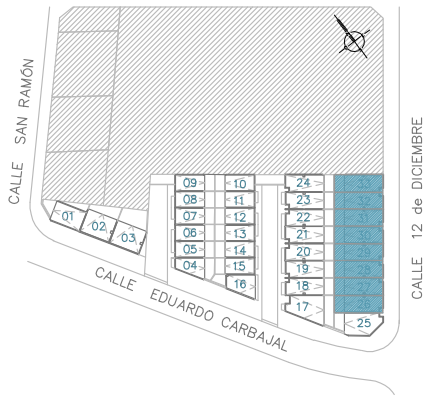


CALLE 12 de DICIEMBRE

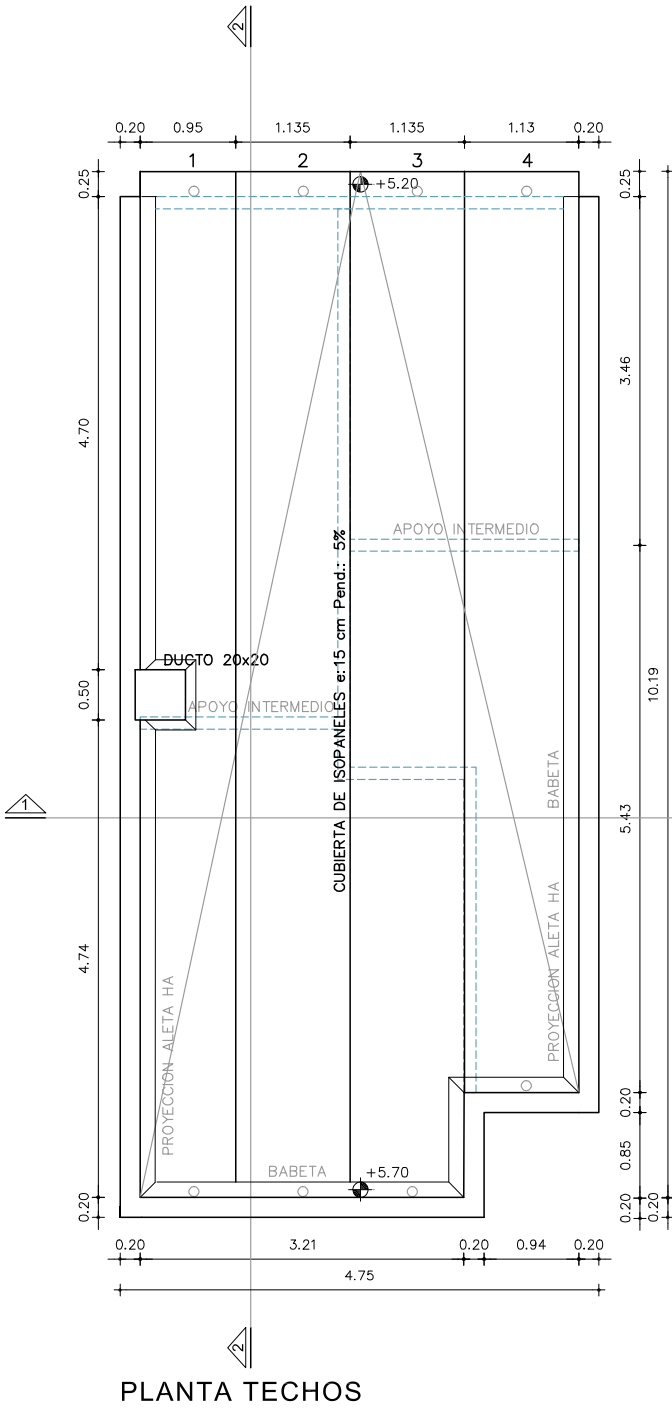

PLANTA TECHOS

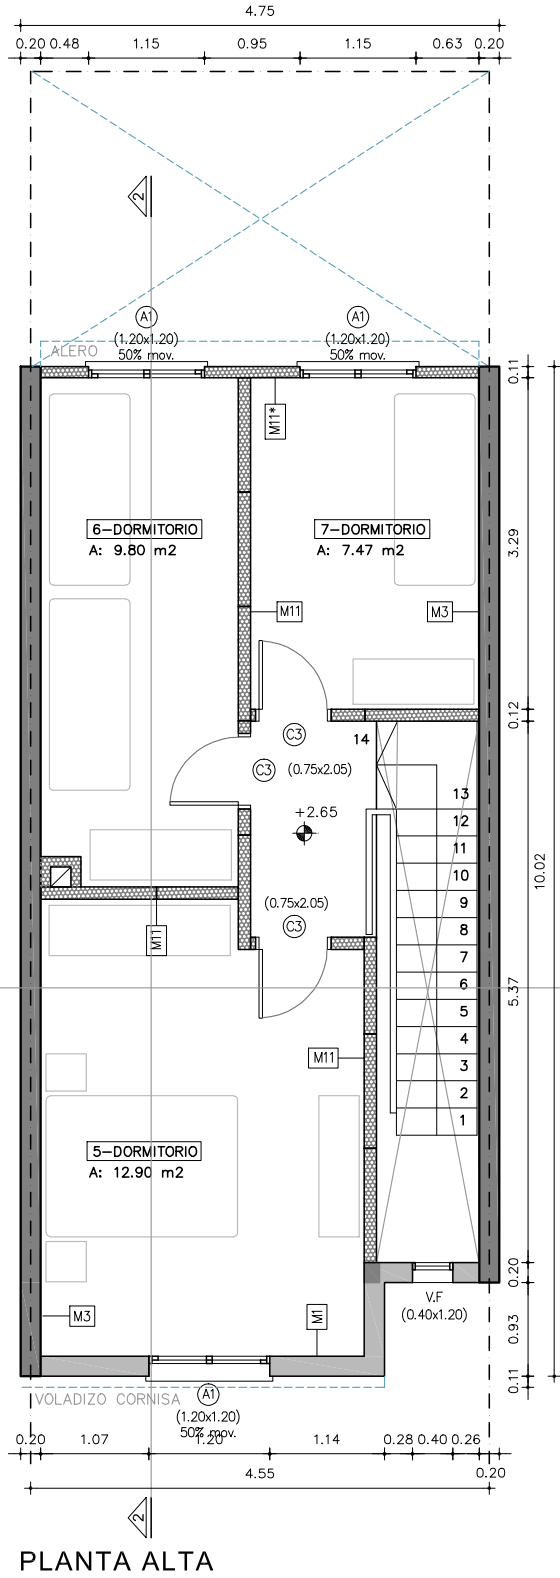

PLANTA ALTA

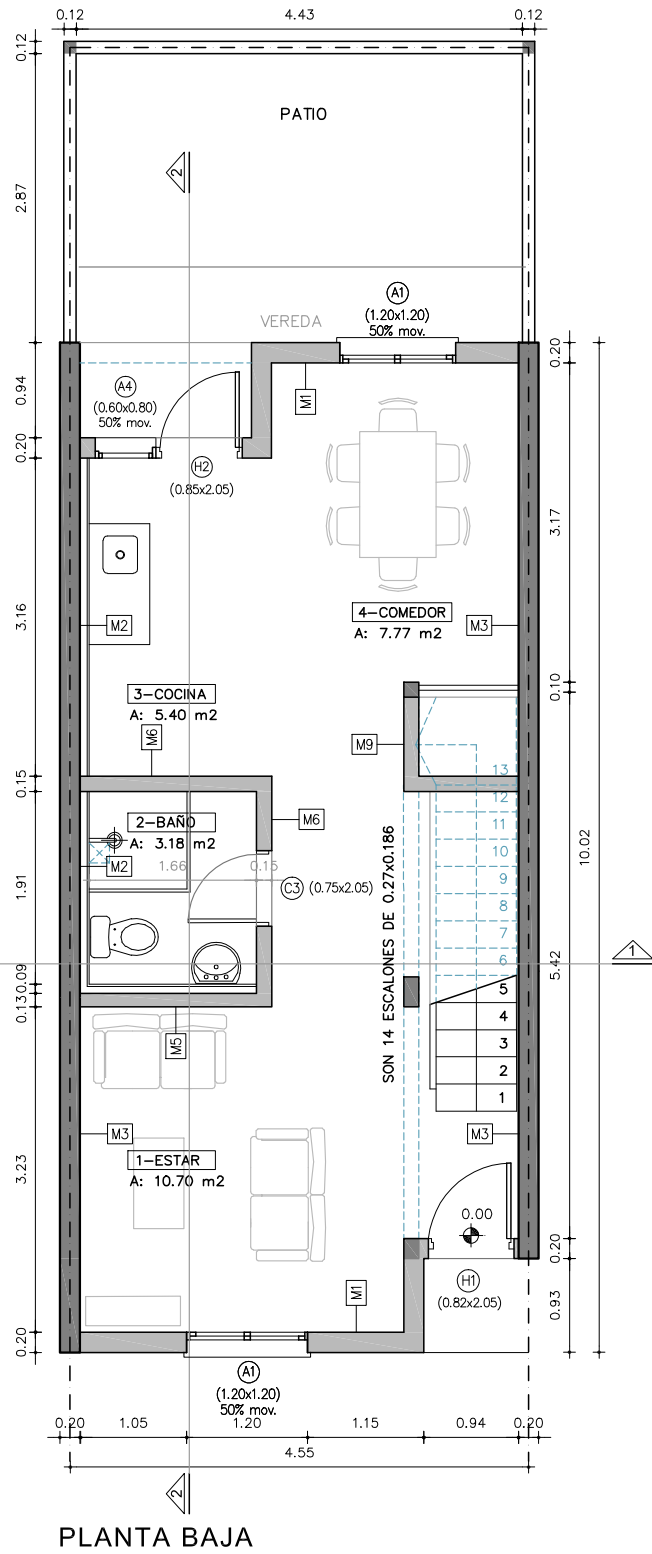

PLANTA BAJA

NOTA: TIPOLOGIA DUPLEX 3D PERIMETRAL C/PATIO, SUP.: 82 M2



Ministerio
de Vivienda
y Ordenamiento Territorial



JUNTOS
Integración
Socio-Habitacional



ENTRE TODOS
SISTEMA PÚBLICO
DE VIVIENDA

“Que los más infelices sean los más privilegiados” Gral. José Gervasio Artigas

NOMBRE DE OBRA

PROVINCIA ORIENTAL

UBICACIÓN

MONTEVIDEO

PLANO

ALBAÑILERIA 3D u. 26 a 33

GRÁFICO

PLANTAS

PRODUCCIÓN

Unidad de Proyectos

ESCALA

1:75

FECHA


Set./24

LAMINA


A01



PROYECTO URBANO

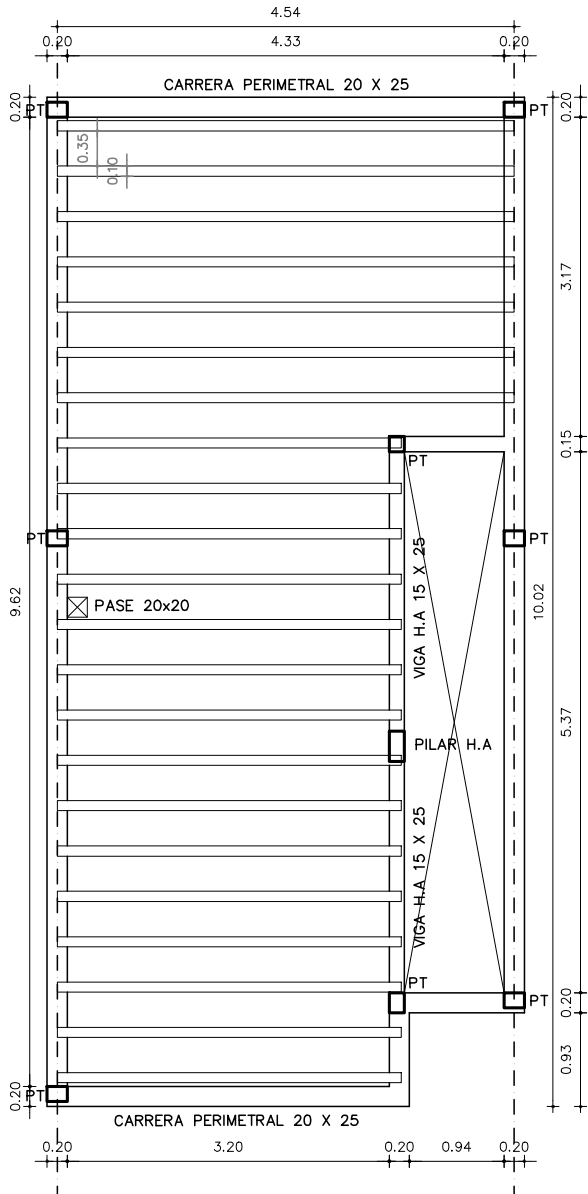

ENTREPISO

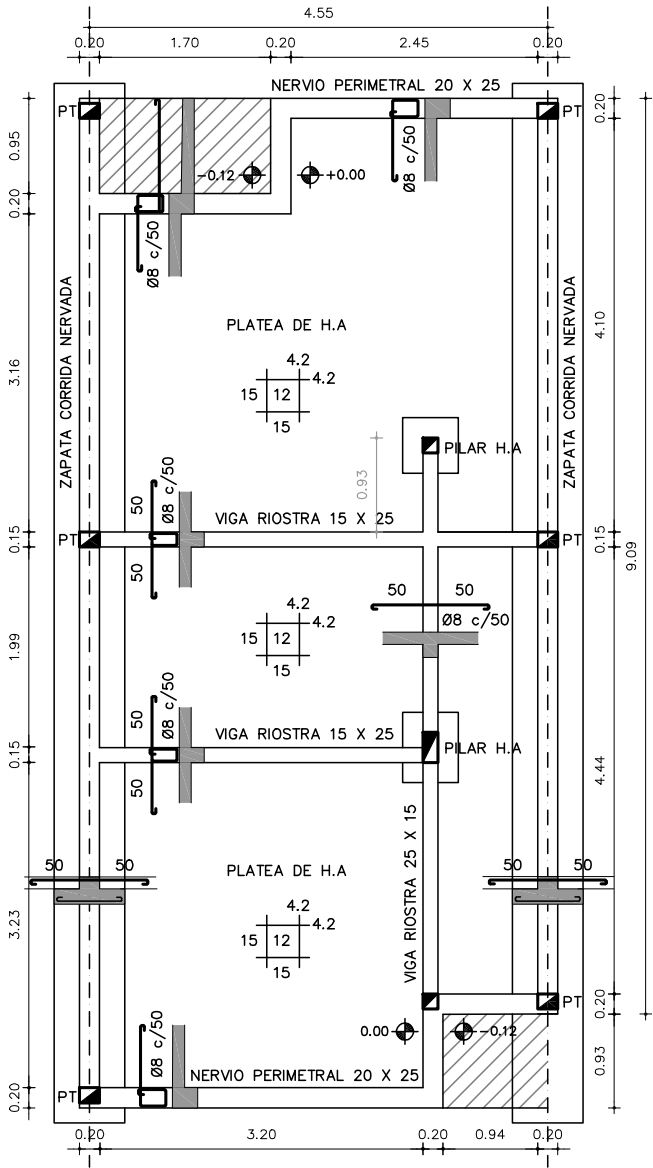

CIMENTACIÓN

NOTA: EJEMPLO ESQUEMA ENRTEPISO PREFABRICADO MEDIANTE VIGUETAS Y BOVEDILLAS



Ministerio
de Vivienda
y Ordenamiento Territorial



JUNTOS
Integración
Socio-Habitacional



ENTRE TODOS
SISTEMA PÚBLICO
DE VIVIENDA

“Que los más infelices sean los más privilegiados” Gral. José Gervasio Artigas

NOMBRE DE OBRA

PROVINCIA ORIENTAL

UBICACIÓN

MONTEVIDEO

PLANO

ESTRUCTURA 3D u. 26 a 33

GRÁFICO

PLANTAS

PRODUCCIÓN

Unidad de Proyectos

ESCALA


1:75

FECHA


Set./24

LÁMINA

E01

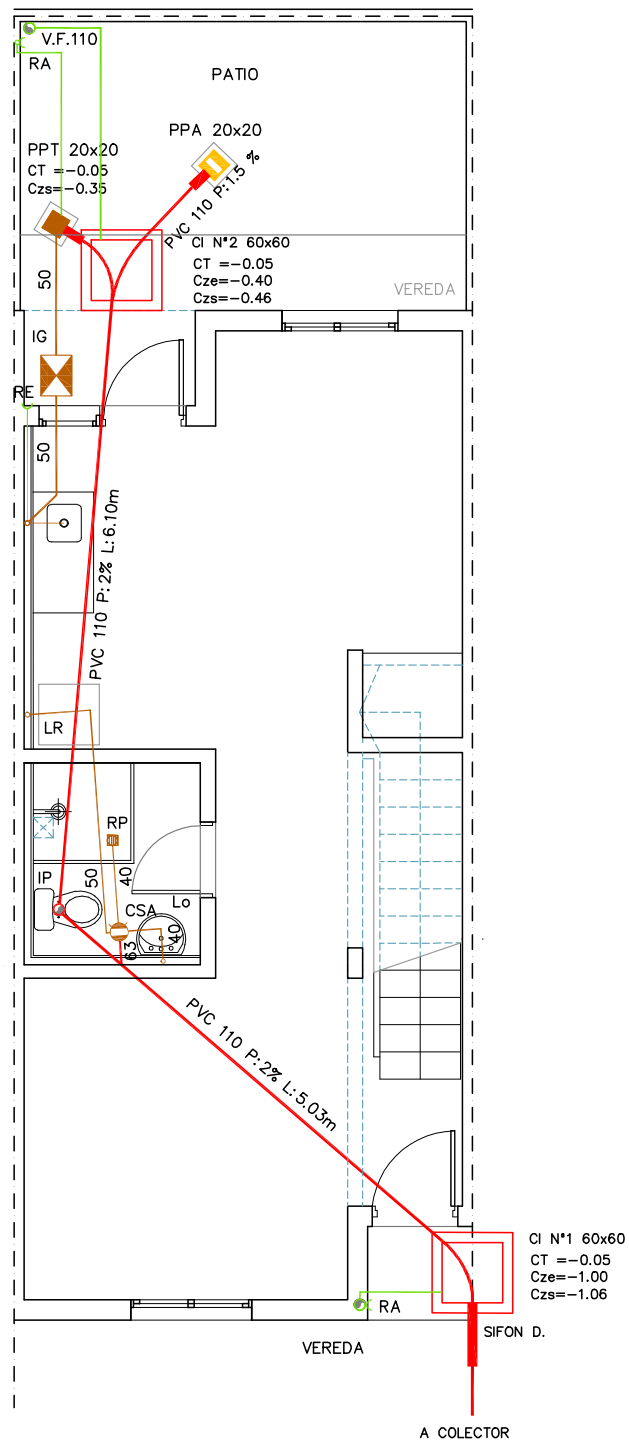


SANITARIA DESAGUES

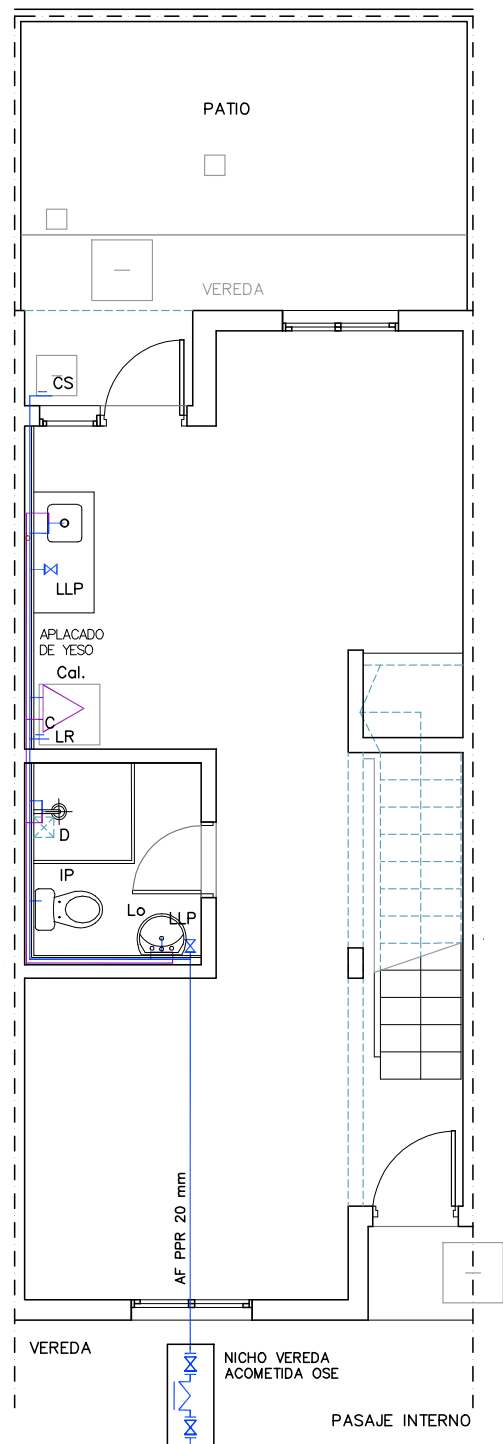

SANITARIA ABASTECIMIENTO

PROYECTO URBANO

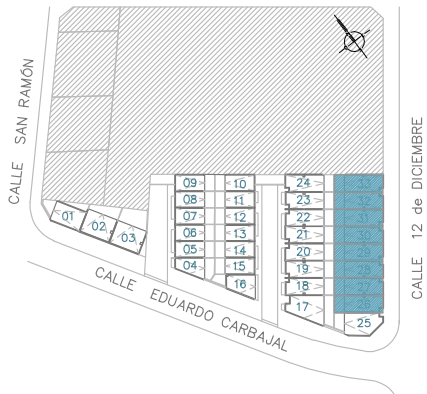

REFERENCIAS:

	C.I.	CAMARA DE INSPECCION C/SIFÓN
	C.I.	CAMARA DE INSPECCION
	C.S.A.	CAMARA SIFONADA ABIERTA
	P.P.T.	PILETA DE PATIO TAPADA
	B.D.A.	BOCA DE DESAGUE ABIERTA
	B.D.T.	BOCA DE PATIO TAPADA
	R.P.	RECEPTÁCULO DE DUCHA
	I.G.	INTERCEPTOR DE GRASA
	R.A.	REJILLA DE ASPIRACION
	R.E.	REJILLA DE EVACUACIÓN
	V.F.	VENTILACION FINAL
	LL.C.	LLAVE DE CORTE
	CS.	CANILLA DE SERVICIO
	M.A.	MEDIDOR DE AGUA
	A.C.	ABASTECIMIENTO AGUA CALIENTE - TERMOFUSIÓN
	A.F.	ABASTECIMIENTO AGUA FRIA - TERMOFUSIÓN
	Cal.	CALENTADOR DE AGUA TERMOTANQUE



Ministerio
de Vivienda
y Ordenamiento Territorial



“Que los más infelices sean los más privilegiados” Gral. José Gervasio Artigas

NOMBRE DE OBRA

PROVINCIA ORIENTAL

UBICACIÓN

MONTEVIDEO

PLANO

INST. SANITARIA 3D u. 26 a 33

GRÁFICO

PLANTAS

PRODUCCIÓN

Unidad de Proyectos

ESCALA


1:75

FECHA


Set./24

LAMINA


S01

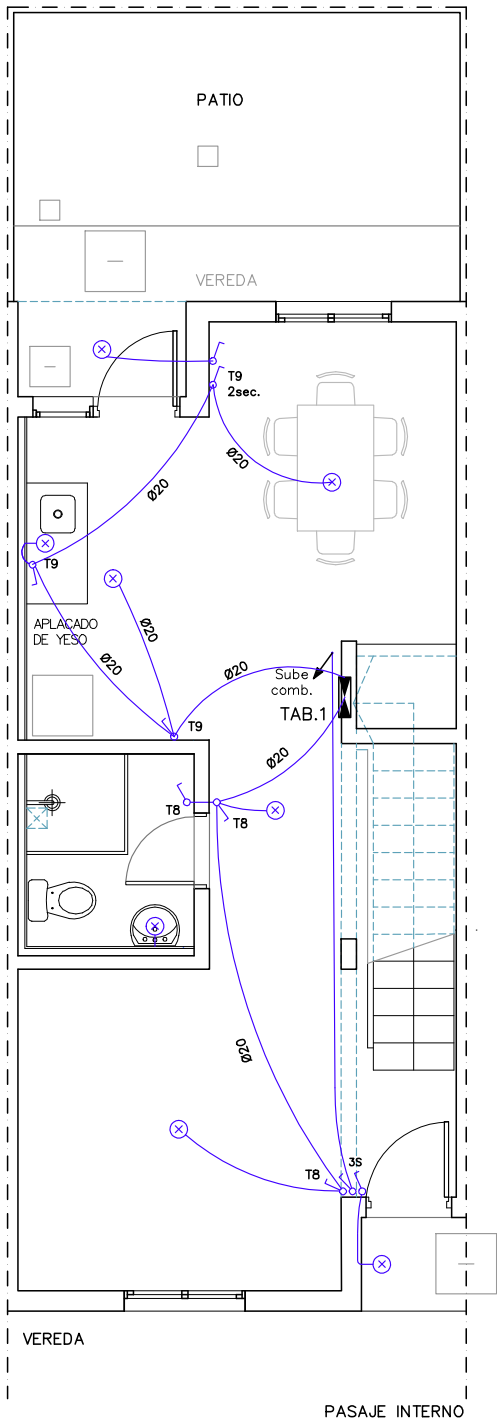


ELÉCTRICA ILUM. PB.

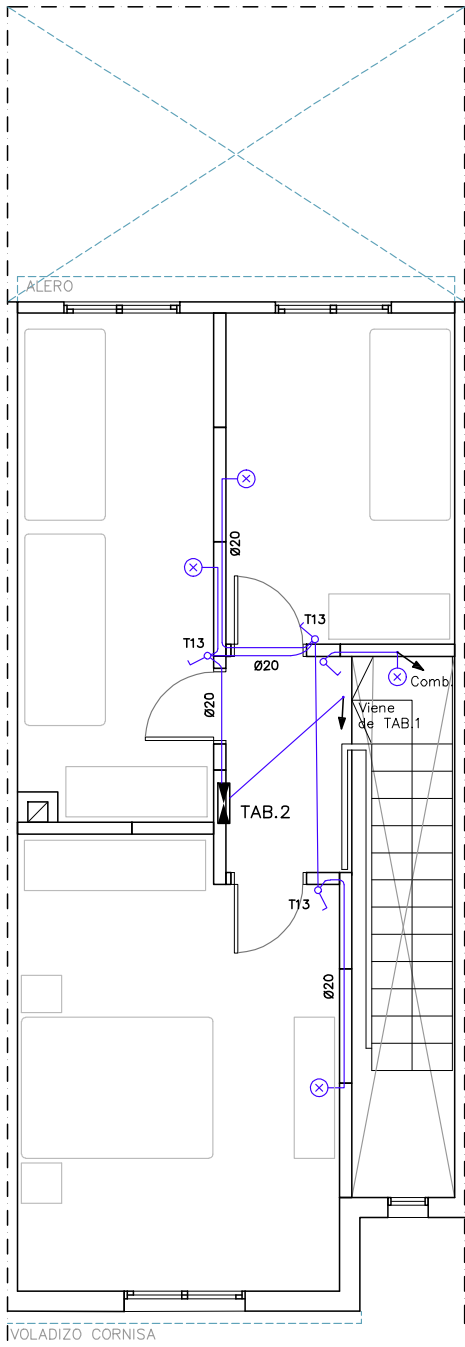

ELÉCTRICA ILUM. PA.

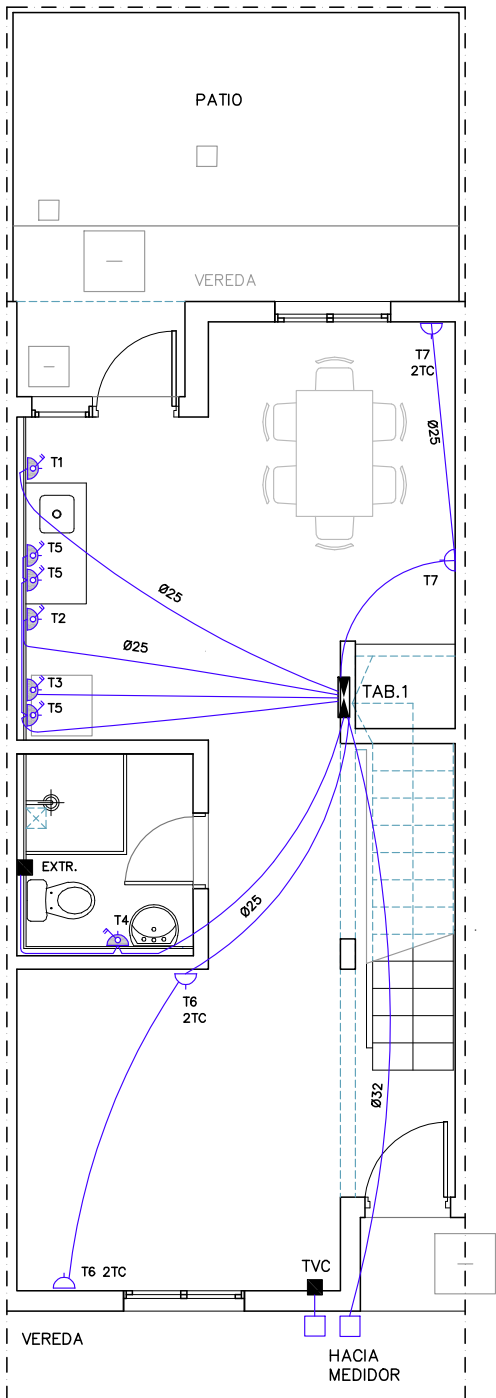

ELÉCTRICA TC. PB

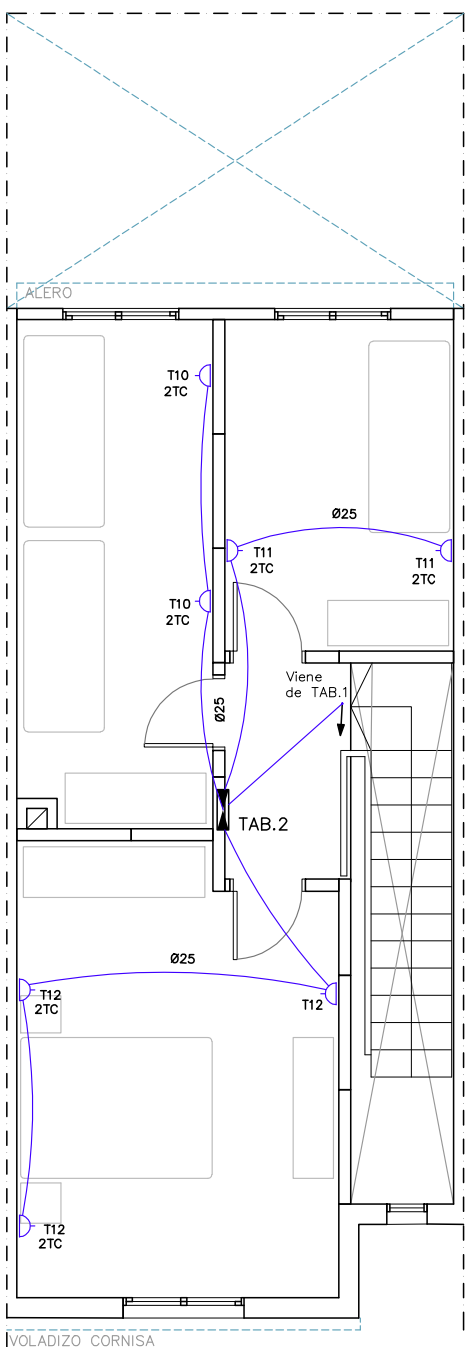

ELÉCTRICA TC. PA

PROYECTO URBANO



REFERENCIAS:

	TABLERO INST. ELECTRICA
	CAJA DE BRAZO
	CAJA DE CENTRO
	DESCARGA A TIERRA
	TOMACORRIENTE 3 EN LINEA
	TOMACORRIENTE CON LLAVE
	TOMACORRIENTE SCHUKO C/LLAVE BIPOLAR
	INTERRUPTOR UNIPOLAR
	INTERRUPTOR UNIPOLAR
	INTERRUPTOR UNIPOLAR 2 o 3 Secciones
	CAJA BRAZO PREVISIÓN EXTRACTOR h:2.30m



Ministerio
de Vivienda
y Ordenamiento Territorial



"Que los más infelices sean los más privilegiados" Gral. José Gervasio Artigas

NOMBRE DE OBRA

PROVINCIA ORIENTAL

UBICACIÓN

MONTEVIDEO

PLANO

INST. ELECTRICA 3D u. 26 a 33

GRÁFICO

PLANTAS

PRODUCCIÓN

Unidad de Proyectos

ESCALA

1:75

LAMINA

FECHA

Set./24

EL01

