




INCLUYE MUROS Y TABIQUES

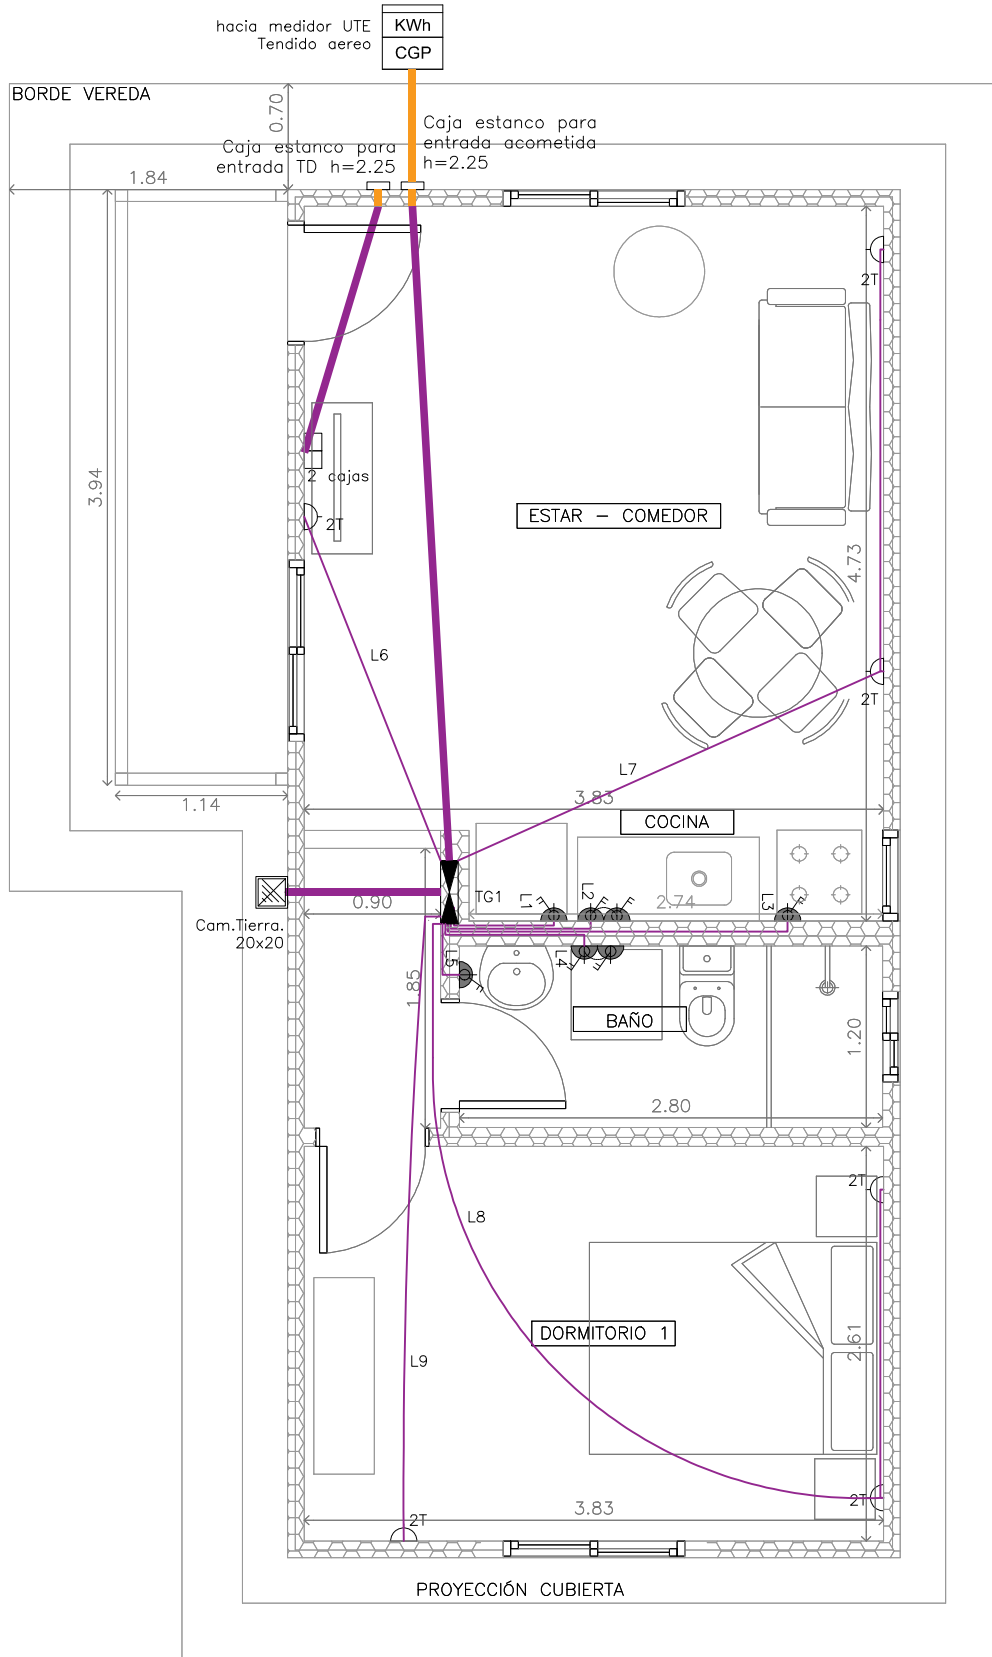

# PLANTA DE INST. ELÉCTRICA: TOMAS



MODALIDAD

OBRA NUEVA

GRÁFICO

INST. ELÉCTRICA  
TOMAS

FECHA REALIZADO  
01/4/25

FECHA ACTUALIZ.  
24/2/26

FECHA IMPRESO  
21/4/26

ESCALA  
1:50

1 DORMITORIO




Ministerio de Vivienda  
y Ordenamiento Territorial

SPV

Dirección Nacional  
de Integración  
Social y Urbana

Plan  
Juntos

# INST. ELÉCTRICA: UNIFILARES

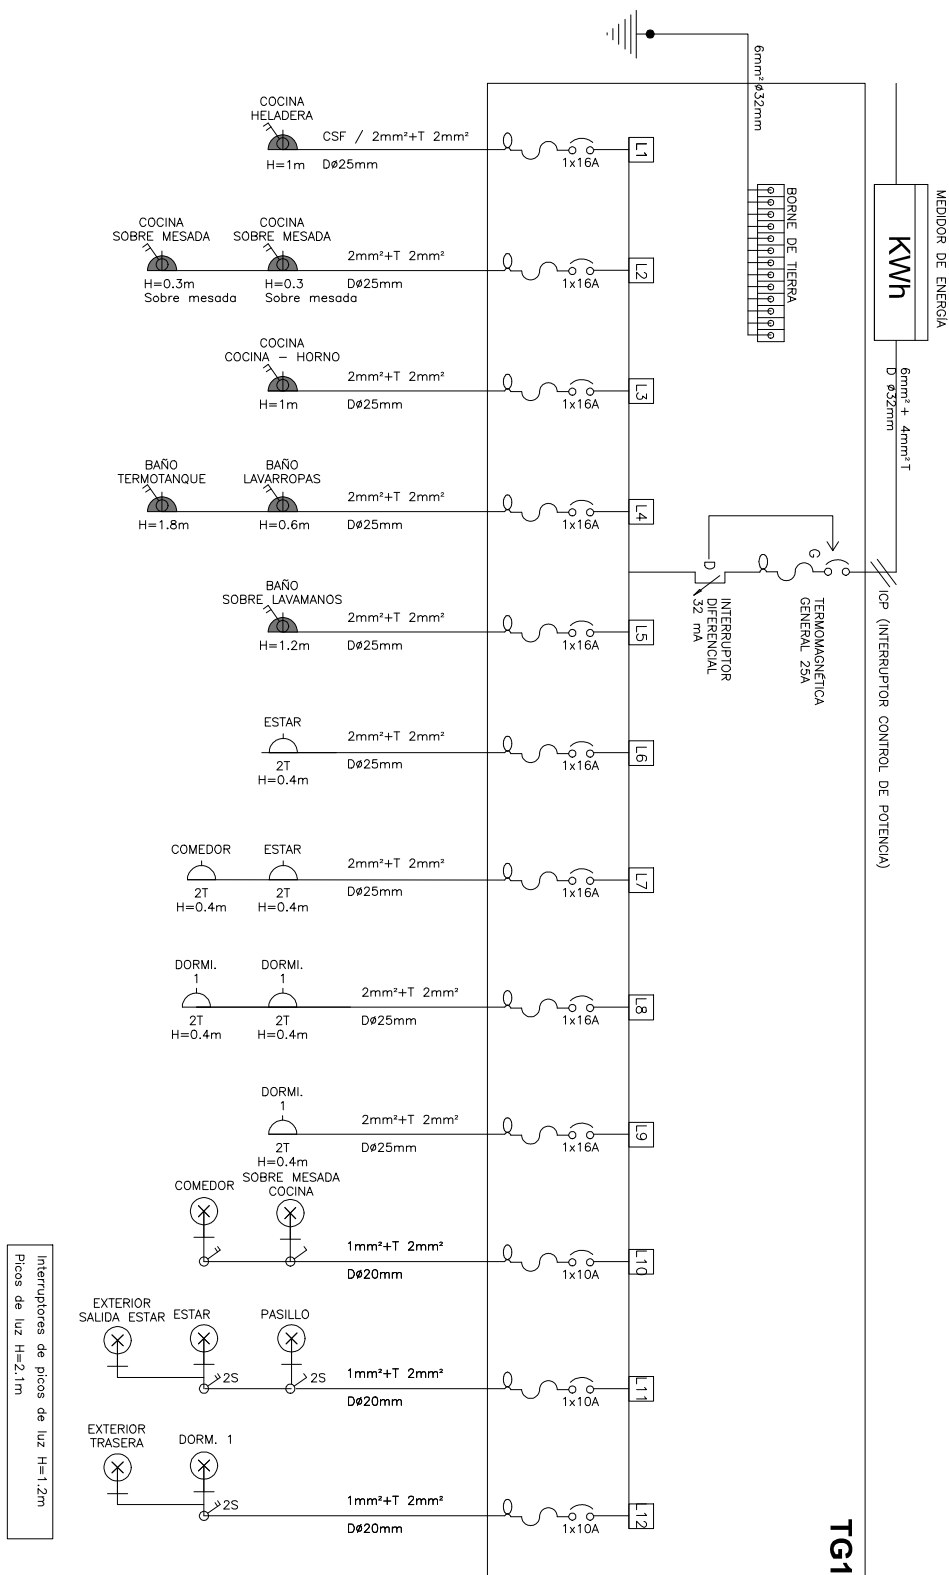

MODALIDAD

OBRA NUEVA

GRÁFICO

INST. ELÉCTRICA  
UNIFILAR

FECHA REALIZADO 01/4/25 FECHA ACTUALIZ. 24/2/26 FECHA IMPRESO 21/4/26


ESCALA  
n/c

1 DORMITORIO

PLANTA DE INST. ELÉCTRICA: LUMINARIAS



BORDE VEREDA

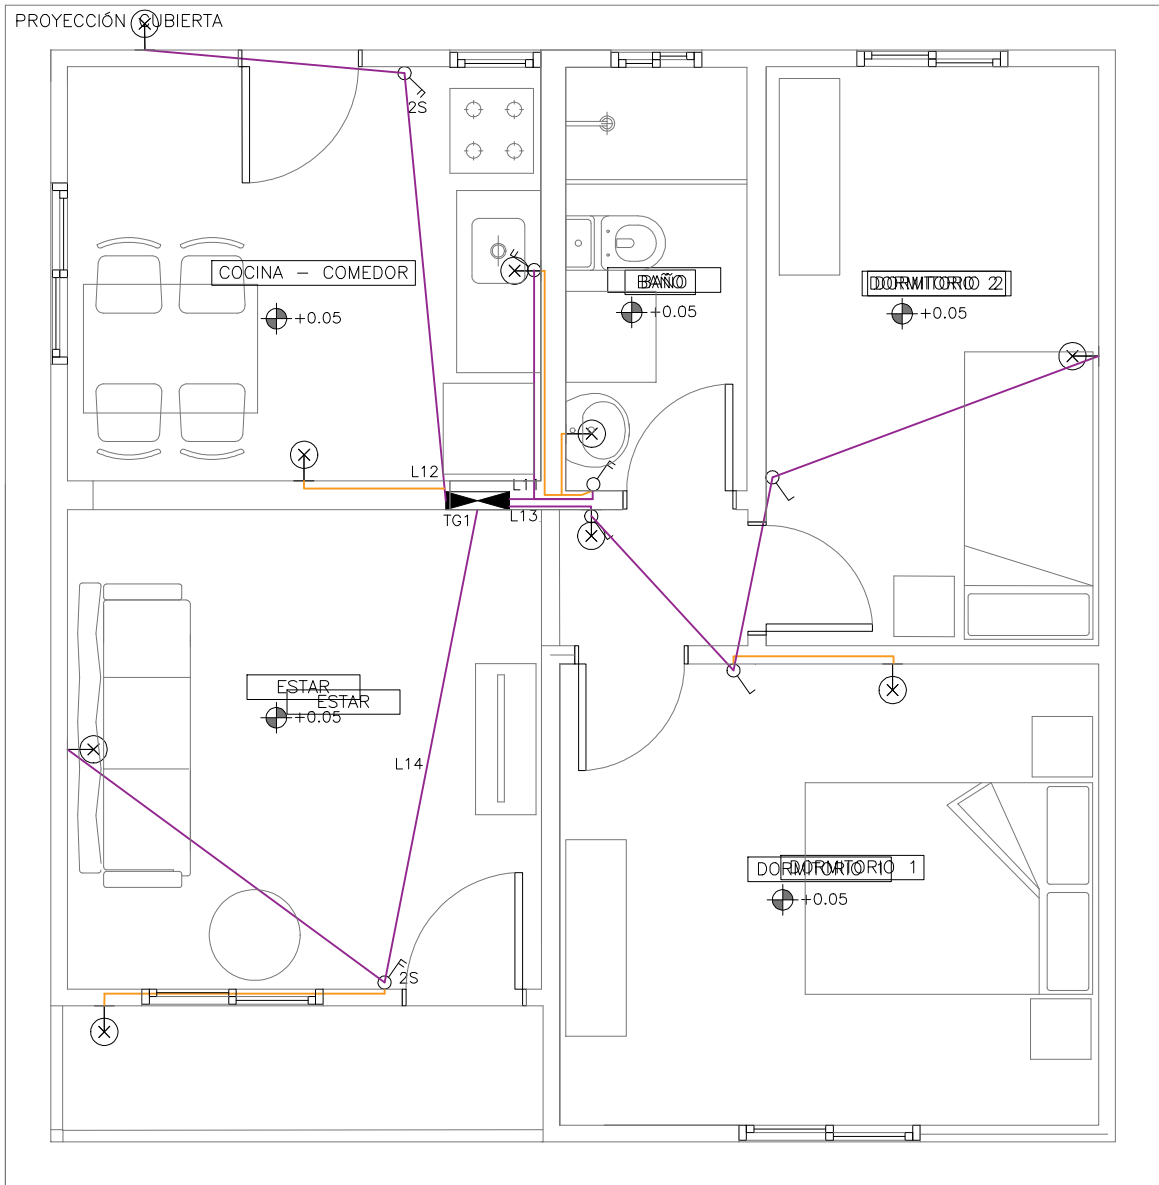

# PLANTA DE ALBAÑILERIA




## 2D

SUPERFICIE TOT.

ÁREA: 48 m<sup>2</sup>

INCLUYE MUROS Y TABIQUES

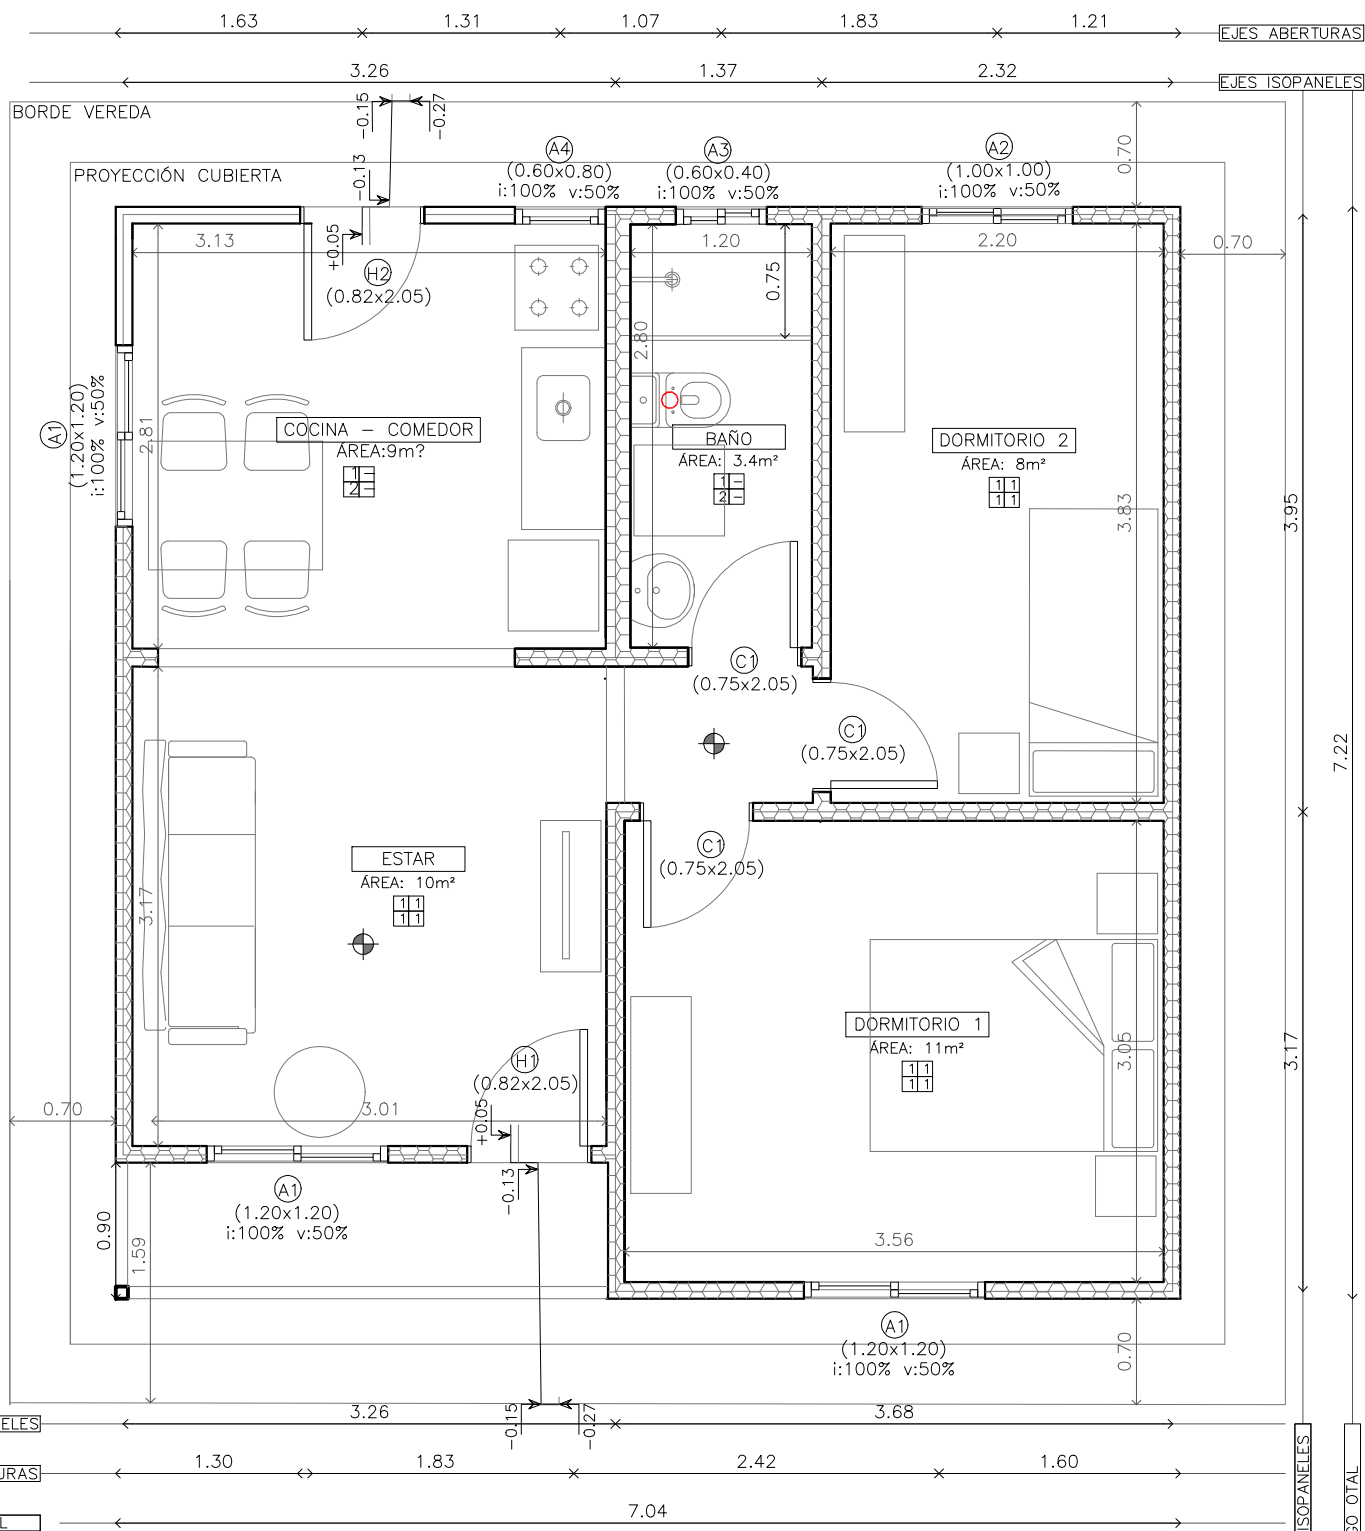


# PLANTA DE INST. ELÉCTRICA: TOMAS




BORDE VEREDA

PROYECCIÓN CUBIERTA

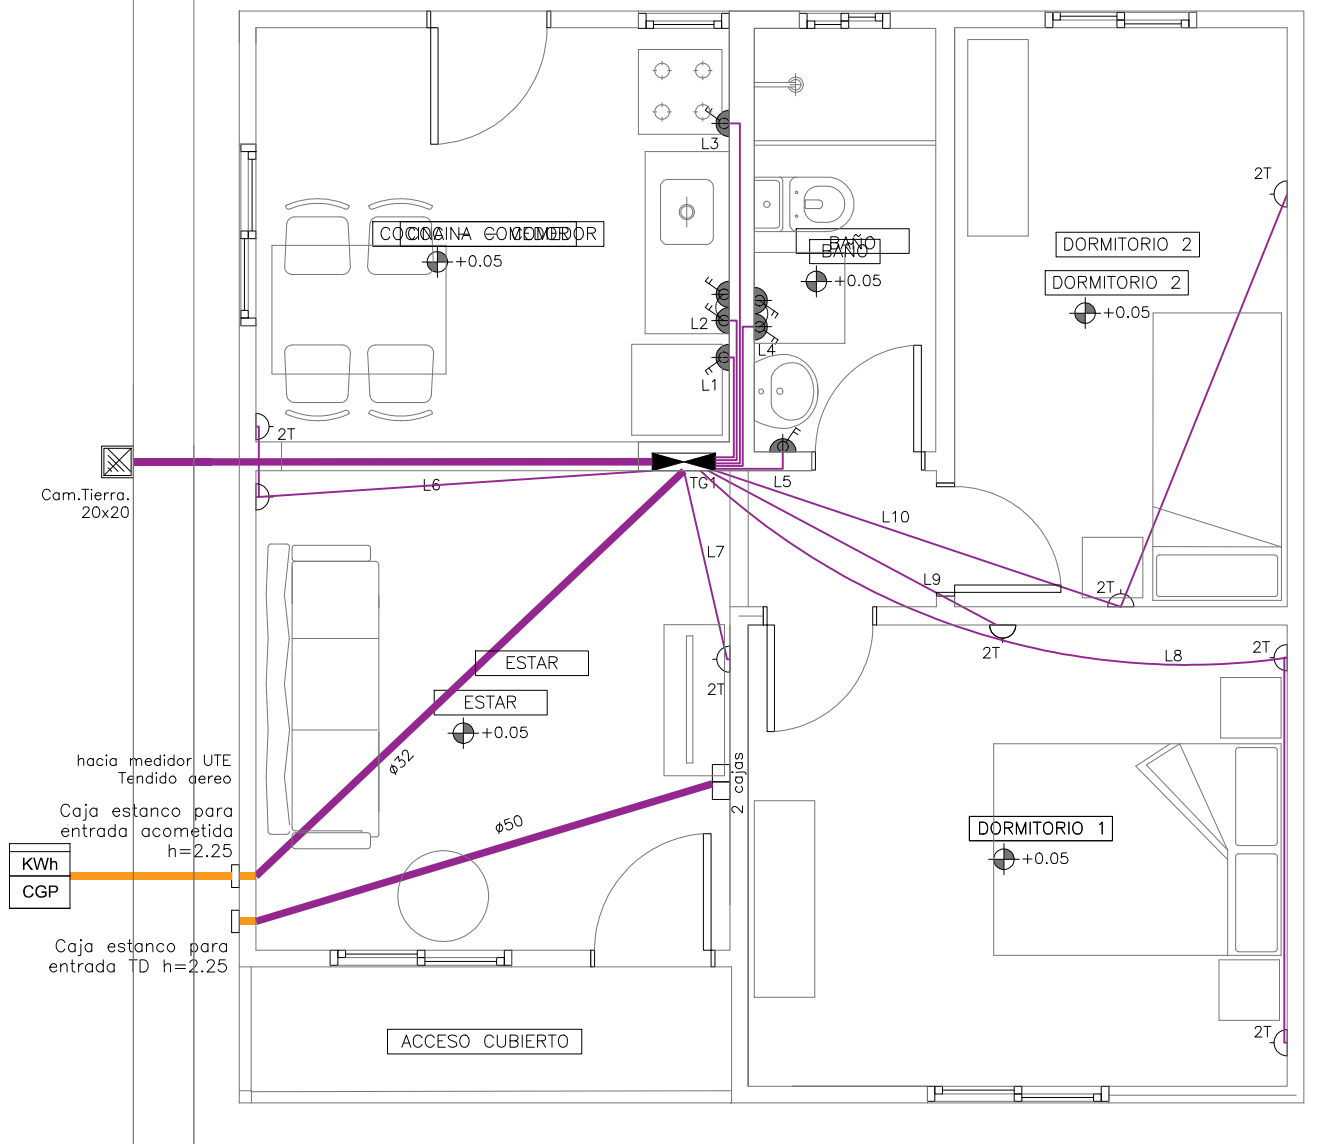

# INST. ELÉCTRICA: UNIFILARES

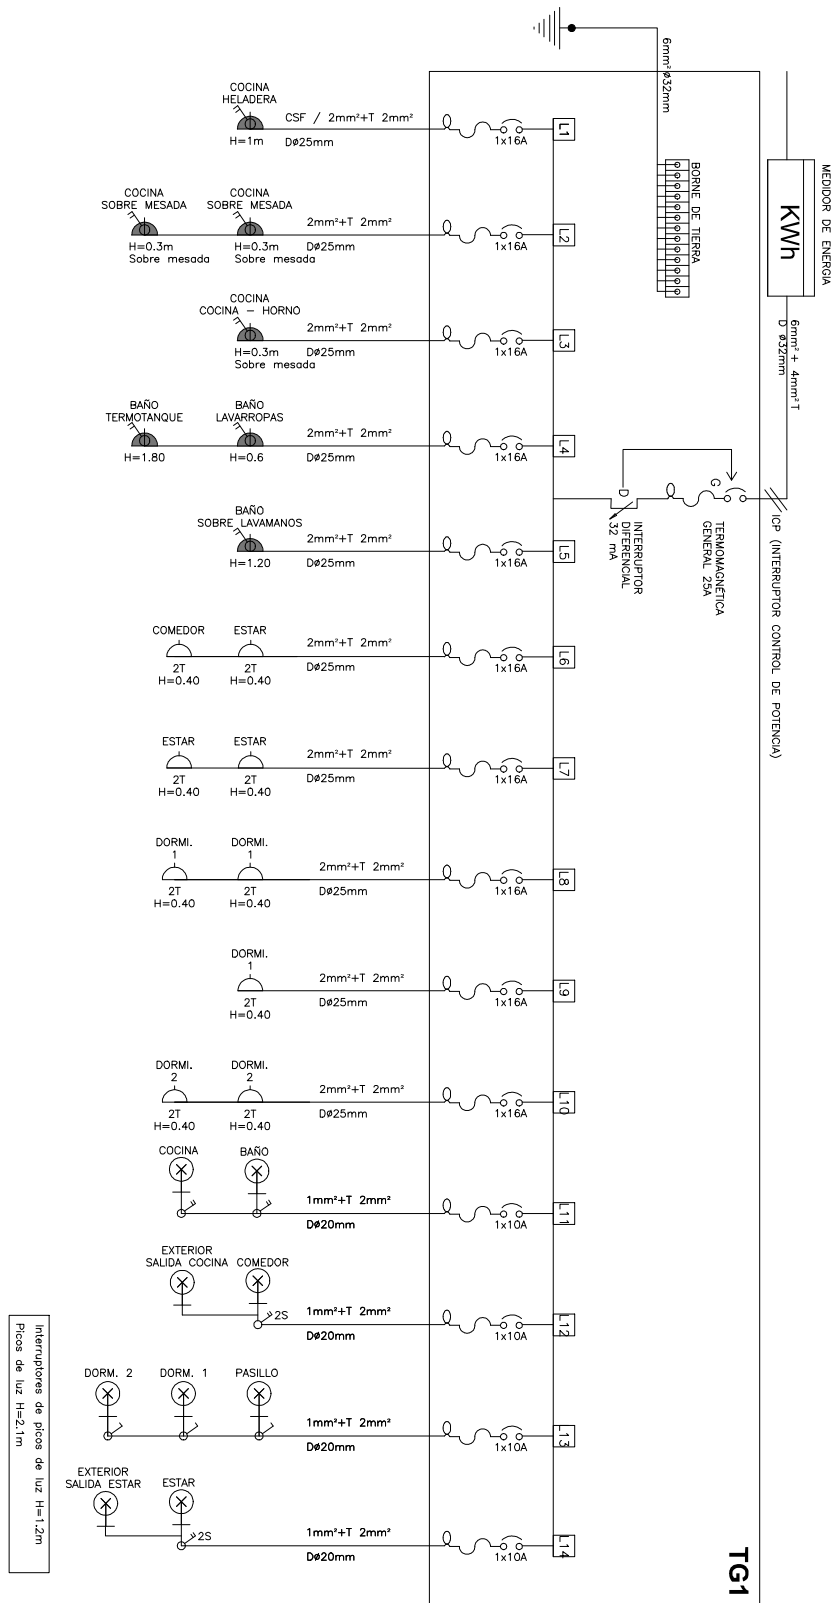

MODALIDAD

OBRA NUEVA

GRÁFICO

INST. ELÉCTRICA UNIFILAR

FECHA REALIZADO 01/4/25

FECHA ACTUALIZ. 24/2/26


FECHA IMPRESO 21/4/26

ESCALA n/c


2 DORMITORIOS




# PLANTA DE INST. ELÉCTRICA: LUMINARIAS

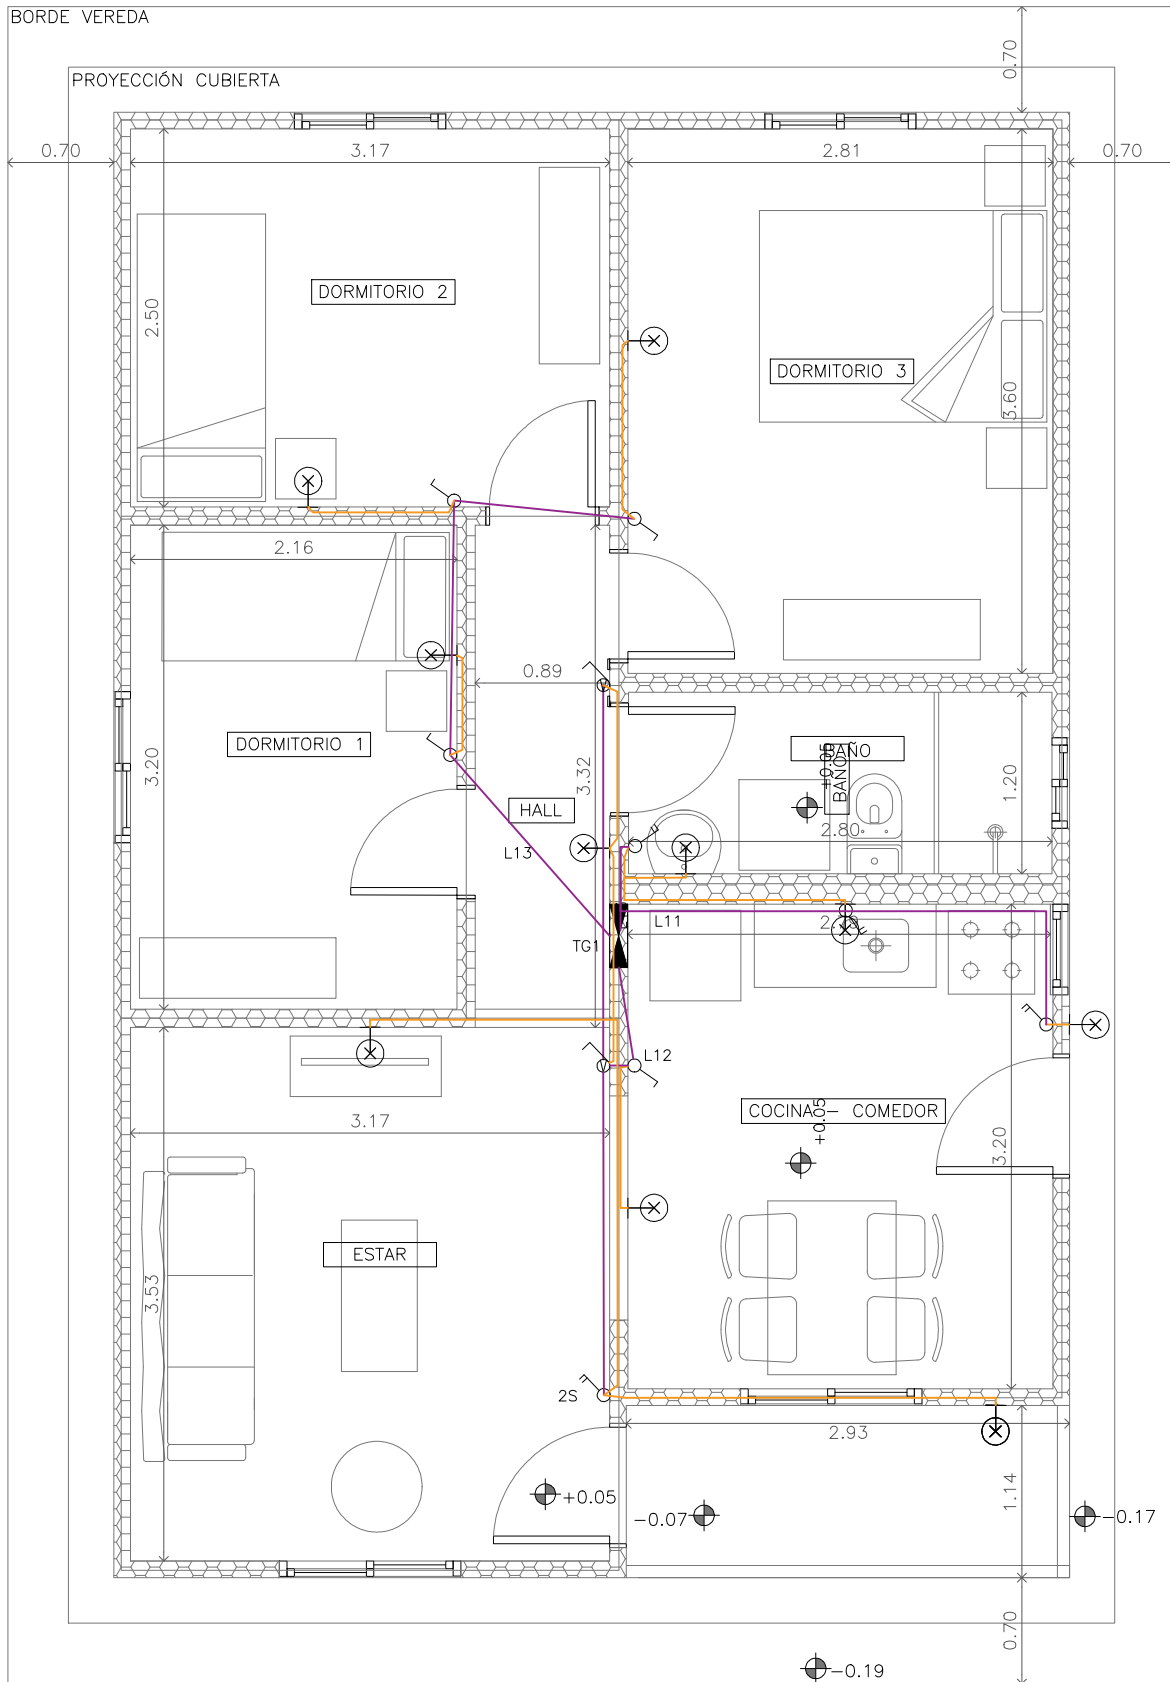


INCLUYE MUROS Y TABIQUES

 

# PLANTA DE INST. ELÉCTRICA: TOMAS

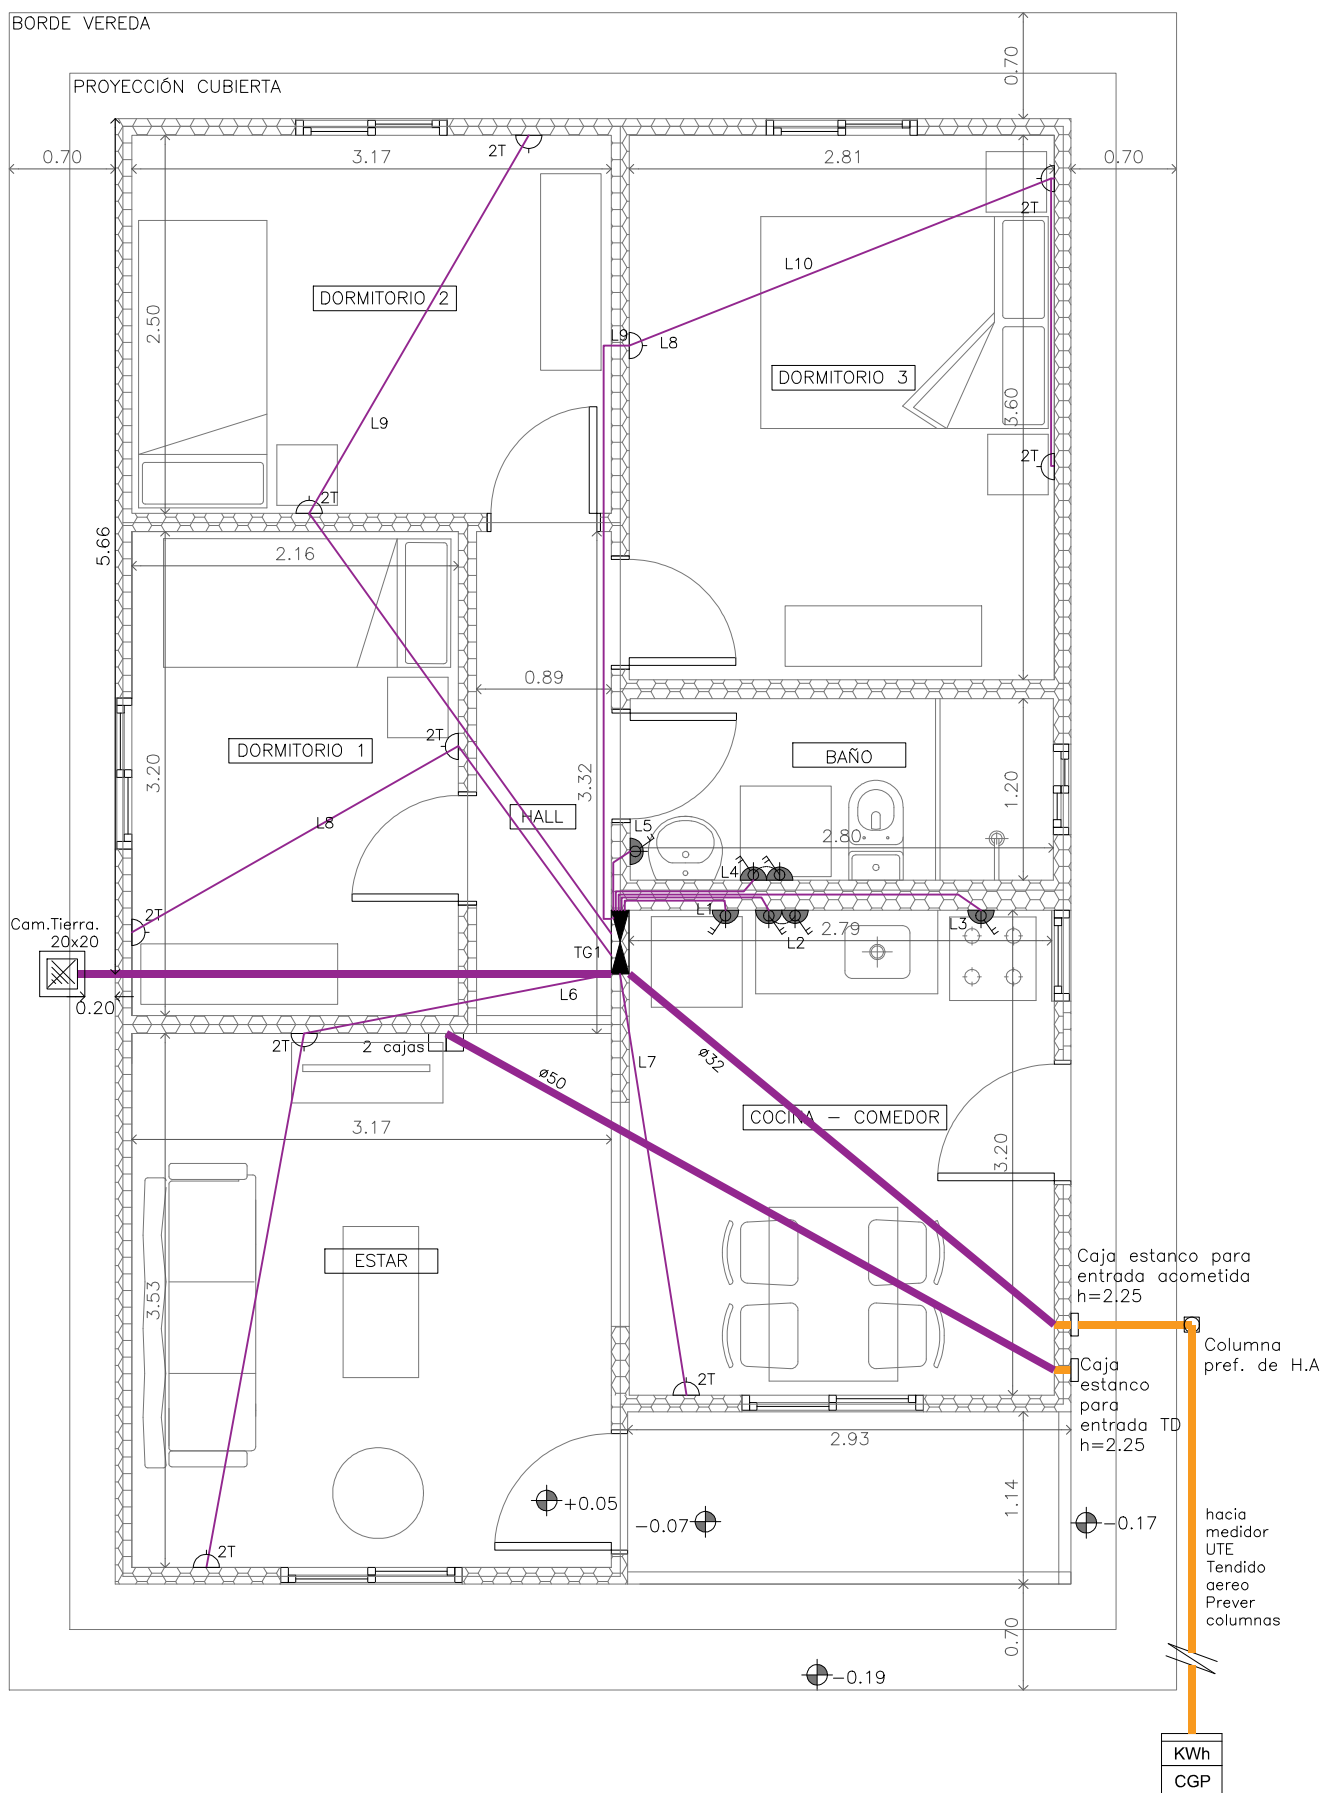

# INST. ELÉCTRICA: UNIFILARES

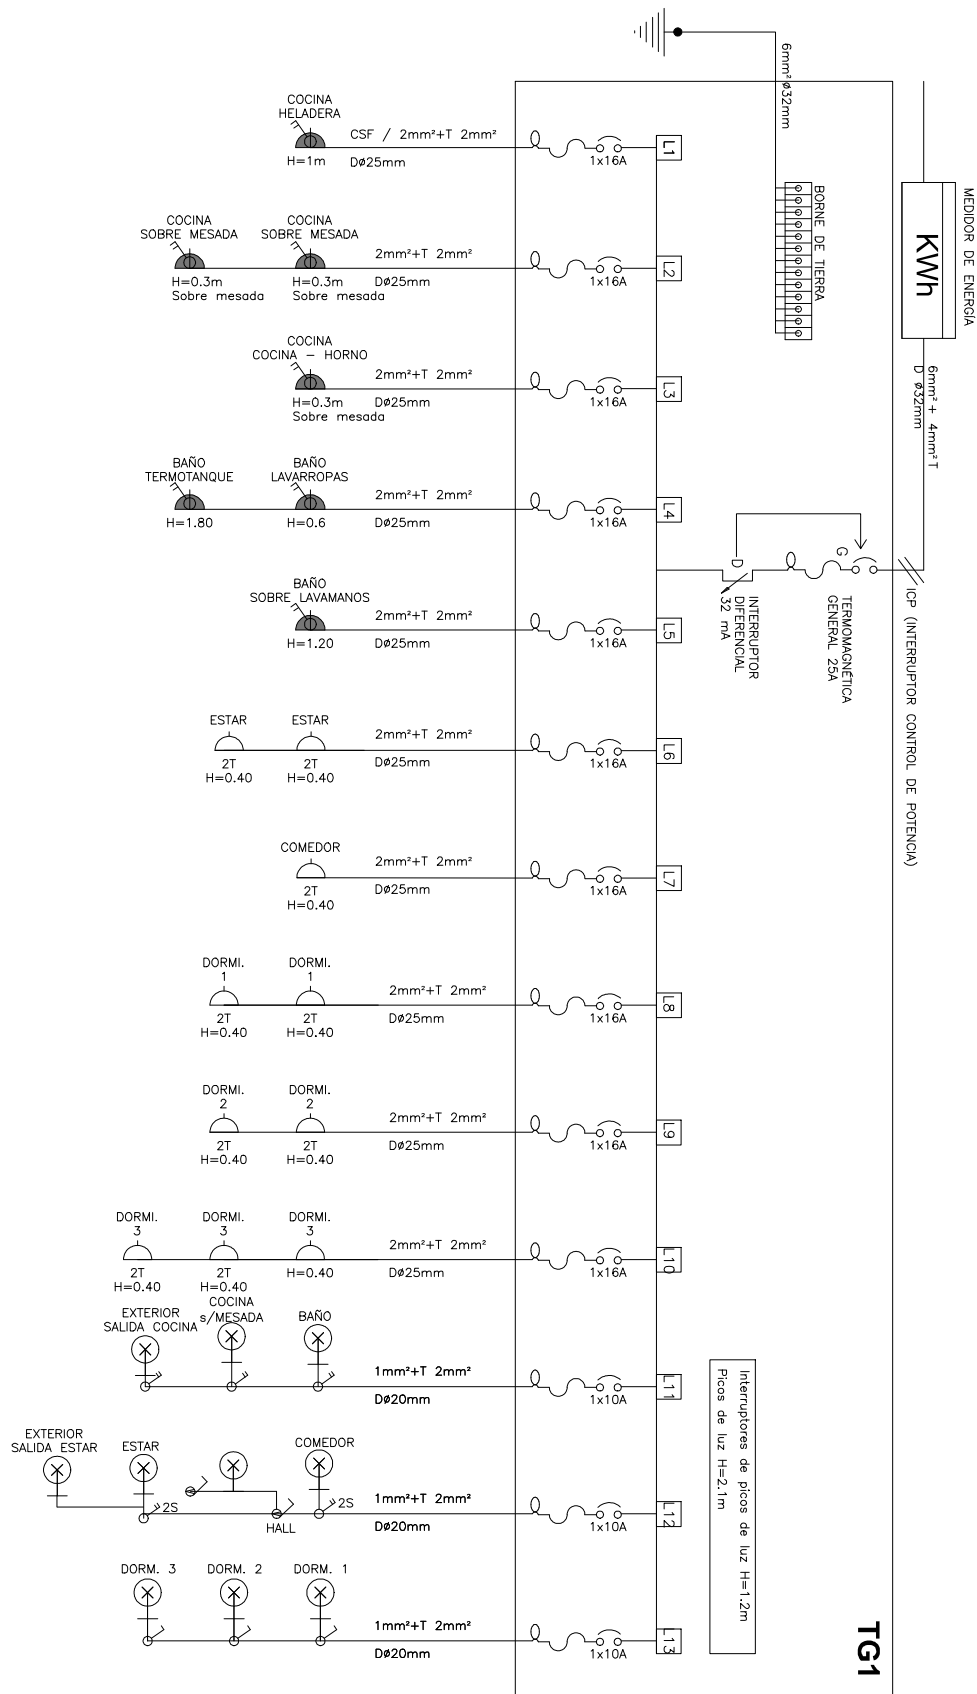

PLANTA DE INST. ELÉCTRICA: LUMINARIAS



KWh  
CGP


hacia medidor  
UTE

BORDE DE VEREDA

BORDE DE ZAPATA

Caja estanco para  
entrada acometida  
h=2.25

4.22

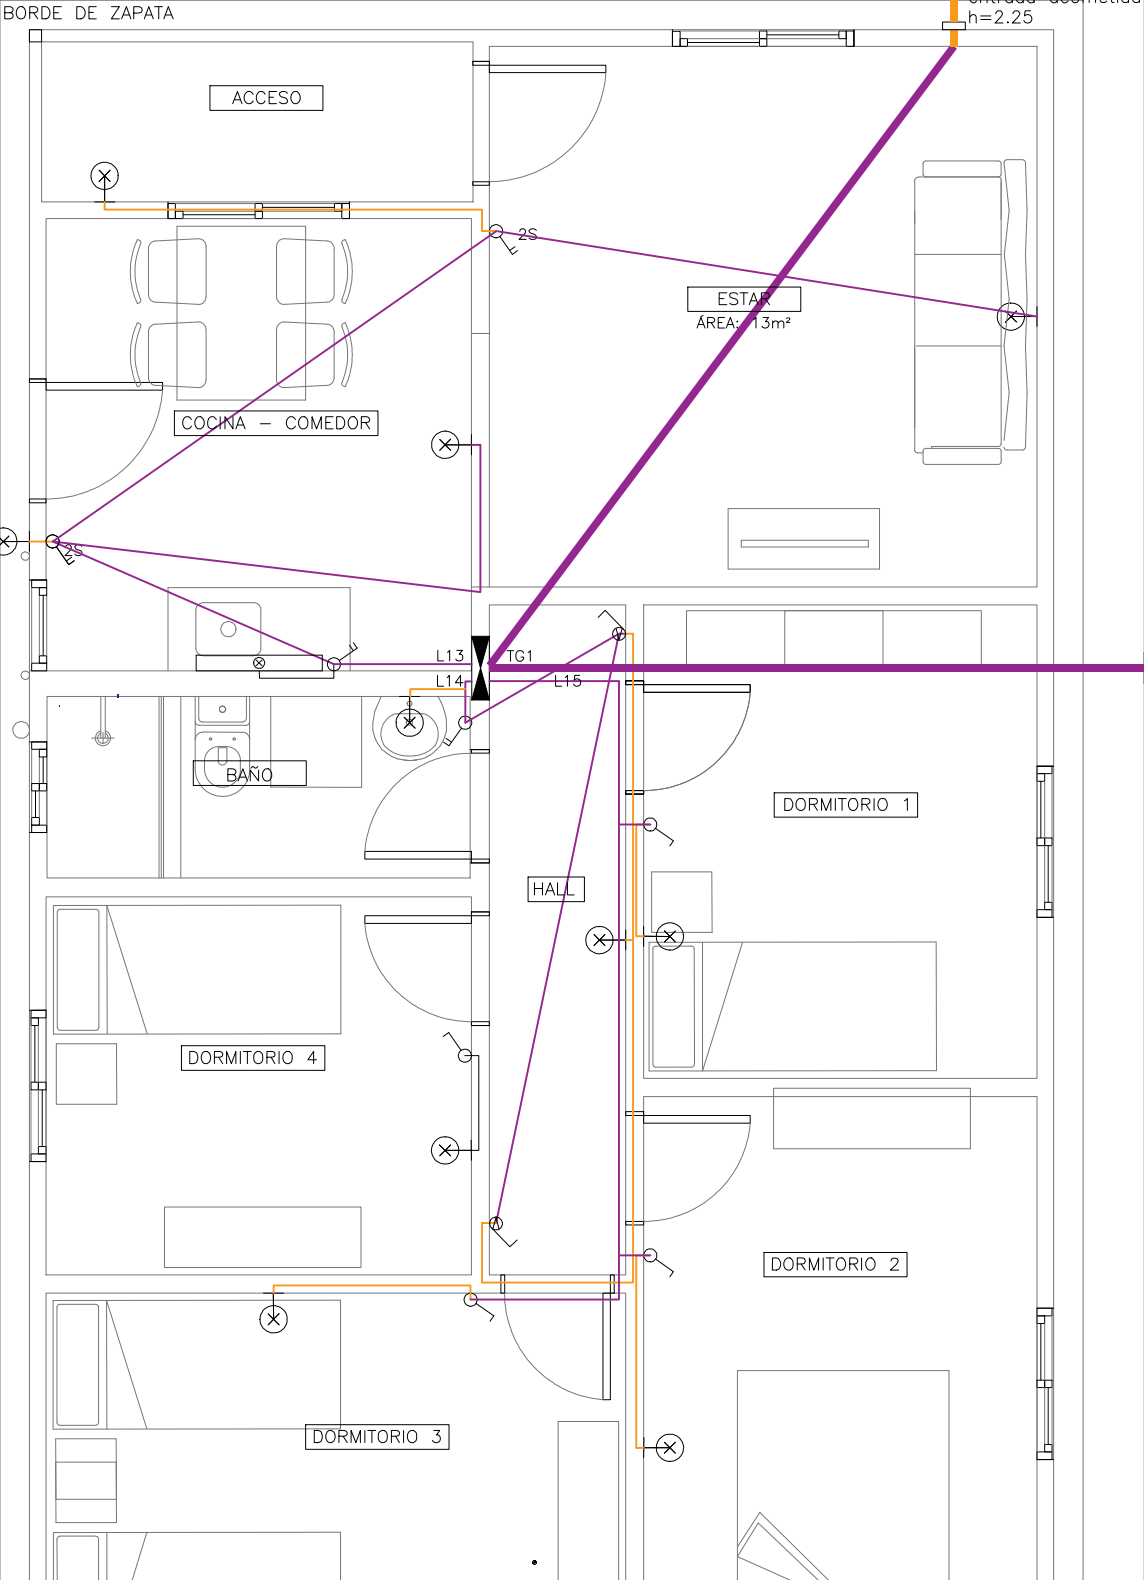

# PLANTA DE ALBAÑILERIA




## 4D

SUPERFICIE TOT.

ÁREA: 71 m<sup>2</sup>

INCLUYE MUROS Y TABIQUES

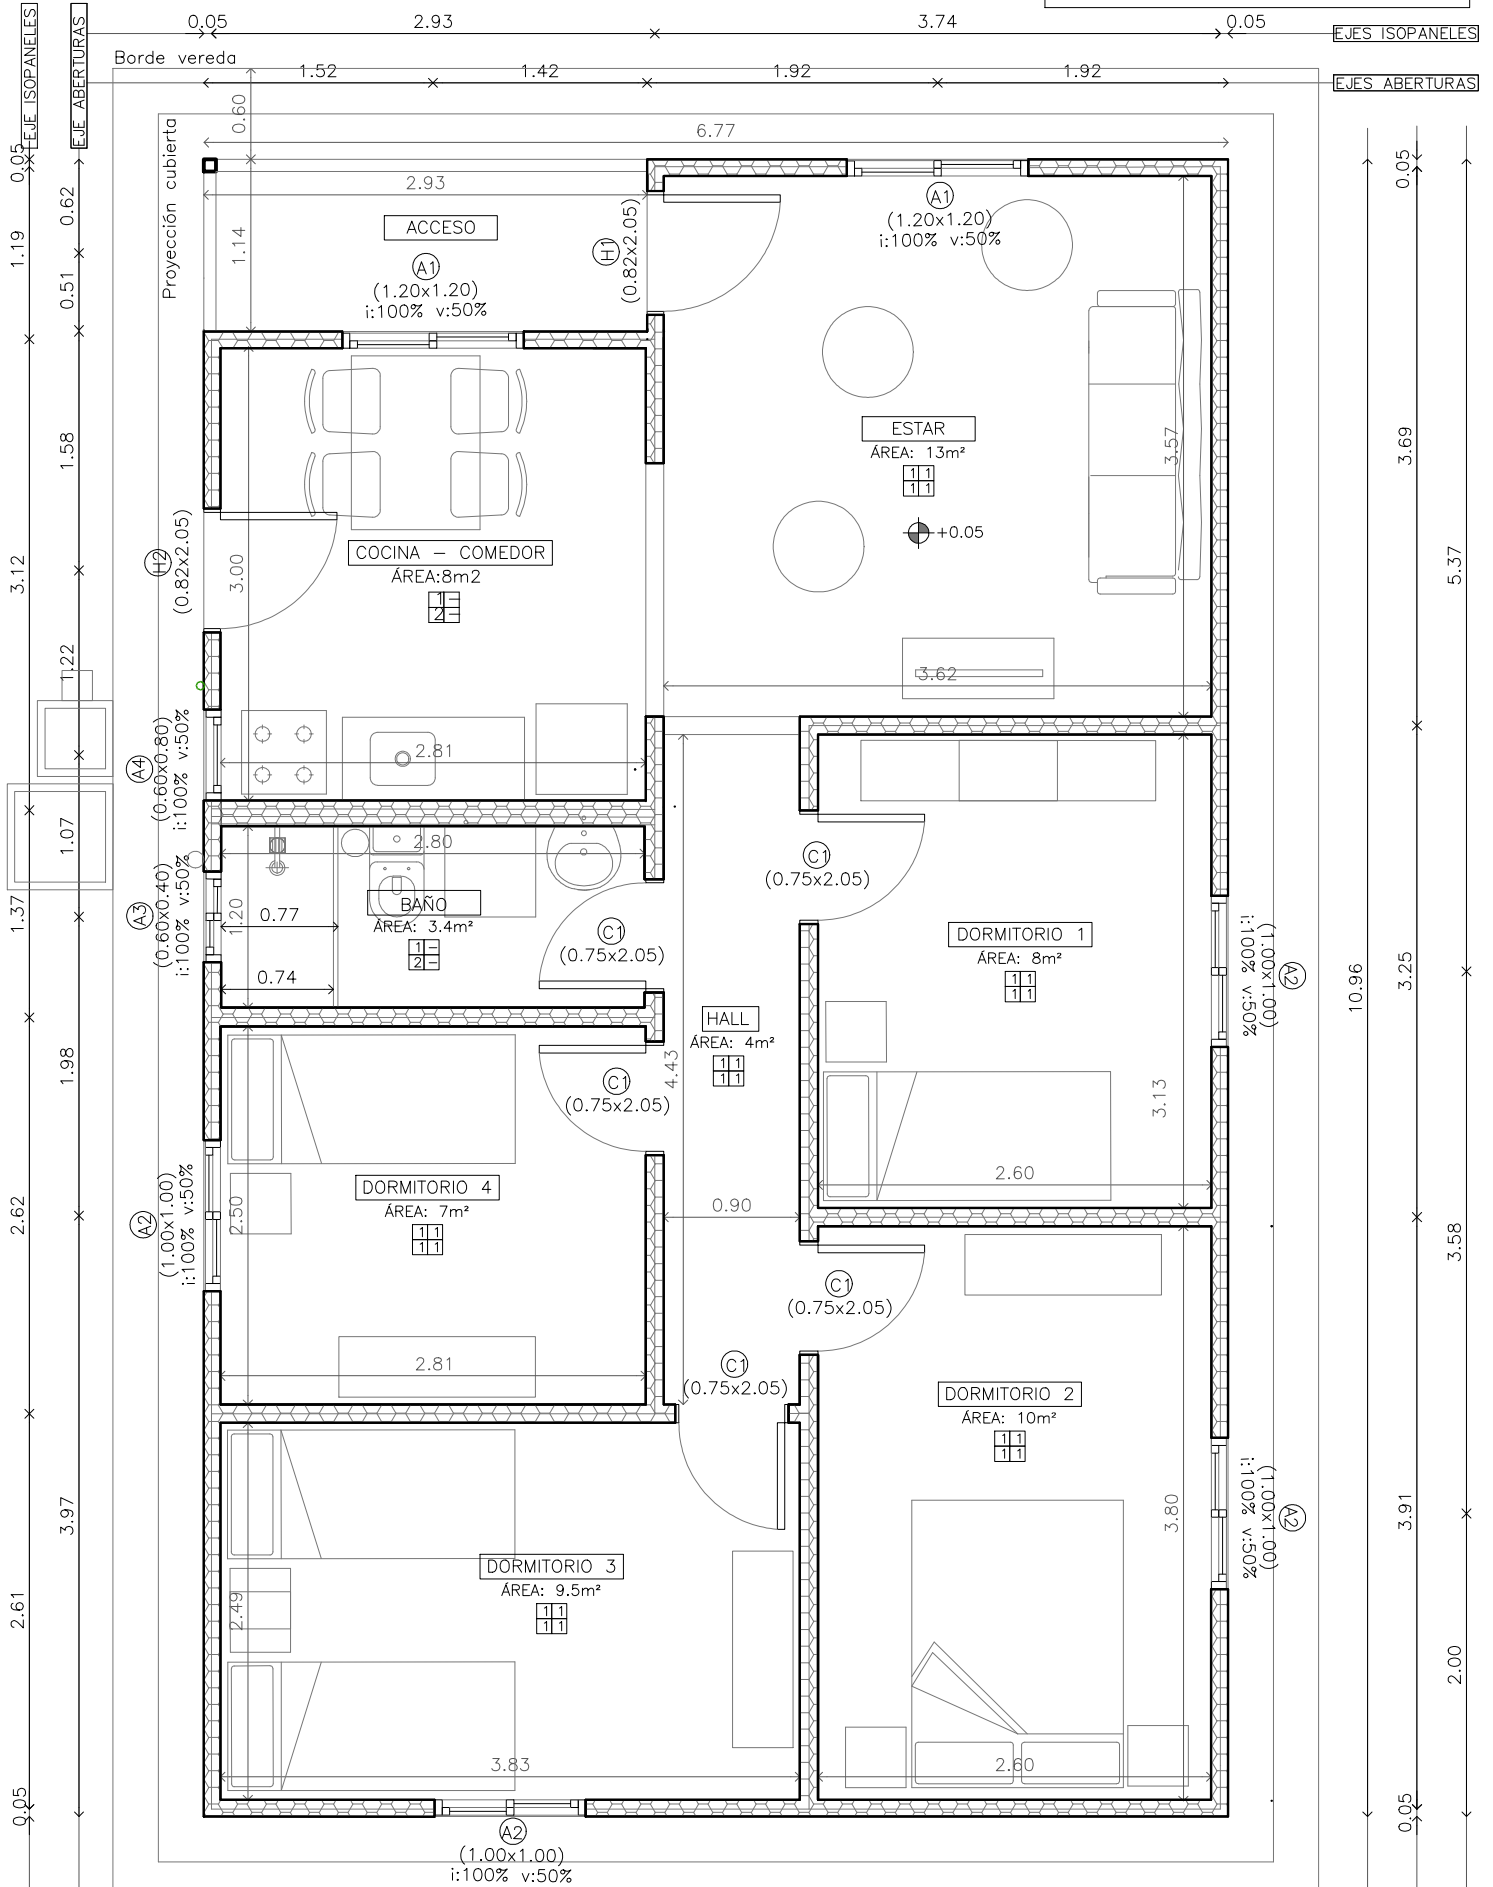

# PLANTA DE INST. ELÉCTRICA: TOMAS




BORDE DE VEREDA

hacia medidor  
UTE


2 CajaS estanco para  
entrada acometida y TD  
h=2.25

BORDE DE ZAPATA

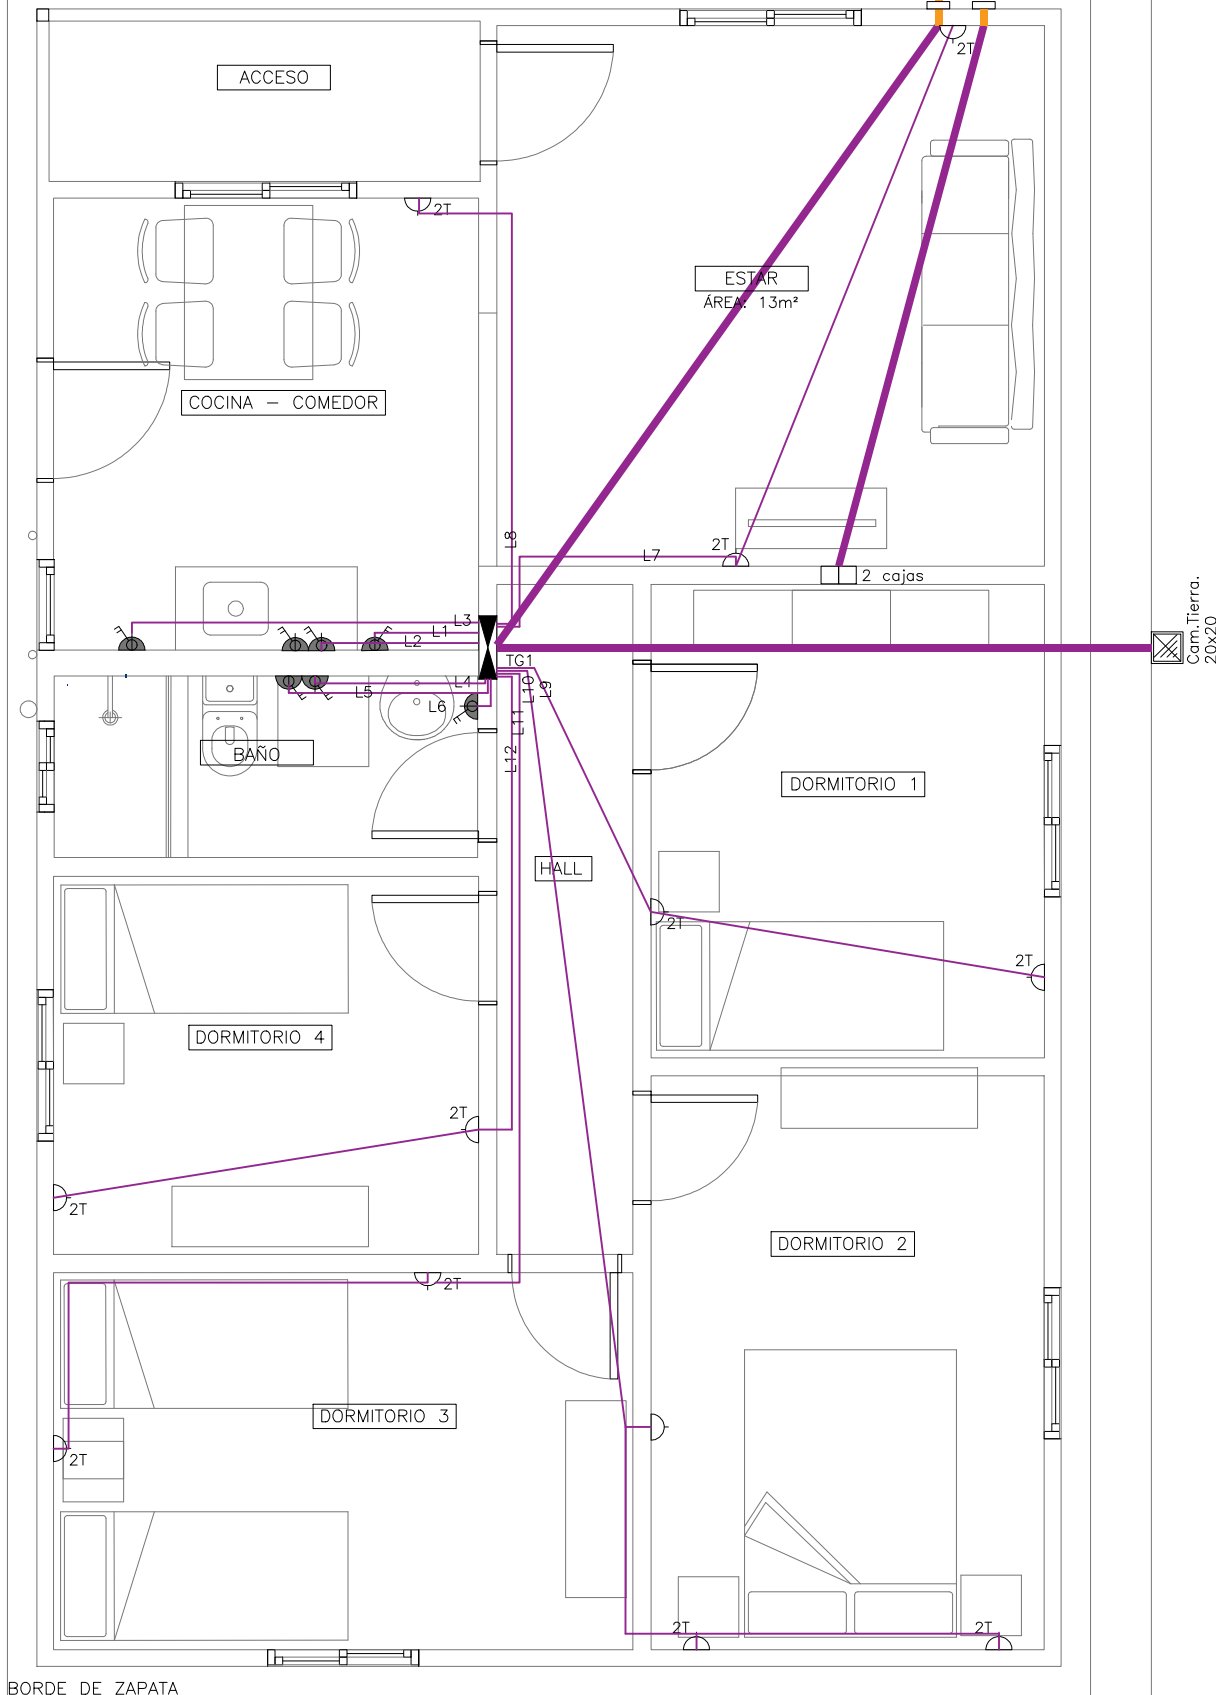

BORDE DE ZAPATA

# INST. ELÉCTRICA: UNIFILARES

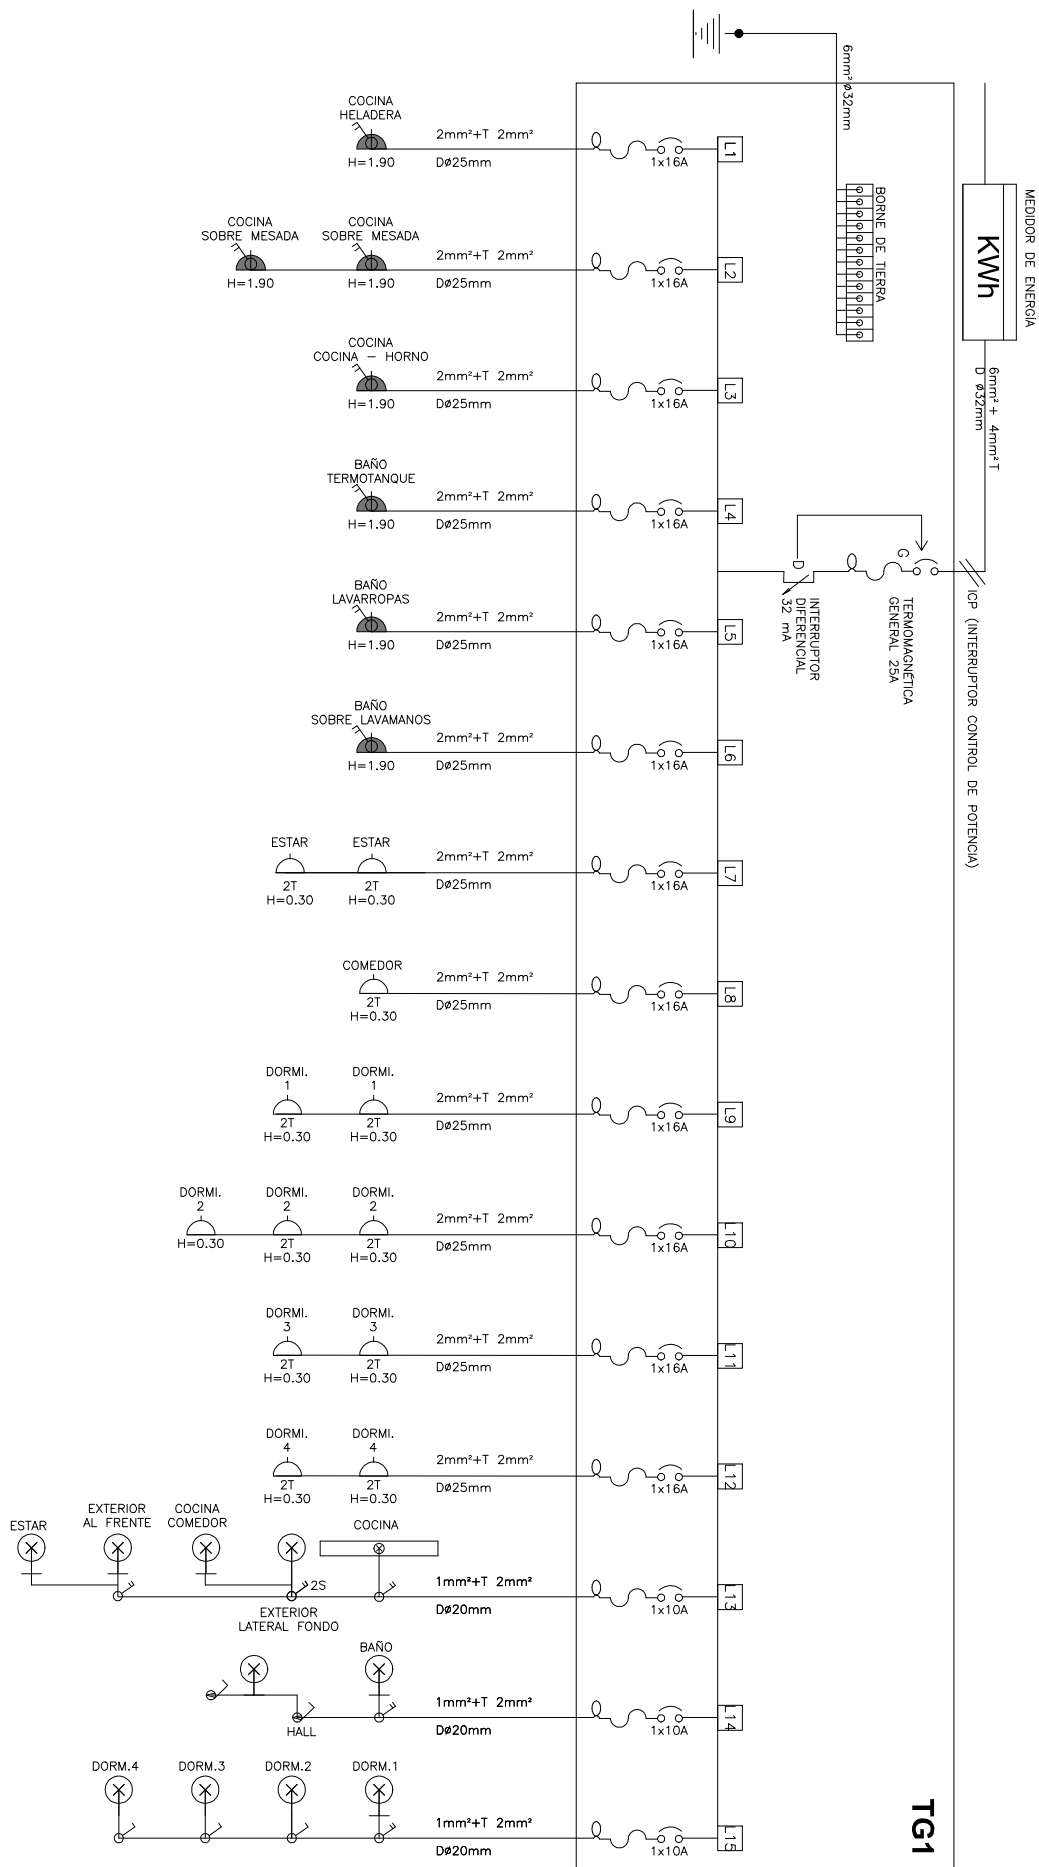





# PLANTA DE INST. ELÉCTRICA PA: LUMINARIAS




PROYECCIÓN CUBIERTA

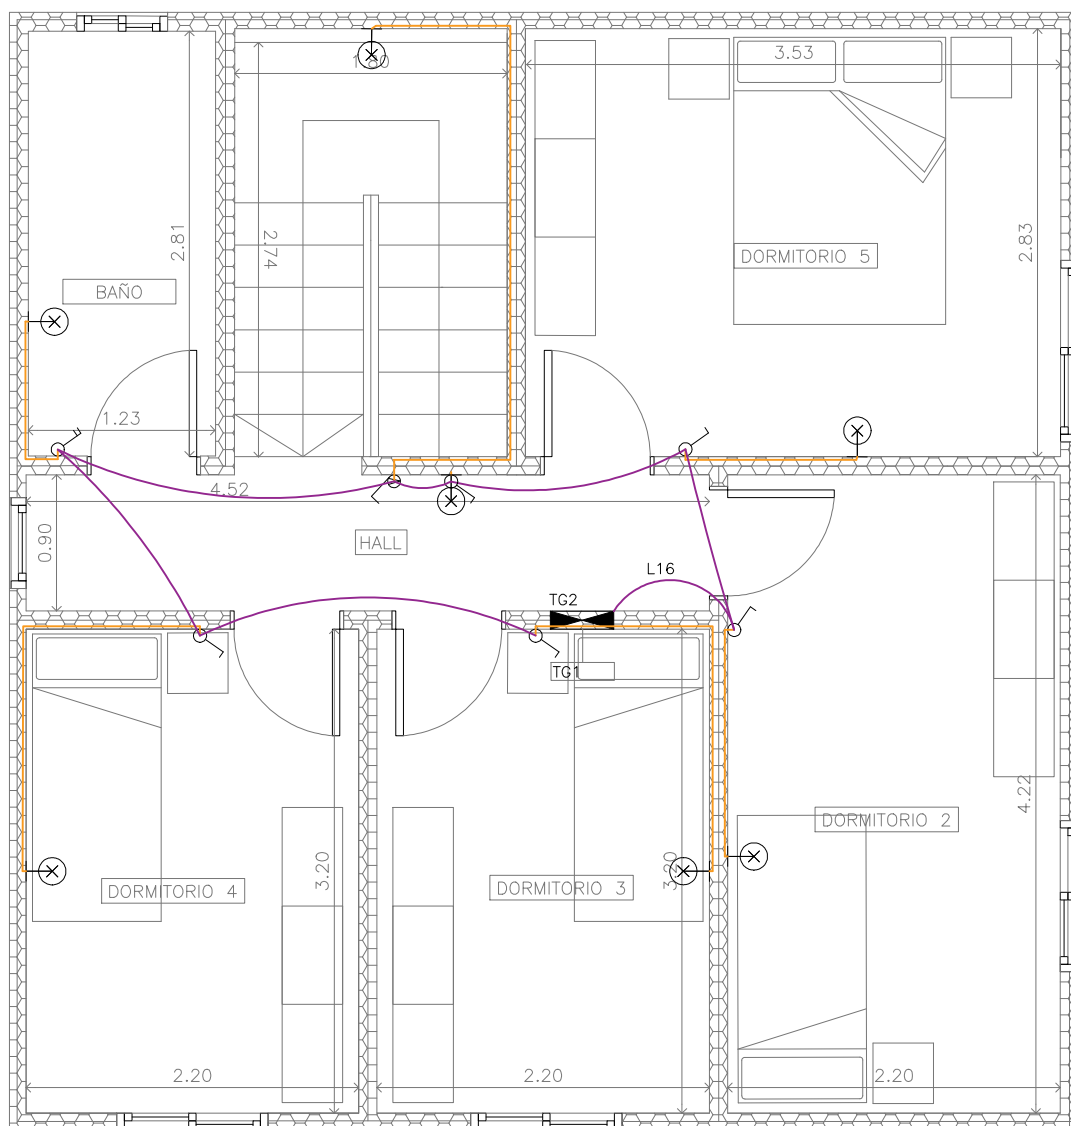

# PLANTA DE INST. ELÉCTRICA PB: LUMINARIAS

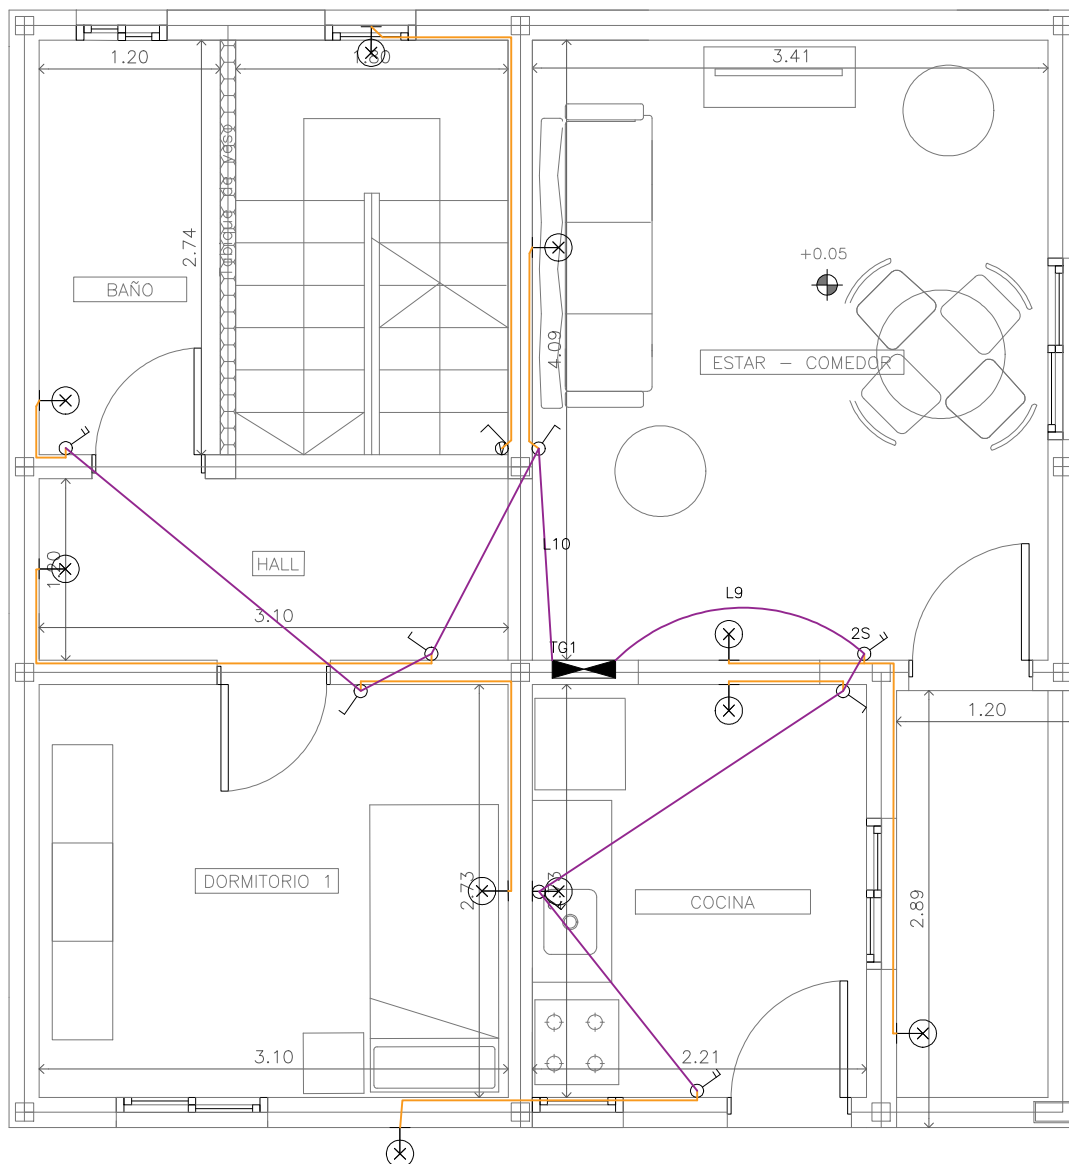

PLANTA DE ALBAÑILERIA: PA

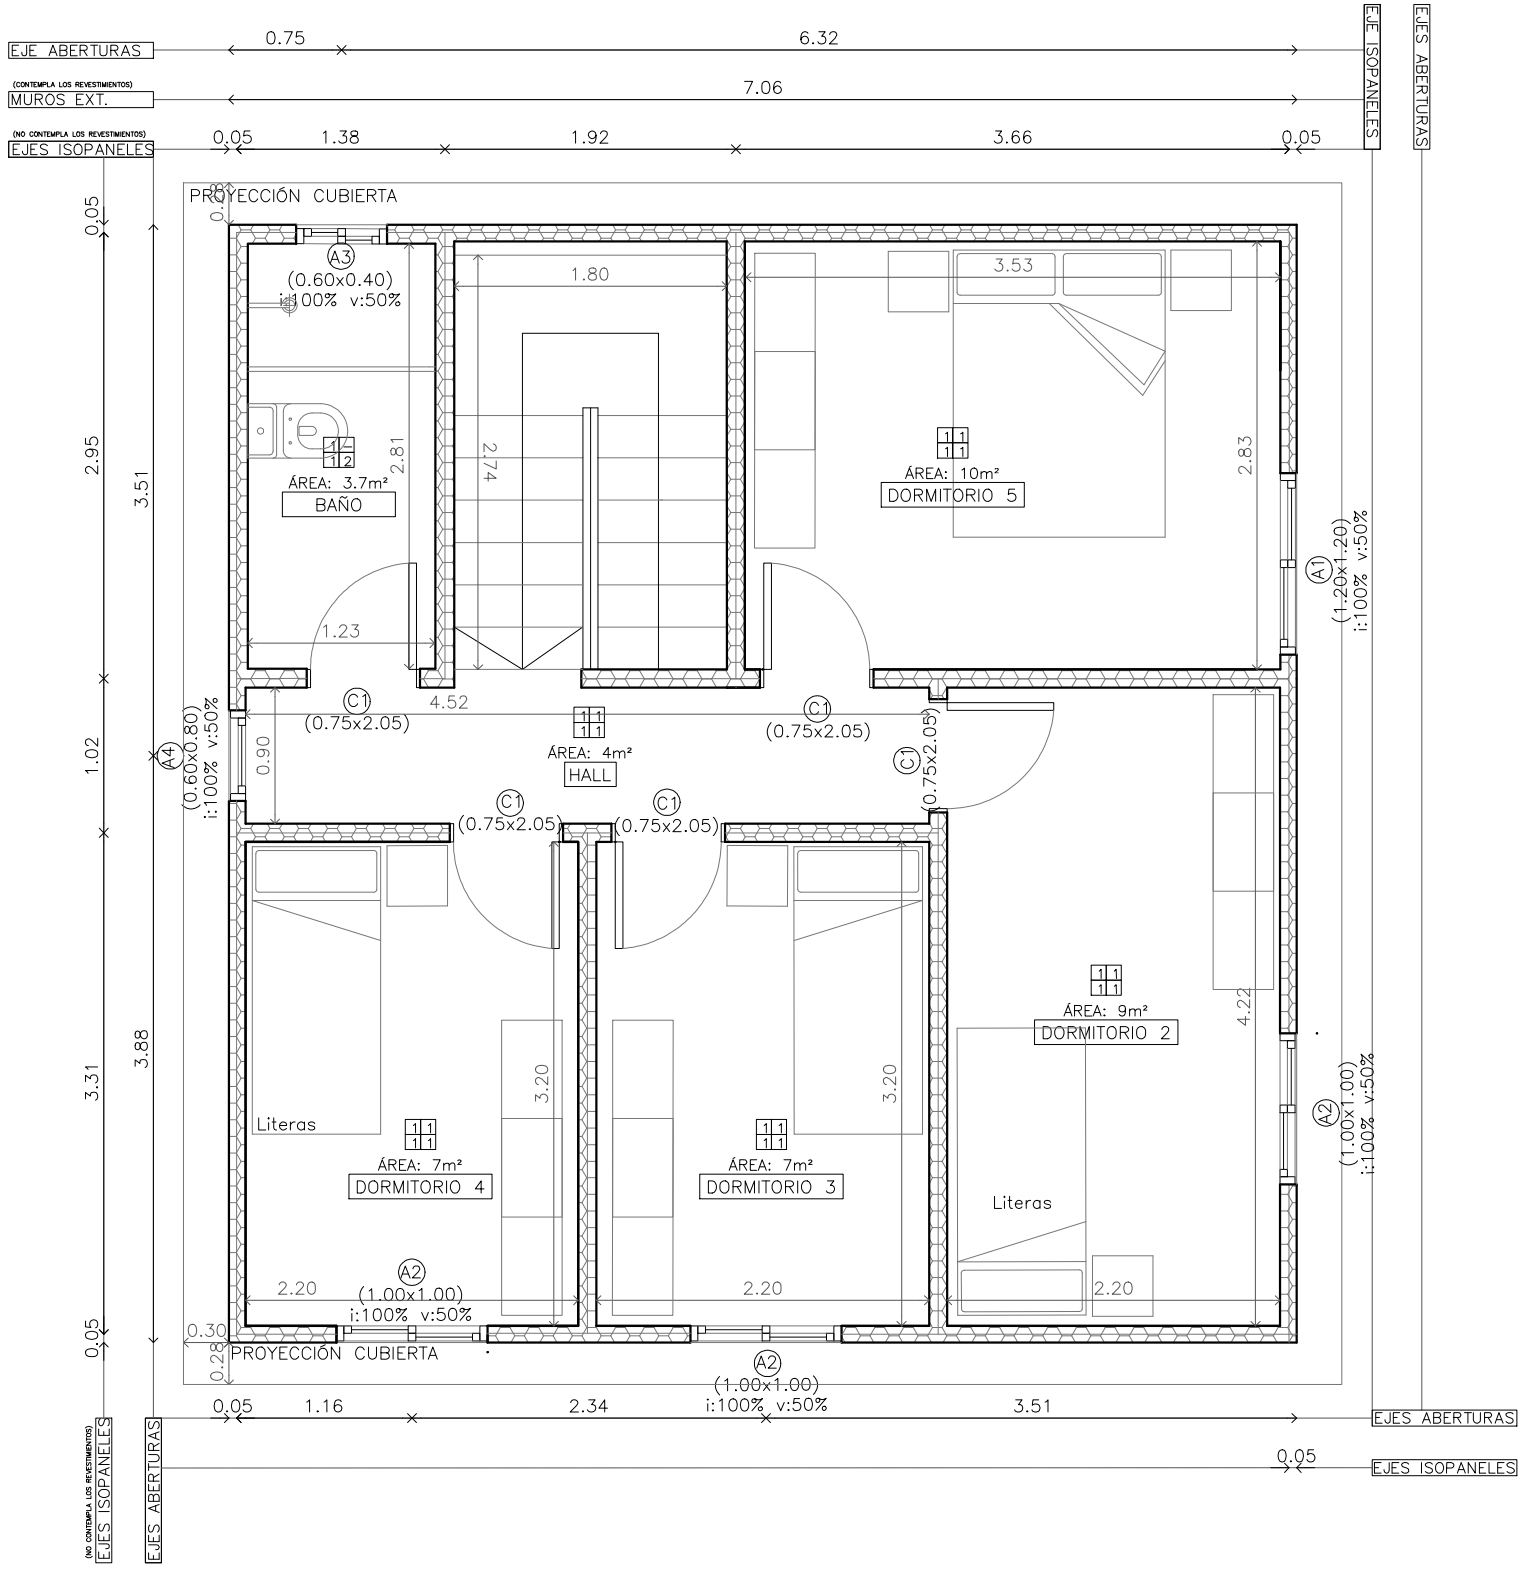

# PLANTA DE ALBAÑILERIA: PB




5D

SUPERFICIE TOT.

ÁREA: 96 m<sup>2</sup>

INCLUYE MUROS Y TABIQUES

PREDIO LINDERO

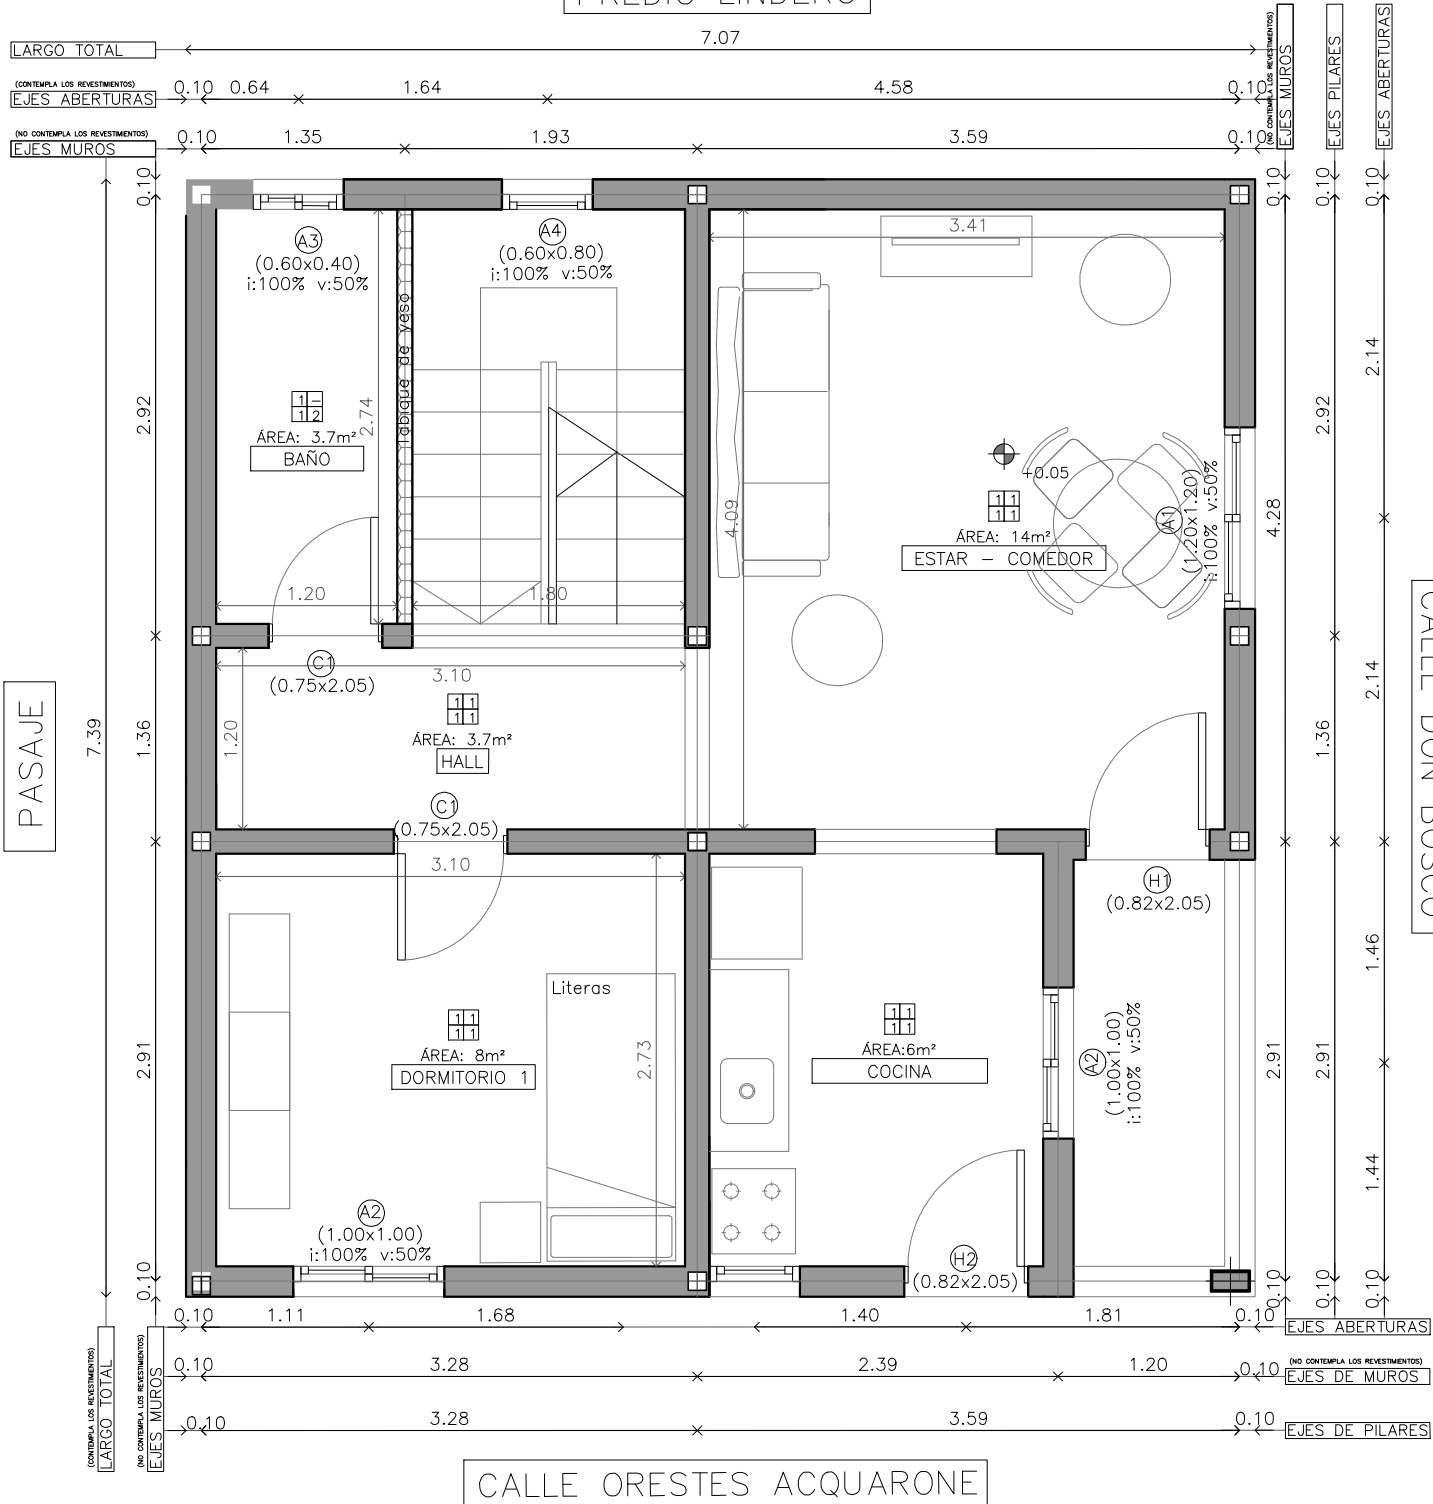

CALLE ORESTES ACQUARONE


CALLE DON BOSCO

PASAJE


# PLANTA DE INST. ELÉCTRICA PA: TOMAS




PROYECCIÓN CUBIERTA

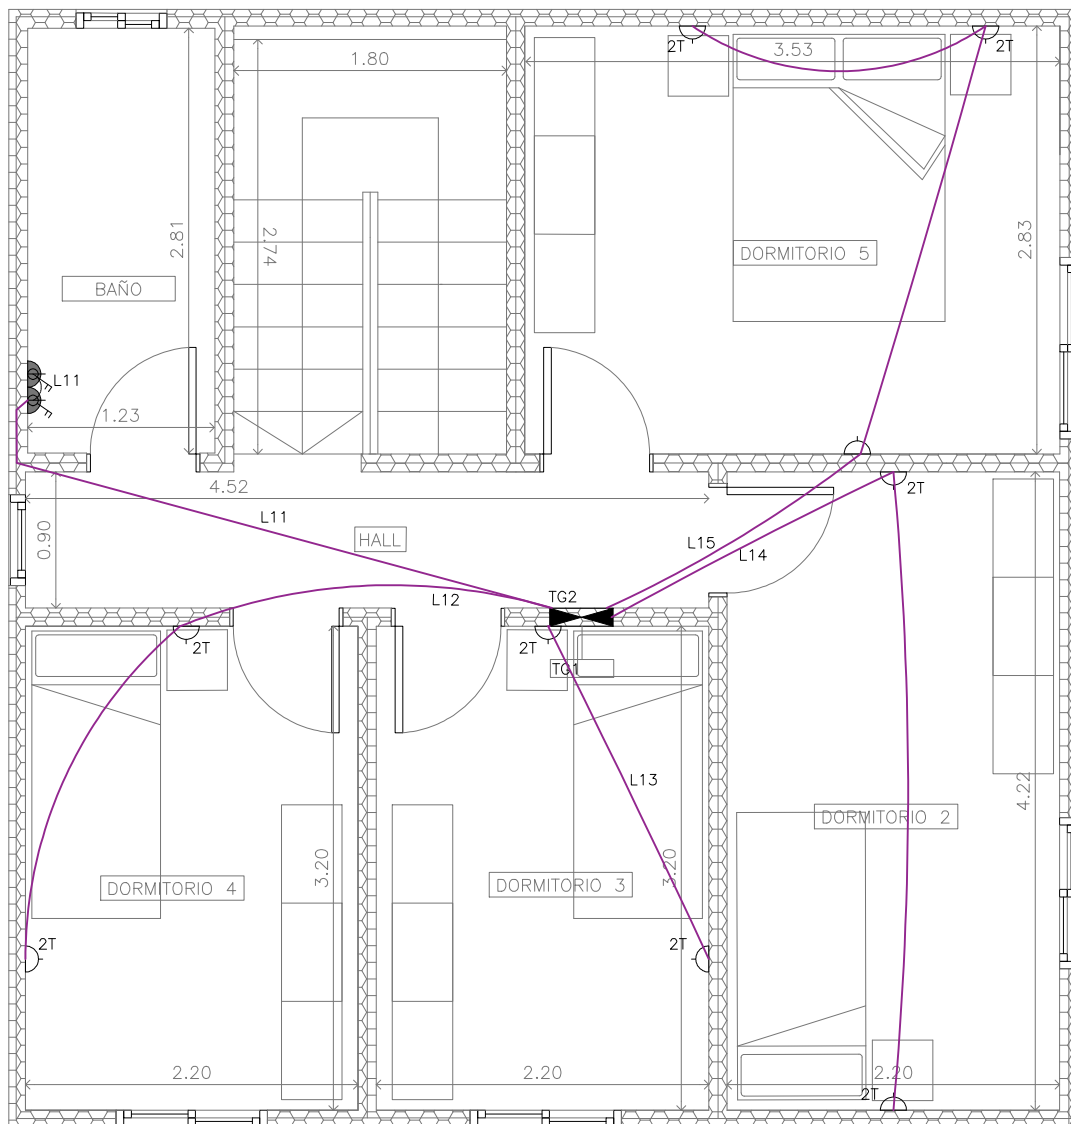

# PLANTA DE INST. ELÉCTRICA PB: TOMAS

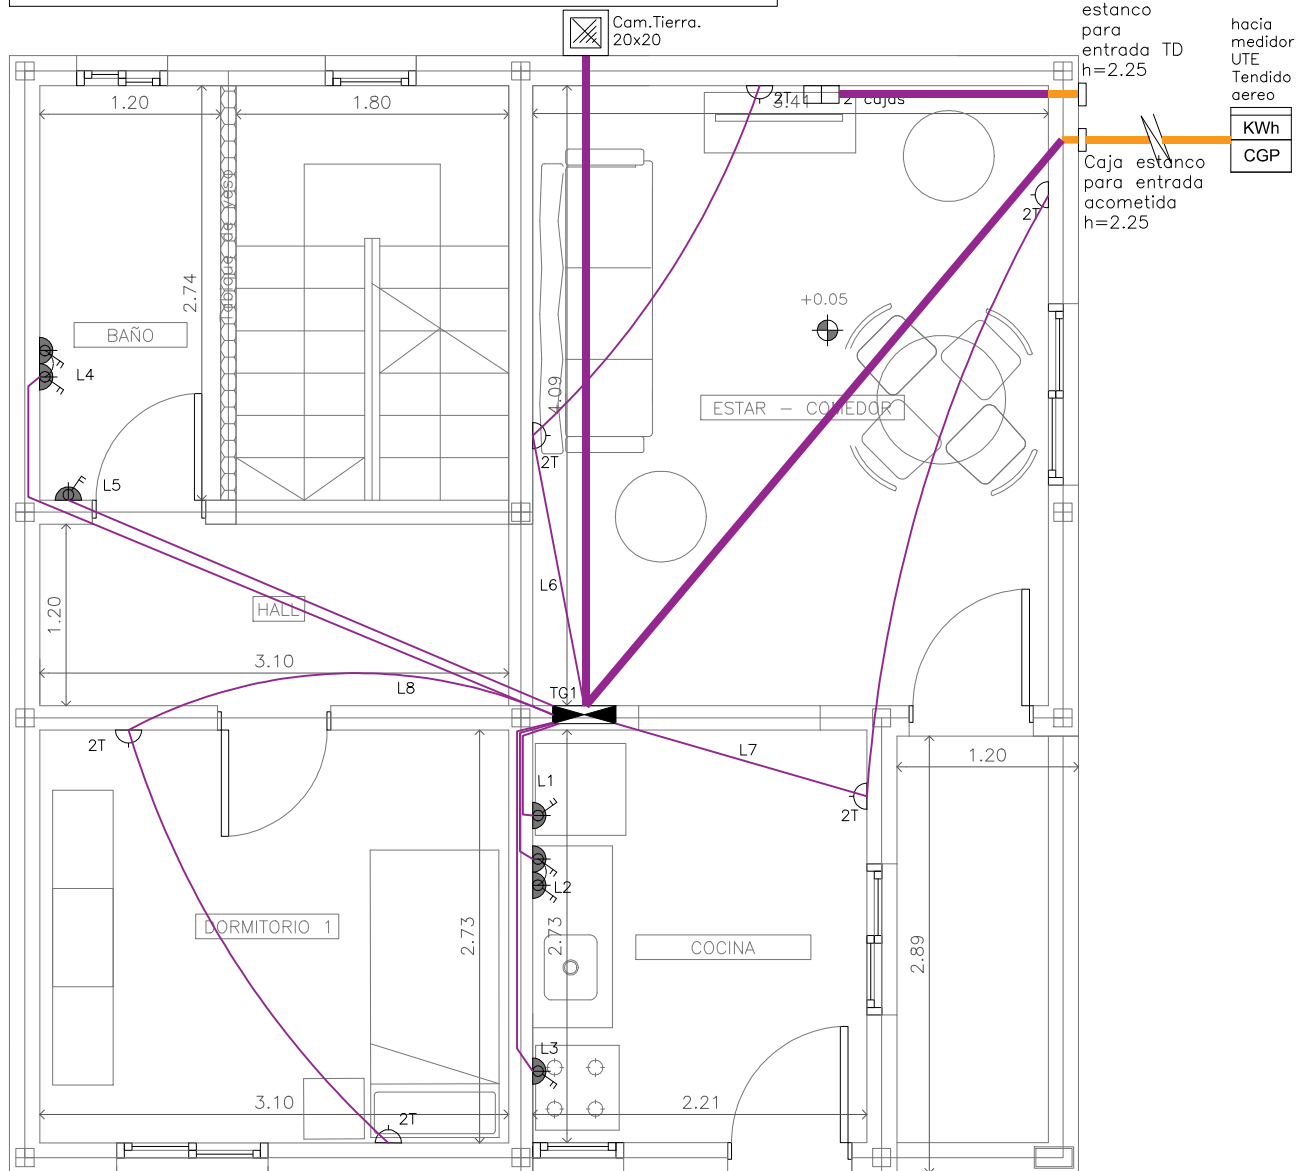

# INST. ELÉCTRICA: UNIFILARES

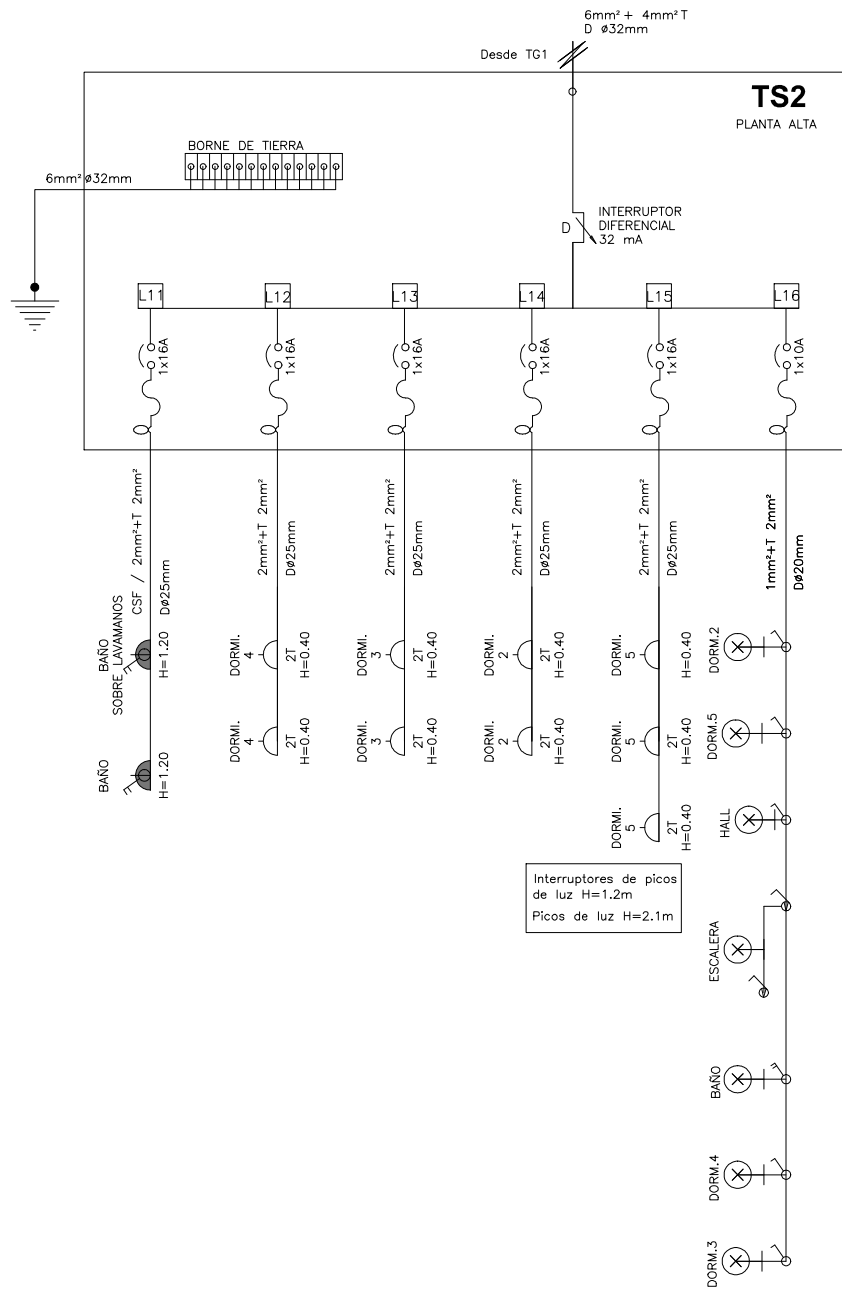

# INST. ELÉCTRICA: UNIFILARES

