

REFERENCIAS	
	CENTRO
	BRAZO
	INTERRUPTOR UNIPOLAR
	INTERRUPTOR COMBINACIÓN
	INTERRUPTOR UNIPOLAR 2/3 SECCIONES
	TABLERO ELÉCTRICO
	TOMACORRIENTE COMÚN 3 EN LÍNEA
	TOMACORRIENTE SCHUKO
	TOMACORRIENTE SCHUKO CON LLAVE
	TOMACORRIENTE CON LLAVE
	TOMACORRIENTE PARA CALEFÓN

Ministerio de Vivienda y Ordenamiento Territorial

SPV

Dirección Nacional de Integración Social y Urbana

Plan Juntos

NOMBRE DE OBRA

MELO G6

UBICACIÓN

MELO / CERRO LARGO

PLANO

PUESTAS / 2D

ETAPA

ELÉCTRICA

ESCALA

1/75

FECHA

2026/05


PRODUCCIÓN

ÁREA ARQUITECTURA I PROYECTOS

ÁREA ARQUITECTURA I TEC. TERRITORIO

EL01

UNIFILAR TIPOLOGÍA 2D

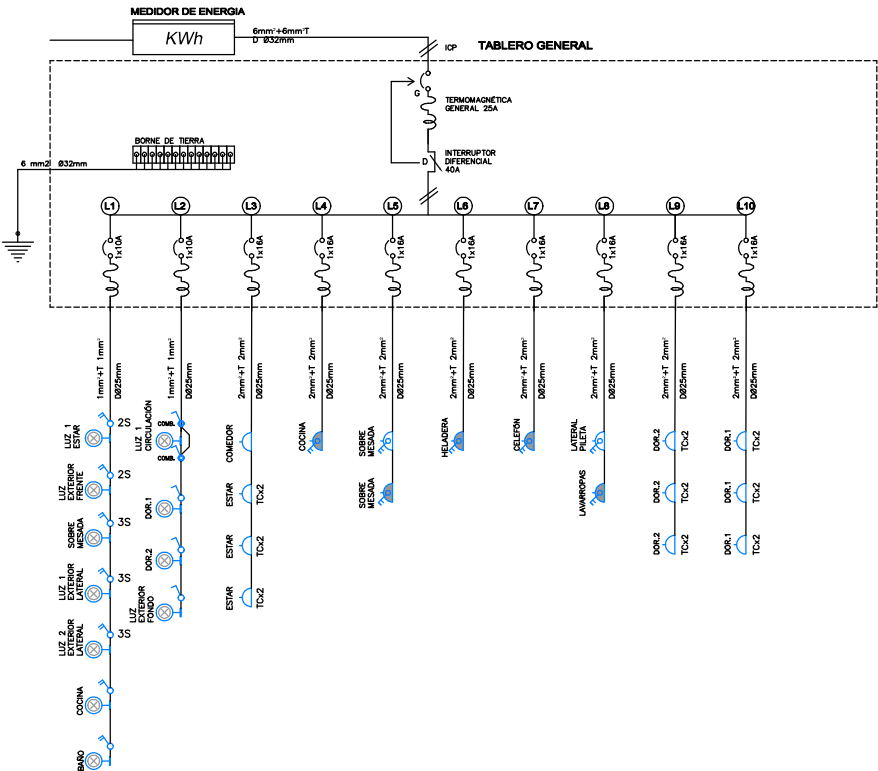

REFERENCIA	
	CENTRO
	Caja de centro embutida en iso o sobre CR
	BRAZO
	Caja de brazo embutida en muros h: 1.90/2.20 m s/N.P.T.
	INTERRUPTOR UNIPOLAR
	Caja de llave embutida en muro h: 1.20m sobre N.P.T.
	INTERRUPTOR COMBINACIÓN
	Caja de llave embutida en muro h: 1.20m sobre N.P.T.
	INTERRUPTOR UNIPOLAR 2/3 SECCIONES
	Caja de llave embutida en muro h: 1.20m sobre N.P.T.
	TABLERO ELÉCTRICO
	Caja embutidas en muros h: 1.60 sobre N.P.T.
	TOMACORRIENTE COMÚN 3 EN LINEA
	Caja llana embutida en muros h: 0.40 sobre N.P.T.
	TOMACORRIENTE SCHUKO
	Caja llana embutida en muros h: 1.20 sobre N.P.T.
	TOMACORRIENTE SCHUKO CON LLAVE
	Caja llana embutida en muros h: 1.20 sobre N.P.T.
	TOMACORRIENTE CON LLAVE
	Caja llana embutida en muros h: 1.20 sobre N.P.T.
	TOMACORRIENTE PARA CALEFÓN
	Caja llana embutida en muros h: 1.90/2.20 m s/N.P.T.



Ministerio de Vivienda
y Ordenamiento Territorial



Dirección Nacional
de Integración
Social y Urbana

Plan
Juntos

NOMBRE DE OBRA

MELO G6

UBICACIÓN

MELO / CERRO LARGO

PLANO

UNIFILAR / 2D

ETAPA

ELÉCTRICA

PRODUCCIÓN

ÁREA ARQUITECTURA I PROYECTOS
ÁREA ARQUITECTURA I TEC. TERRITORIO

ESCALA



-

LAMINA

FECHA

2026/05

EL02

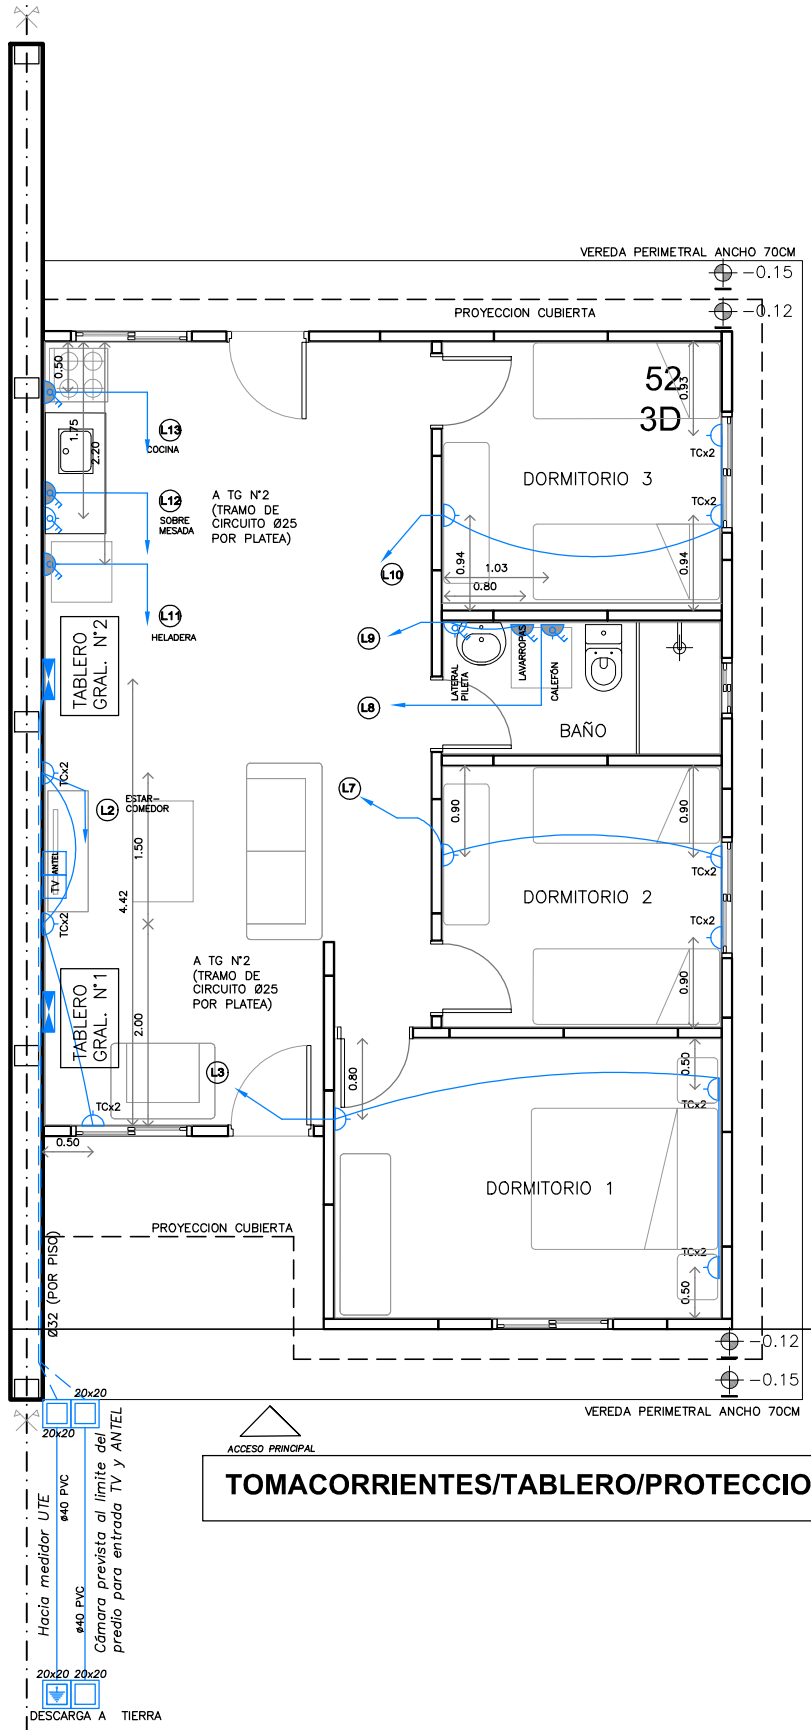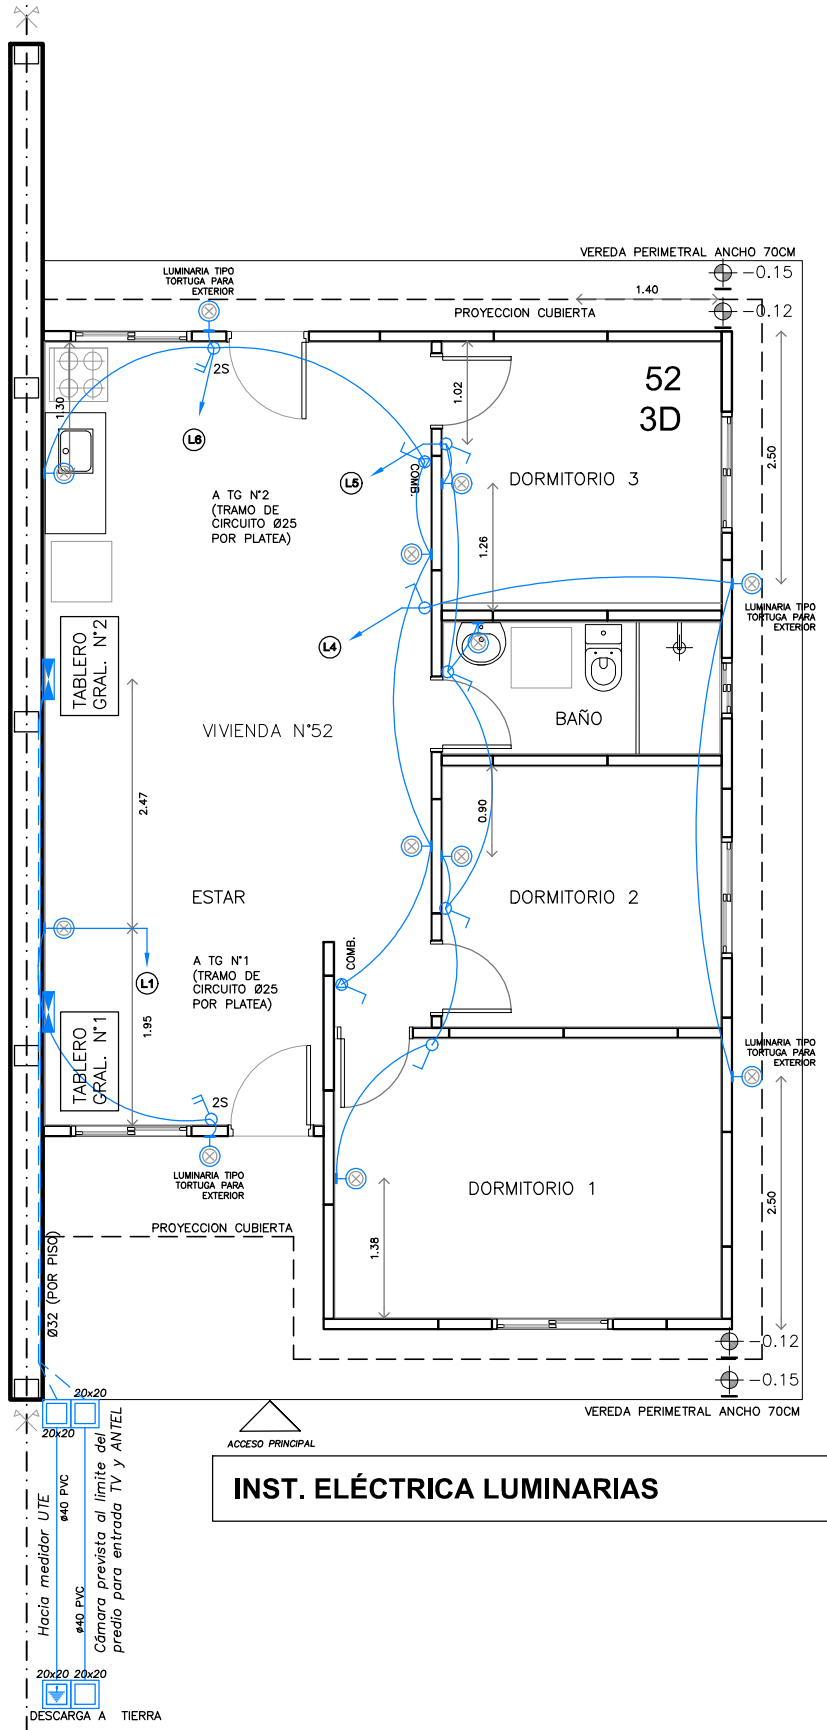

REFERENCIAS	
	CENTRO Caja de centro embutida en lazo o sobre CR
	BRAZO Caja de brazo embutida en muros h: 1.90/2.20 m s/N.P.T.
	INTERRUPTOR UNIPOLAR Caja de llave embutida en muro h: 1.20m sobre N.P.T.
	INTERRUPTOR COMBINACIÓN Caja de llave embutida en muro h: 1.20m sobre N.P.T.
	INTERRUPTOR UNIPOLAR 2/3 SECCIONES Caja de llave embutida en muro h: 1.20m sobre N.P.T.
	TABLERO ELÉCTRICO Caja embutida en muros h: 1.60 sobre N.P.T.
	TOMACORRIENTE COMÚN 3 EN LINEA Caja llana embutida en muros h: 0.40 sobre N.P.T.
	TOMACORRIENTE SCHUKO Caja llana embutida en muros h: 1.20 sobre N.P.T.
	TOMACORRIENTE SCHUKO CON LLAVE Caja llana embutida en muros h: 1.20 sobre N.P.T.
	TOMACORRIENTE CON LLAVE Caja llana embutida en muros h: 1.20 sobre N.P.T.
	TOMACORRIENTE PARA CALEFÓN Caja llana embutida en muros h: 1.90/2.20 m s/N.P.T.



Ministerio de Vivienda
y Ordenamiento Territorial



Dirección Nacional
de Integración
Social y Urbana

Plan
Juntos

NOMBRE DE OBRA

MELO G6

UBICACIÓN

MELO / CERRO LARGO

PLANO

PUESTAS / 3D

ETAPA

ELÉCTRICA

PRODUCCIÓN

ÁREA ARQUITECTURA I PROYECTOS

ESCALA

1/75


FECHA

2026/05

LÁMINA

EL01

UNIFILAR TIPOLOGÍA 3D

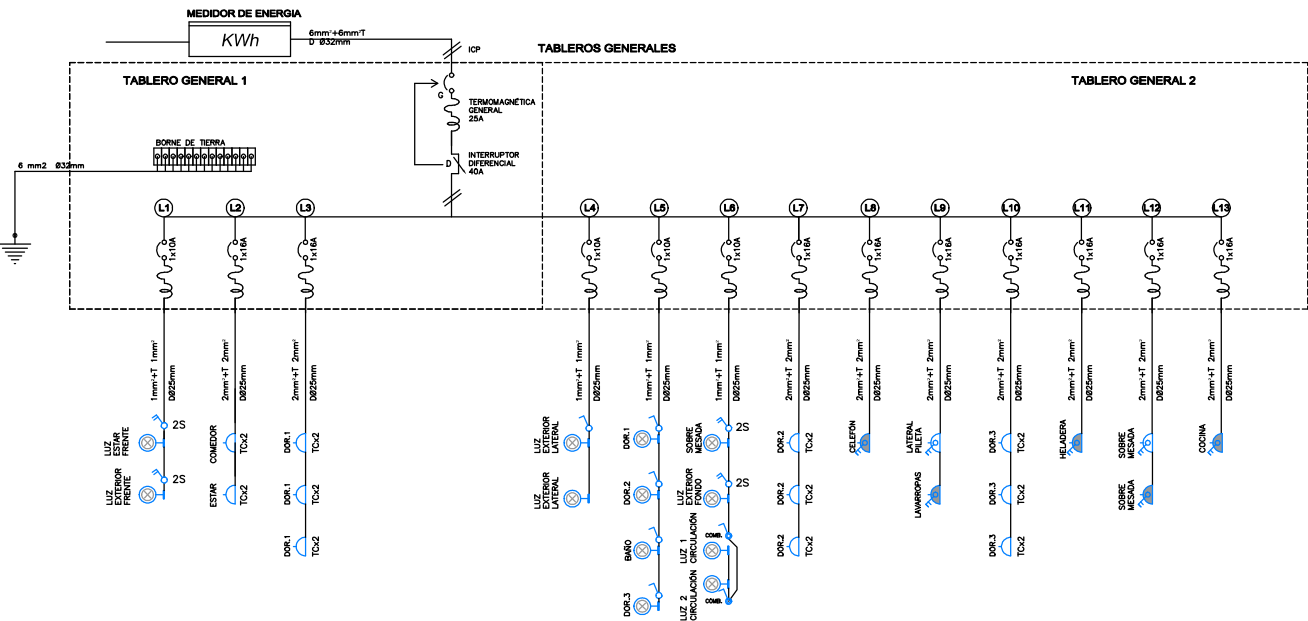

REFERENCIA

	CENTRO
	BRAZO
	INTERRUPTOR UNIPOLAR
	INTERRUPTOR COMBINACIÓN
	INTERRUPTOR UNIPOLAR 2/3 SECCIONES
	TABLERO ELÉCTRICO
	TOMACORRIENTE COMÚN 3 EN LINEA
	TOMACORRIENTE SCHUKO
	TOMACORRIENTE SCHUKO CON LLAVE
	TOMACORRIENTE CON LLAVE
	TOMACORRIENTE PARA CALEFÓN



Ministerio de Vivienda
y Ordenamiento Territorial

SPV

Dirección Nacional
de Integración
Social y Urbana

Plan
Juntos

NOMBRE DE OBRA

MELO G6

UBICACIÓN

MELO / CERRO LARGO

PLANO

UNIFILAR / 3D

ETAPA

ELÉCTRICA

PRODUCCIÓN



ÁREA ARQUITECTURA I PROYECTOS
ÁREA ARQUITECTURA I TEC. TERRITORIO

ESCALA

-

LAMINA


FECHA
2026/05
EL02

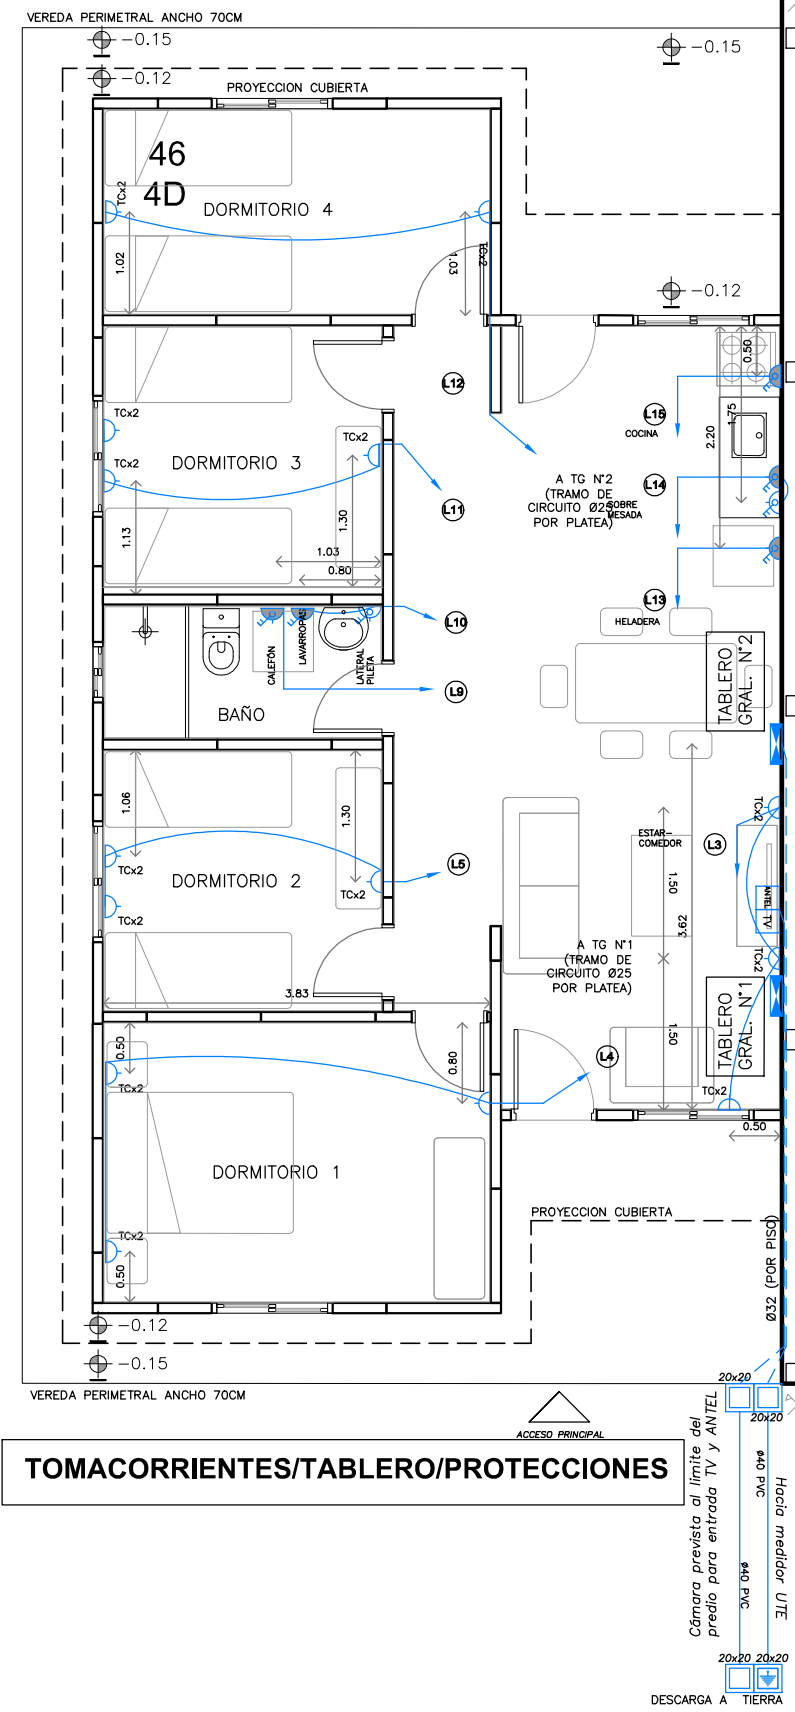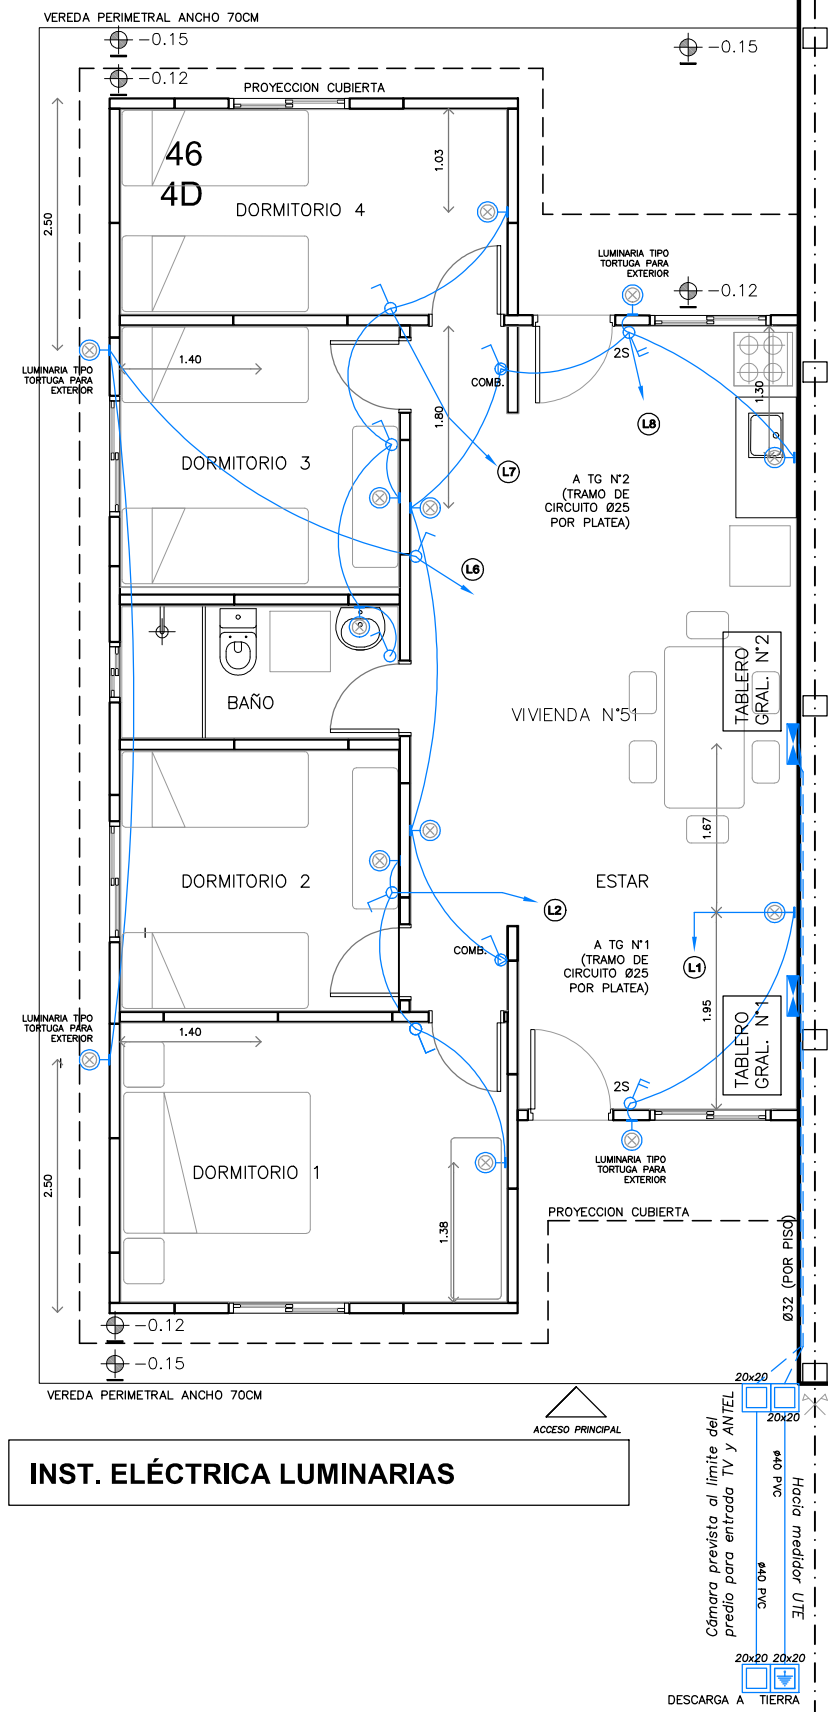

REFERENCIAS	
	CENTRO Caja de centro embutida en losa o sobre CR
	BRAZO Caja de brazo embutida en muros h: 1.90/2.20 m s/N.P.T.
	INTERRUPTOR UNIPOLAR Caja de llave embutida en muro h: 1.20m sobre N.P.T.
	INTERRUPTOR COMBINACIÓN Caja de llave embutida en muro h: 1.20m sobre N.P.T.
	INTERRUPTOR UNIPOLAR 2/3 SECCIONES Caja de llave embutida en muro h: 1.20m sobre N.P.T.
	TABLERO ELÉCTRICO Caja embutidos en muros h: 1.60 sobre N.P.T.
	TOMACORRIENTE COMÚN 3 EN LINEA Caja llana embutida en muros h: 0.40 sobre N.P.T.
	TOMACORRIENTE SCHUKO Caja llana embutida en muros h: 1.20 sobre N.P.T.
	TOMACORRIENTE SCHUKO CON LLAVE Caja llana embutida en muros h: 1.20 sobre N.P.T.
	TOMACORRIENTE CON LLAVE Caja llana embutida en muros h: 1.20 sobre N.P.T.
	TOMACORRIENTE PARA CALEFÓN Caja llana embutida en muros h: 1.90/2.20 m s/N.P.T.

 Ministerio de Vivienda y Ordenamiento Territorial SPV Dirección Nacional de Integración Social y Urbana Plan Juntos			
NOMBRE DE OBRA MELO G6			
UBICACIÓN MELO / CERRO LARGO			
PLANO PUESTAS / 4D			
ETAPA ELÉCTRICA	ESCALA 1/75	FECHA 2026/05	
PRODUCCIÓN ÁREA ARQUITECTURA I PROYECTOS ÁREA ARQUITECTURA I TEC. TERRITORIO		EL01	

UNIFILAR TIPOLOGÍA 4D

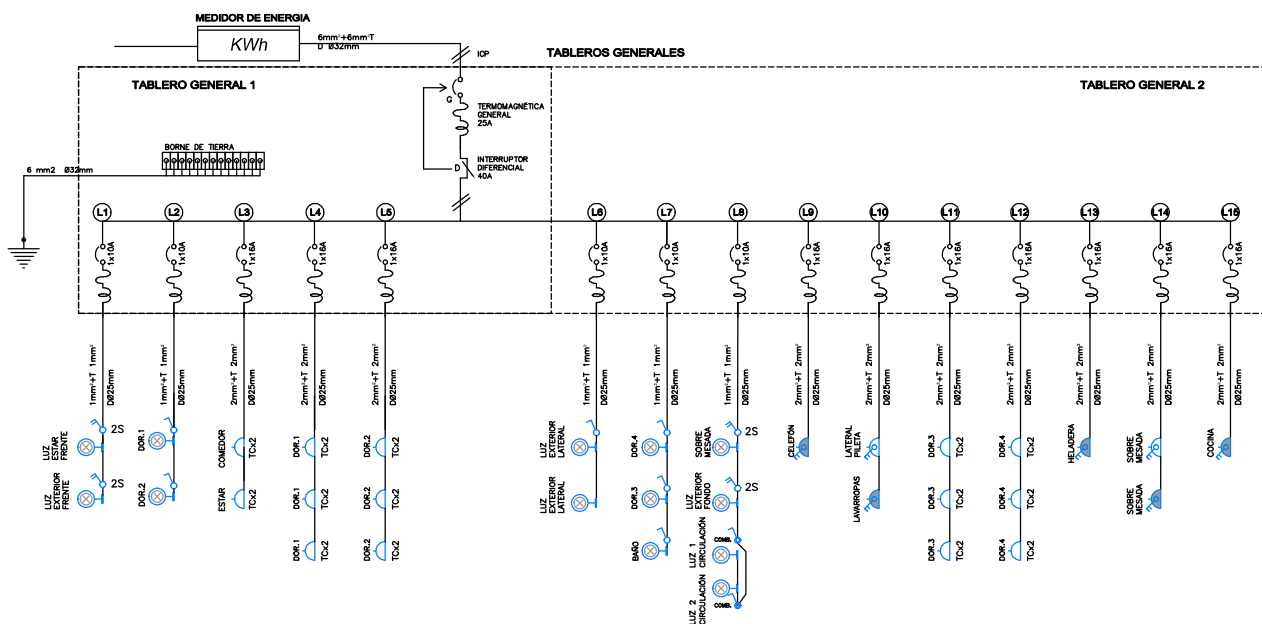

REFERENCIAS

	CENTRO Caja de centro embudida en los o sobre CR
	 BRAZO Caja de brazo embudida en muros h: 1,90/2,20 m s/N.P.T.
	INTERRUPTOR UNIPOLAR Caja de llave embudida en muro h: 1,20m sobre N.P.T.
	INTERRUPTOR COMBINACIÓN Caja de llave embudida en muro h: 1,20m sobre N.P.T.
	INTERRUPTOR UNIPOLAR 2/3 SECCIONES Caja de llave embudida en muro h: 1,20m sobre N.P.T.
	TABLERO ELÉCTRICO Caja embudidas en muros h: 1,60 sobre N.P.T.
	TOMACORRIENTE COMÚN 3 EN LÍNEA Caja llave embudida en muros h: 0,40 sobre N.P.T.
	TOMACORRIENTE SCHUKO Caja llave embudida en muros h: 1,20 sobre N.P.T.
	TOMACORRIENTE SCHUKO CON LLAVE Caja llave embudida en muros h: 1,20 sobre N.P.T.
	TOMACORRIENTE CON LLAVE Caja llave embudida en muros h: 1,20 sobre N.P.T.
	TOMACORRIENTE PARA CALEFÓN Caja llave embudida en muros h: 1,90/2,20 m s/N.P.T.

NOMBRE DE OBRA

MELO G6

UBICACIÓN

MELO / CERRO LARGO

PLANO

UNIFILAR / 4D

ETAPA

ELÉCTRICA


PRODUCCIÓN

ÁREA ARQUITECTURA | PROYECTOS
ÁREA ARQUITECTURA | TEC. TERRITORIO


ESCALA
-
LAMINA

FECHA
2026/05

EL02

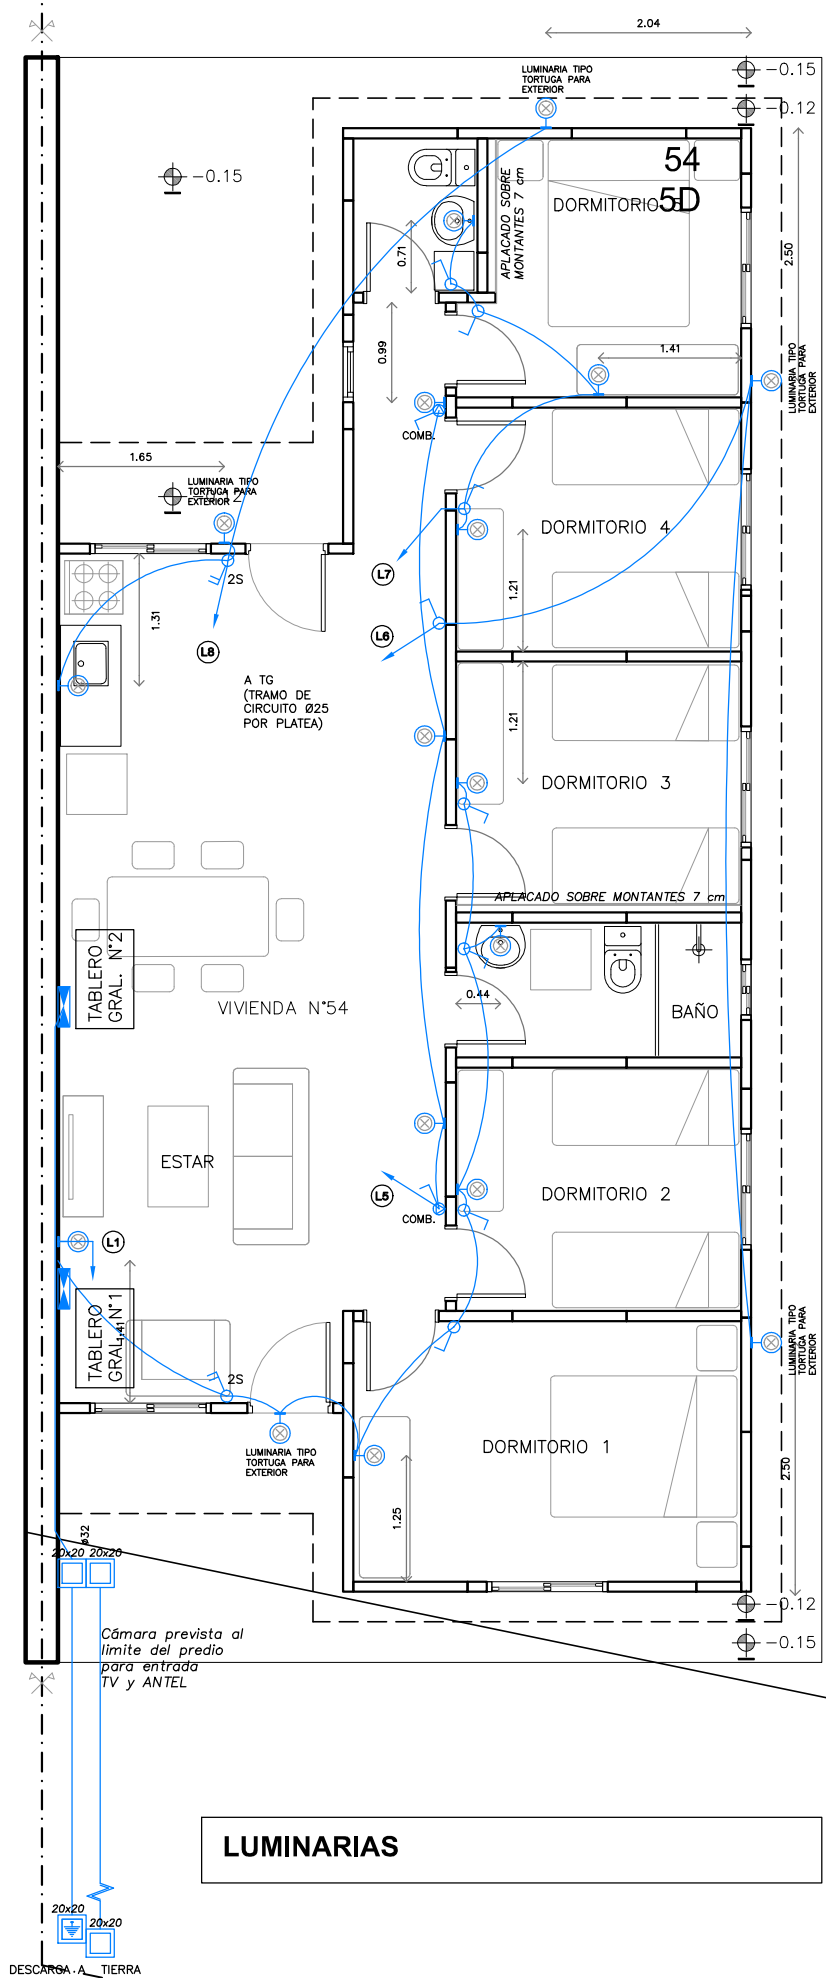


LUMINARIAS

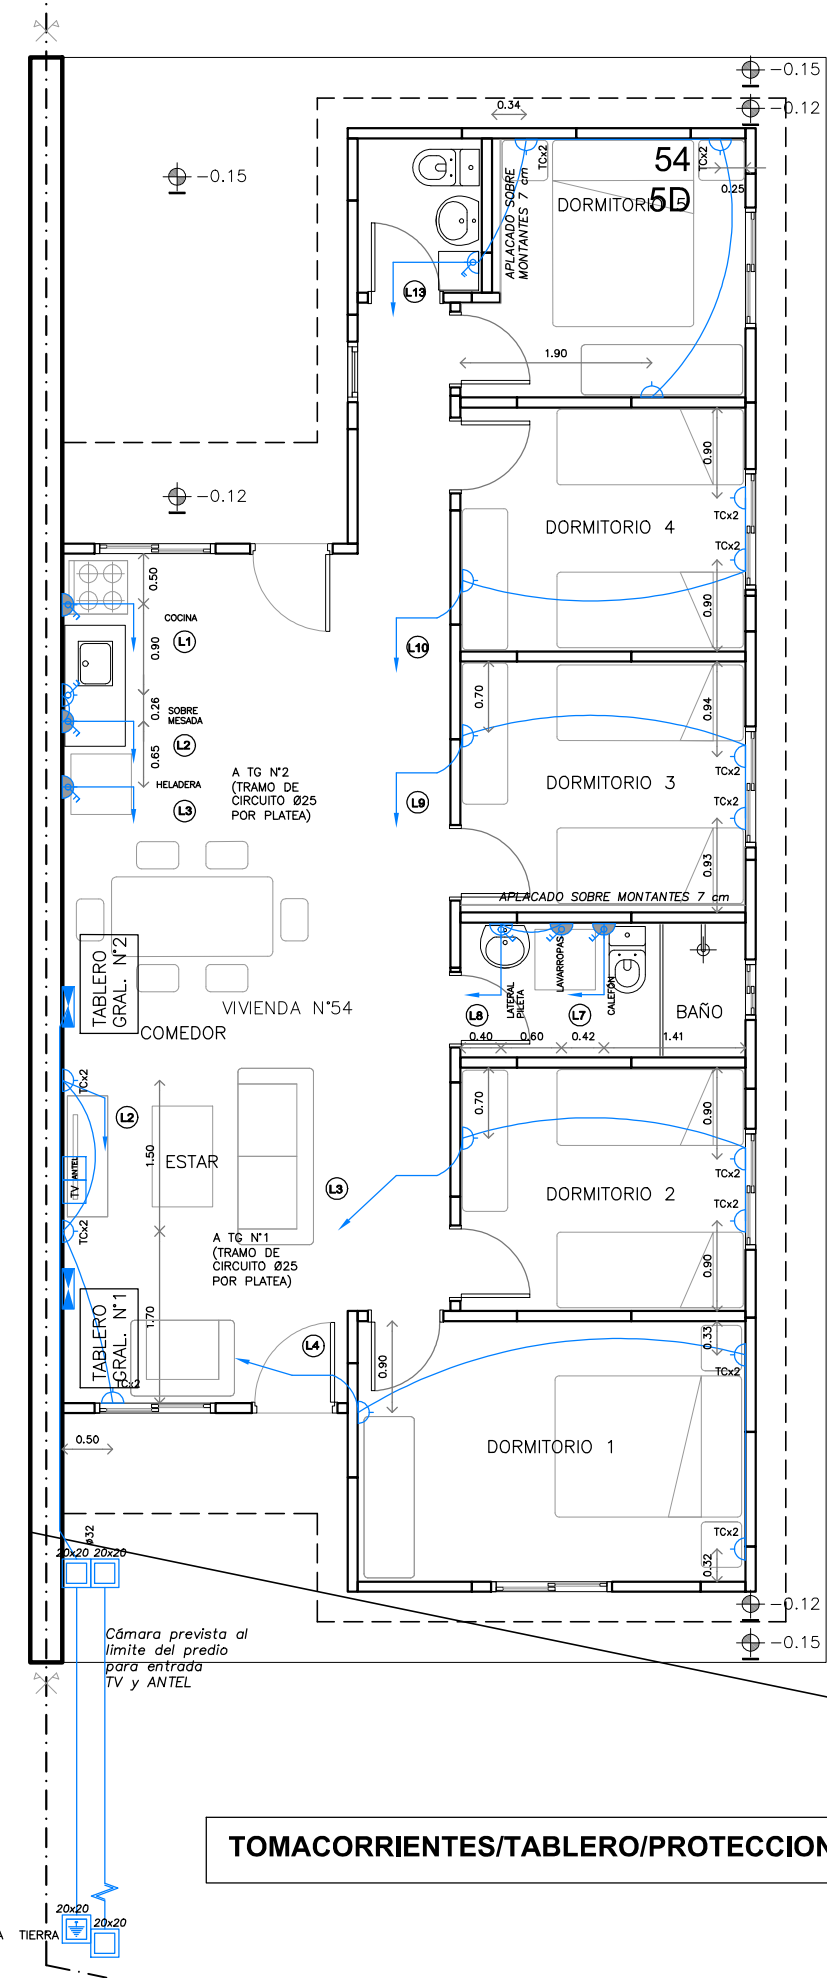

TOMACORRIENTES/TABLERO/PROTECCIONES

REFERENCIAS	
	CENTRO
	BRAZO
	INTERRUPTOR UNIPOLAR
	INTERRUPTOR COMBINACIÓN
	INTERRUPTOR UNIPOLAR 2/3 SECCIONES
	TABLERO ELÉCTRICO
	TOMACORRIENTE COMÚN 3 EN LÍNEA
	TOMACORRIENTE SCHUKO
	TOMACORRIENTE SCHUKO CON LLAVE
	TOMACORRIENTE CON LLAVE
	TOMACORRIENTE PARA CALEFÓN

UNIFILAR TIPOLOGÍA 5D

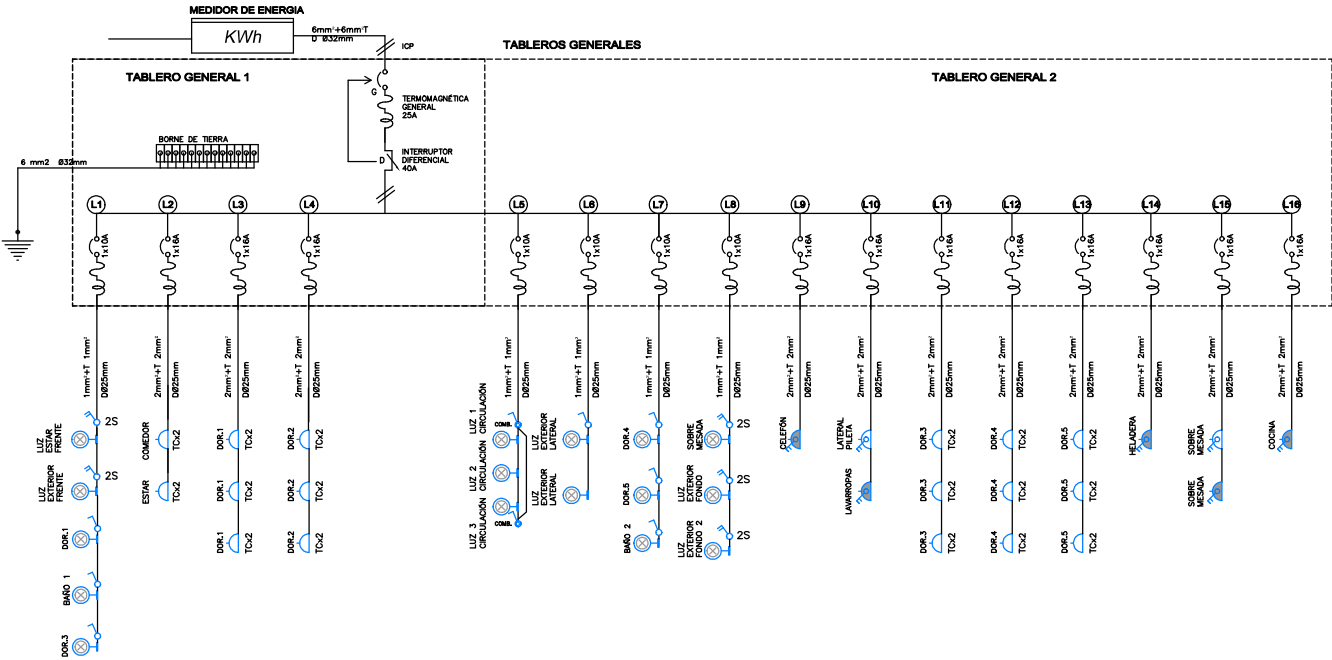

REFERENCIA

	CENTRO
	BRAZO
	INTERRUPTOR UNIPOLAR
	INTERRUPTOR COMBINACIÓN
	INTERRUPTOR UNIPOLAR 2/3 SECCIONES
	TABLERO ELÉCTRICO
	TOMACORRIENTE COMÚN 3 EN LINEA
	TOMACORRIENTE SCHUKO
	TOMACORRIENTE SCHUKO CON LLAVE
	TOMACORRIENTE CON LLAVE
	TOMACORRIENTE PARA CALEFÓN



Ministerio de Vivienda
y Ordenamiento Territorial

SPV

Dirección Nacional
de Integración
Social y Urbana

Plan
Juntos

NOMBRE DE OBRA

MELO G6

UBICACIÓN

MELO / CERRO LARGO

PLANO

UNIFILAR / 2D

ETAPA

ELÉCTRICA

PRODUCCIÓN

ÁREA ARQUITECTURA I PROYECTOS
ÁREA ARQUITECTURA I TEC. TERRITORIO

ESCALA

-

LAMINA

FECHA
2026/05

EL02